



Z4	12.780
Z3	9.000 44.14 8.820 43.96
Z2	4.860 40.00
Z1	0 35.14 90 35.05
Z-1	1.980 33.16
Z-2	2.340 32.80

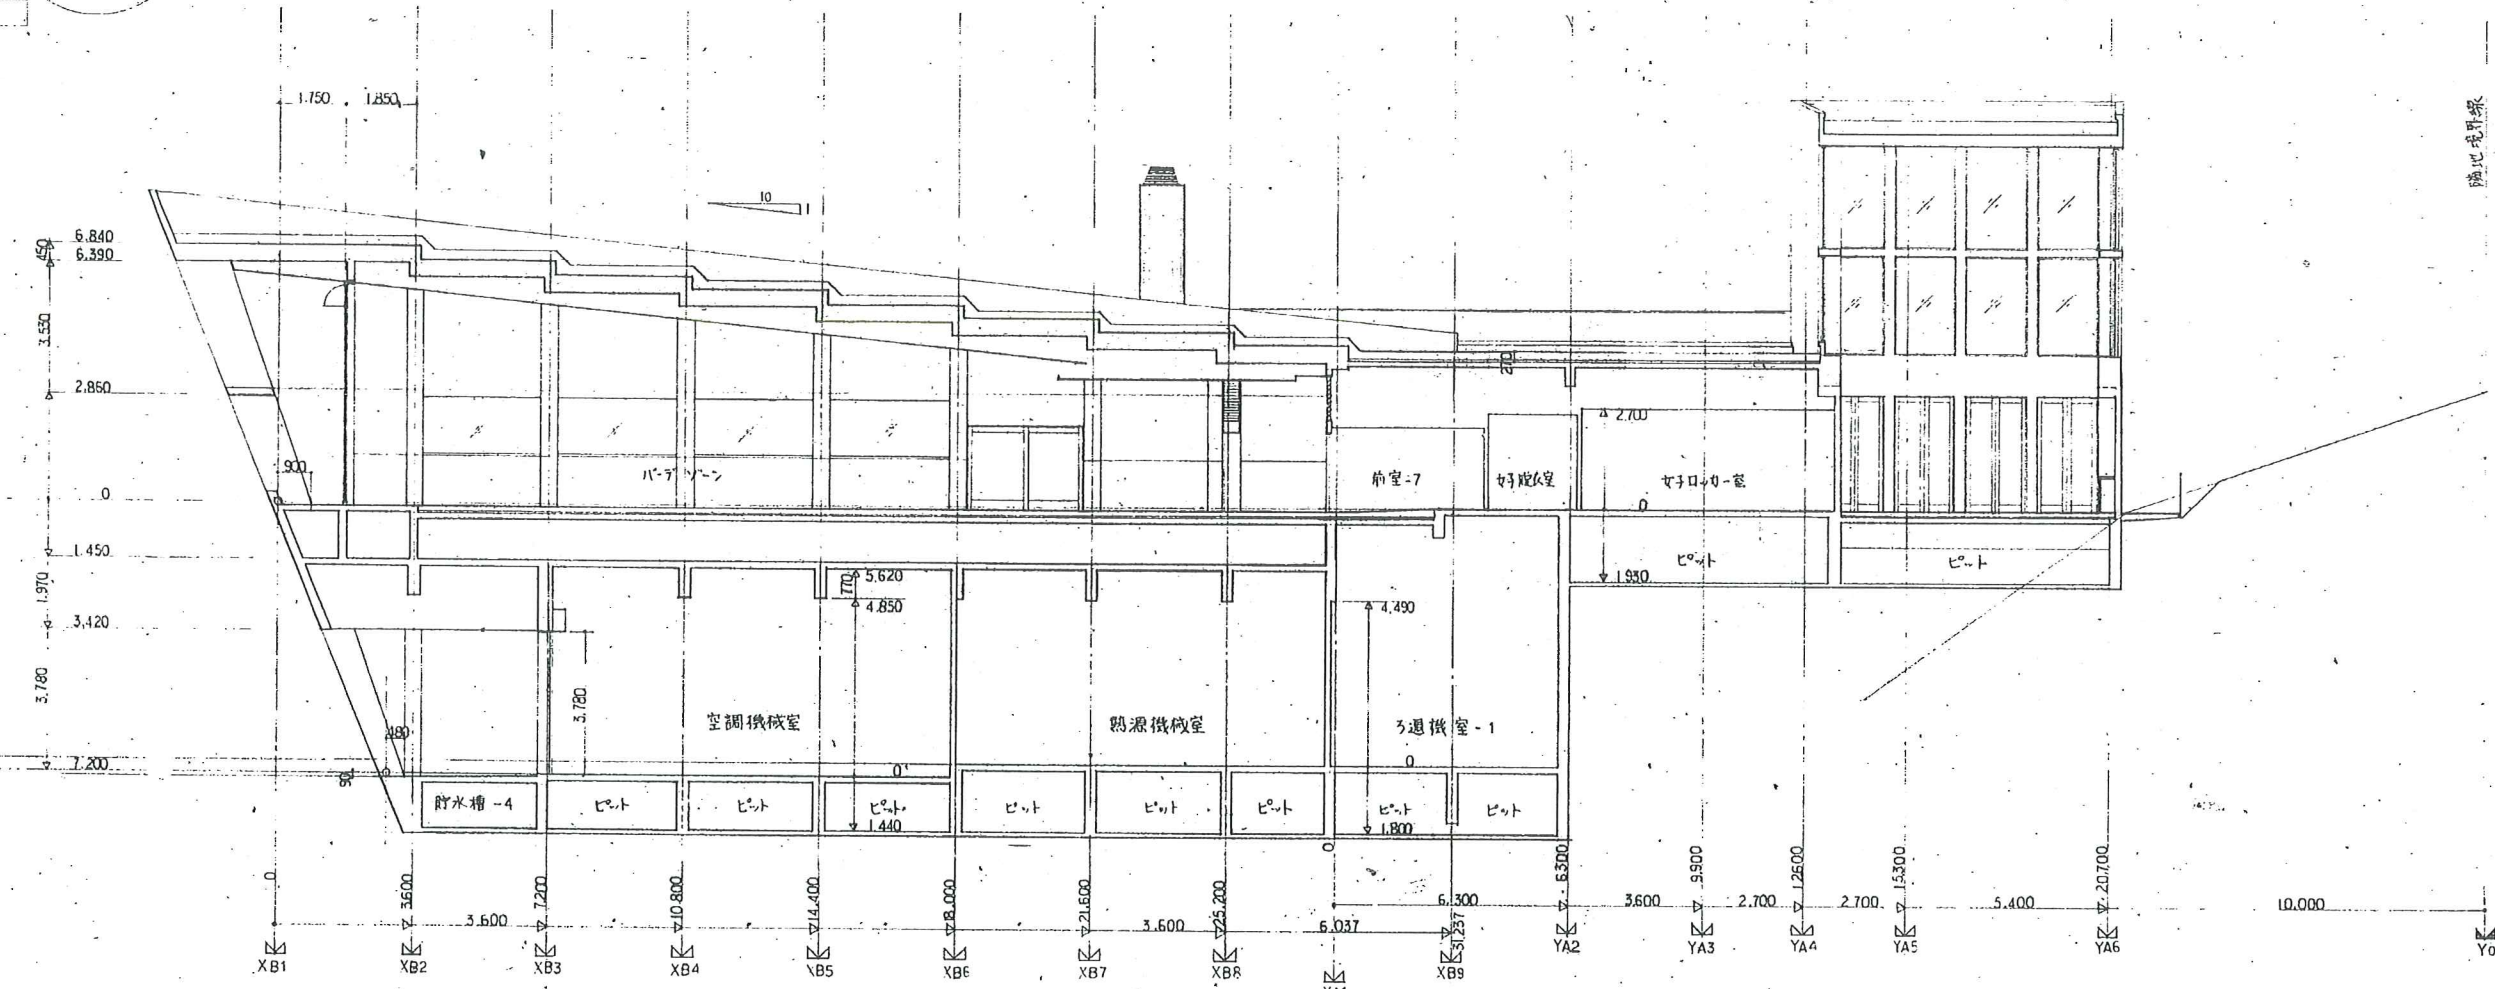


B線 e-e' 断面図 1:100

Z4	12.780
Z3	9.000 44.14 8.820 43.96
Z2	4.860 40.00
Z1	0 35.14 90 35.05
Z-1	1.980 33.16

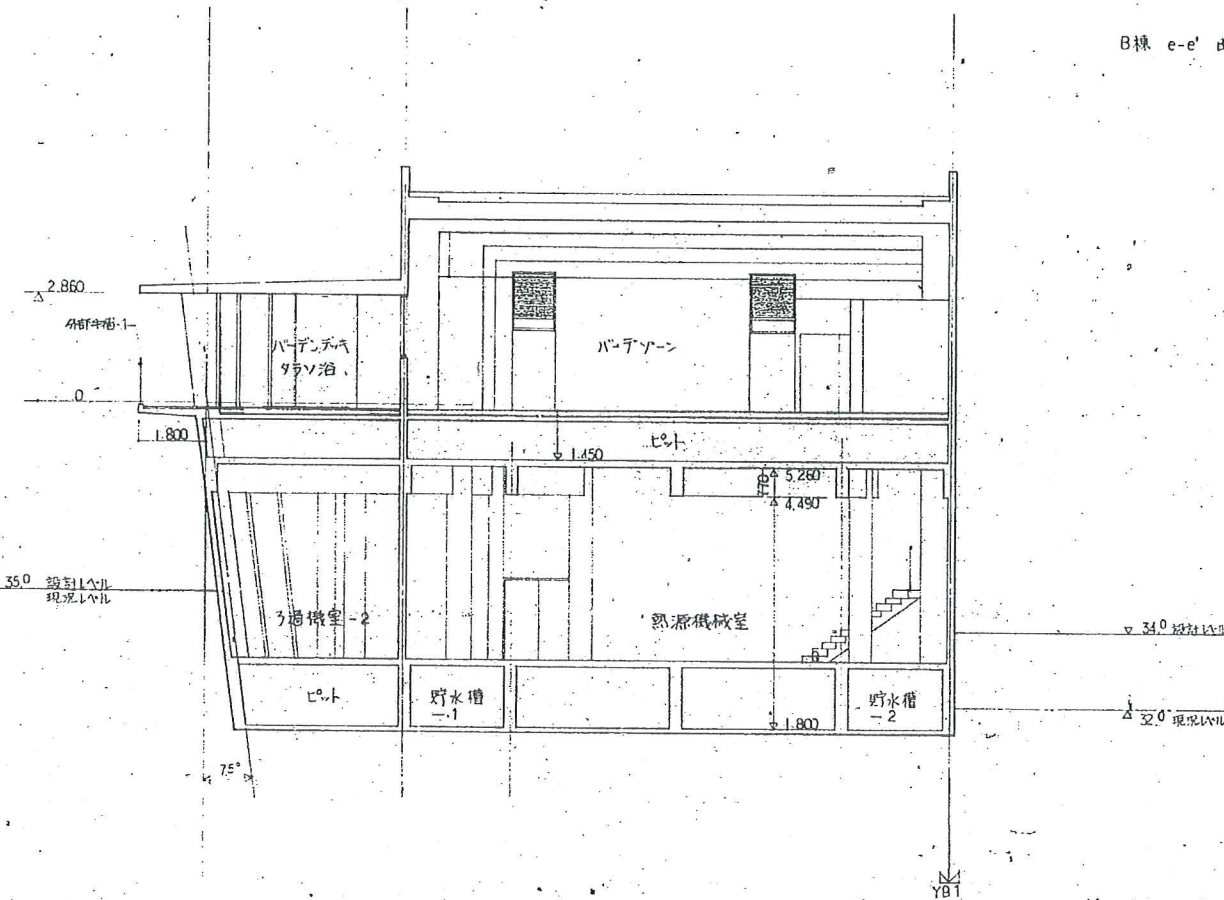


B線 f-f' 断面図 1:100

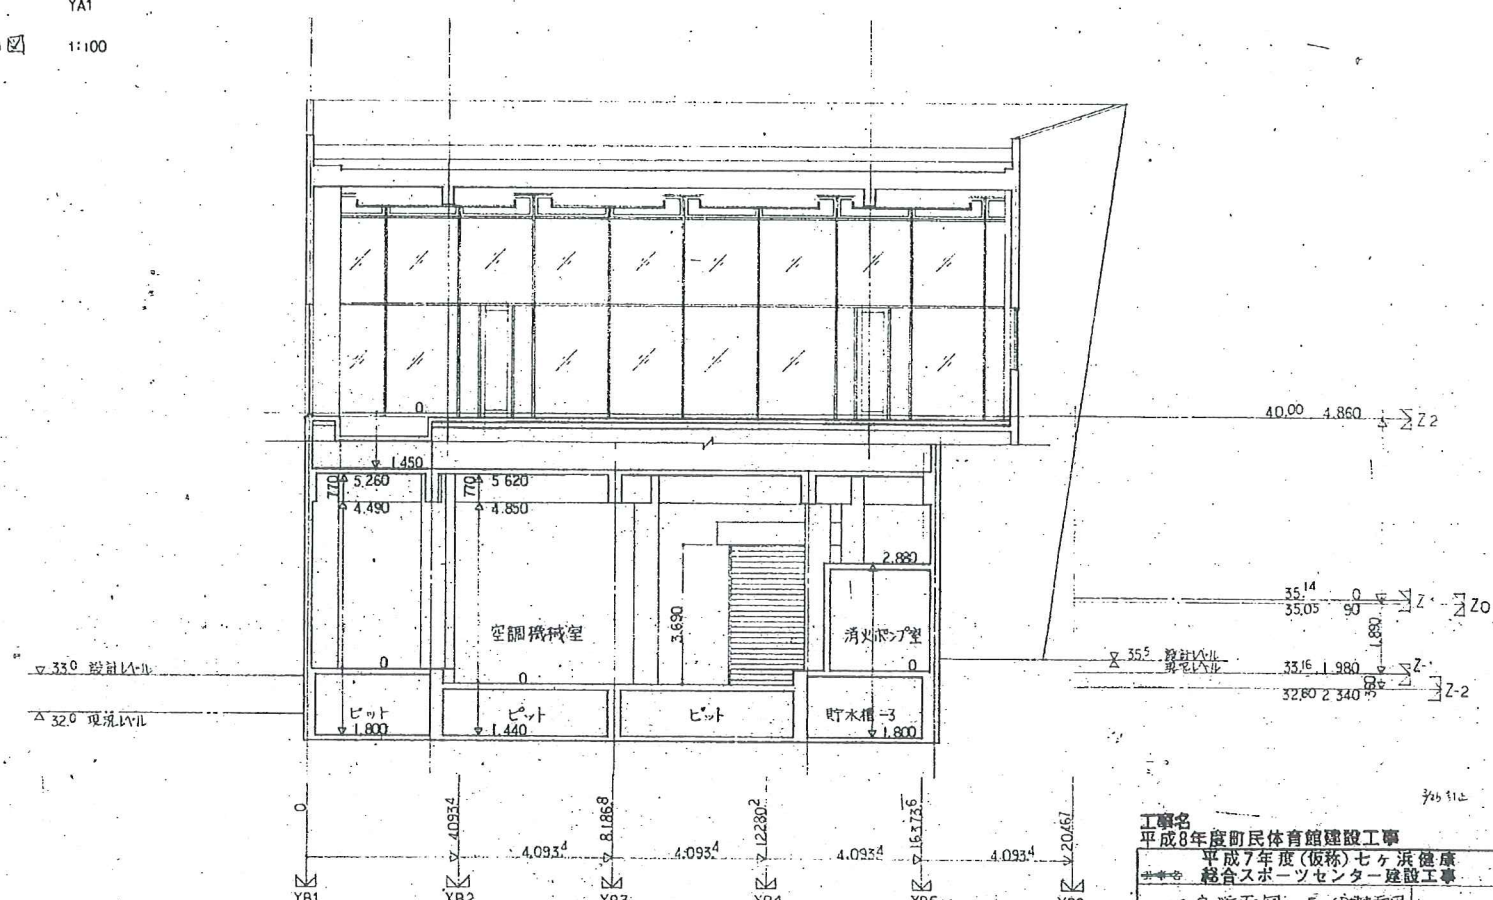


B線 g-g' 断面図 1:100

<b>工事名</b> 平成8年度町民体育館建設工事 平成7年度(仮称)七ヶ浜健康 総合スポーツセンター建設工事	
<b>図名</b> 立面断面図-5 (B線断面図)	図尺 1:100
<b>日付</b> 2000.10.10	30
<b>設計者</b> 針生承一建築研究所	



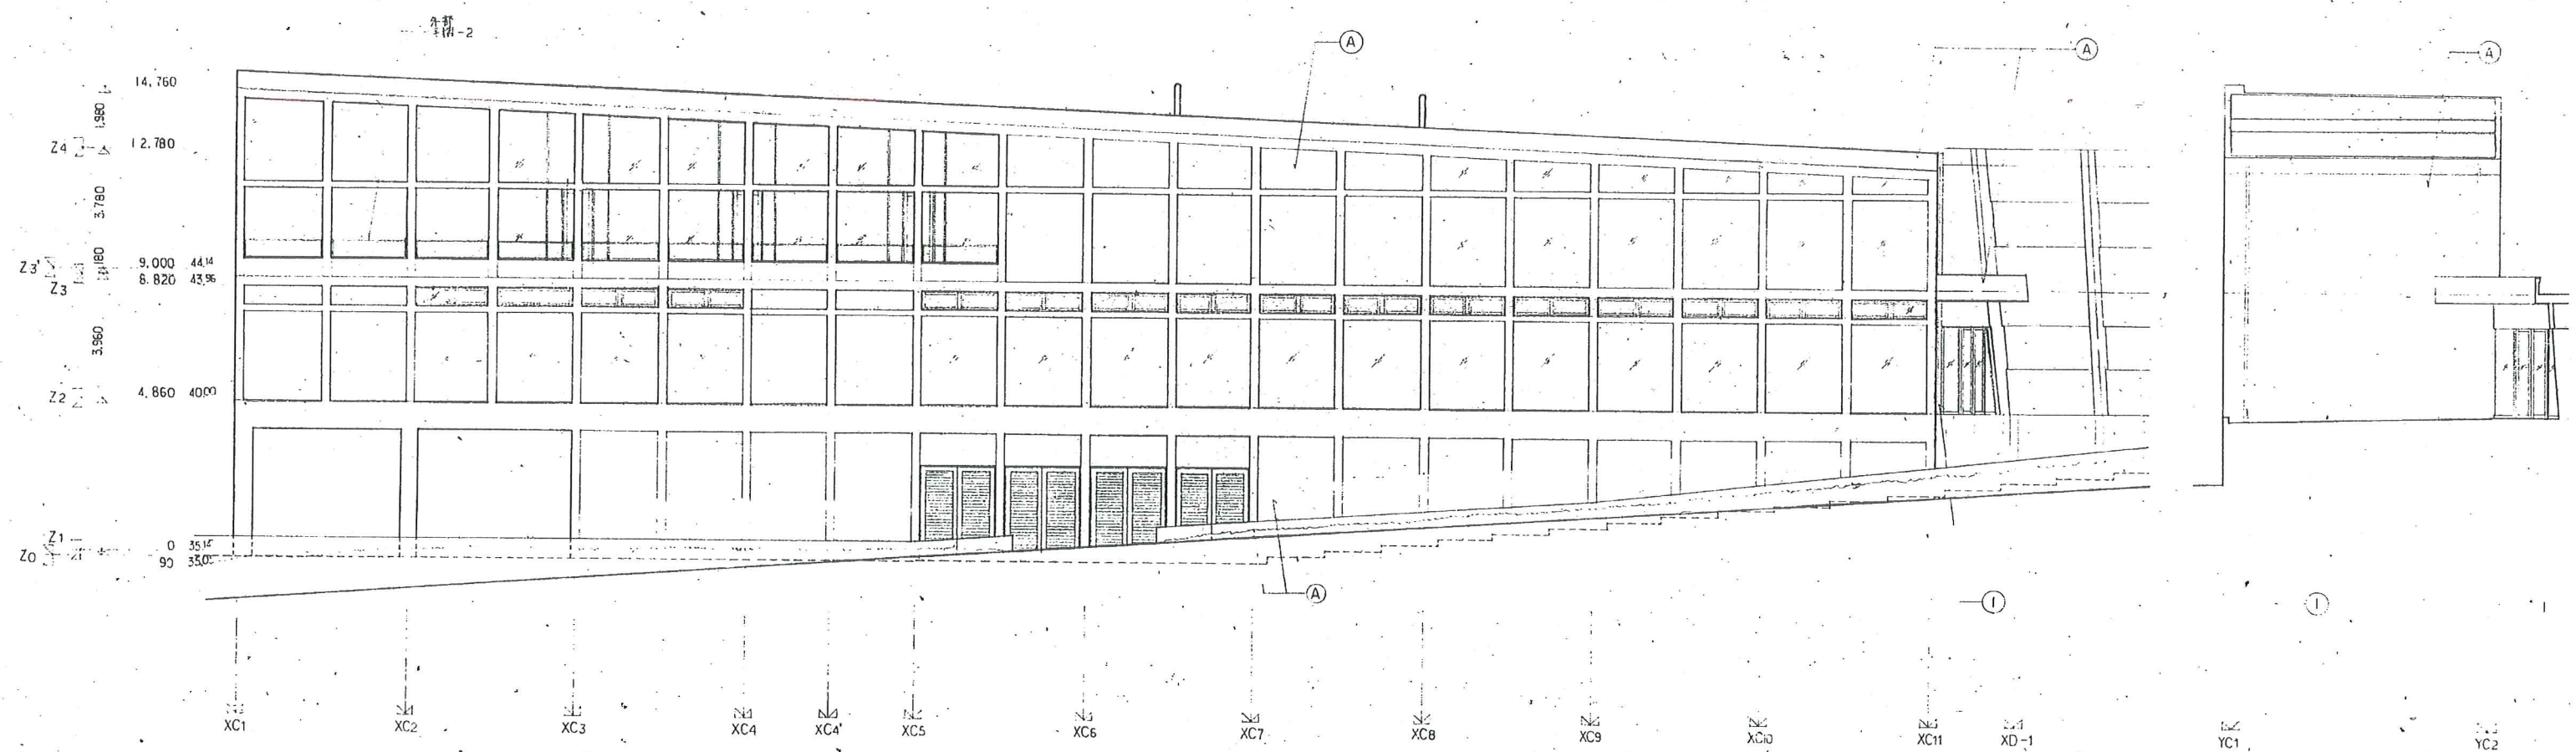

C棟 南側立面図 S=1:100

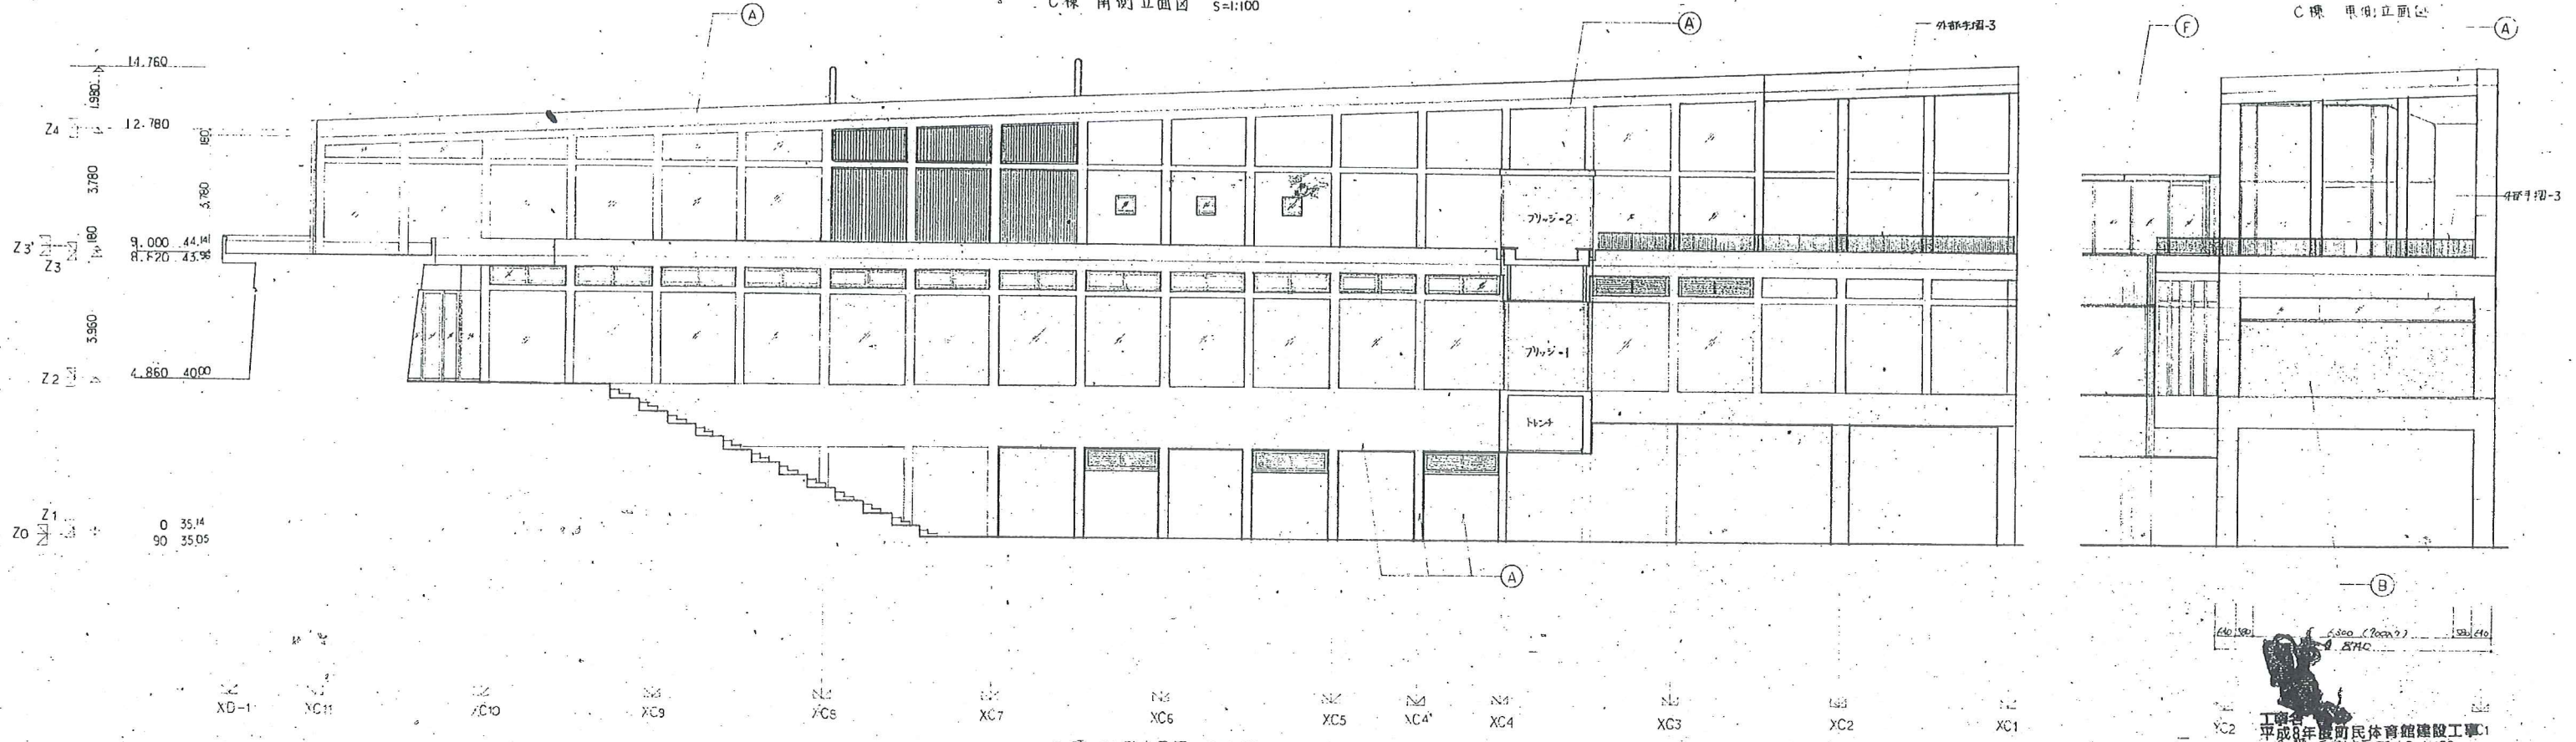






C棟 西側立面図 S=1:100

1/2 1/20/316  
 1/8 1/20/316  
 1/20 1/20/316  
 1/20 1/20/316

工務部  
 平成7年度(仮称)七ヶ浜健康  
 総合スポーツセンター建設工事  
 C棟 西側立面図 S=1:100

図名	立面図-6 (C棟西側)	縮尺	1:100
日付	1995.7.27	校印	
設計者	針生承一建築研究所	図番	31



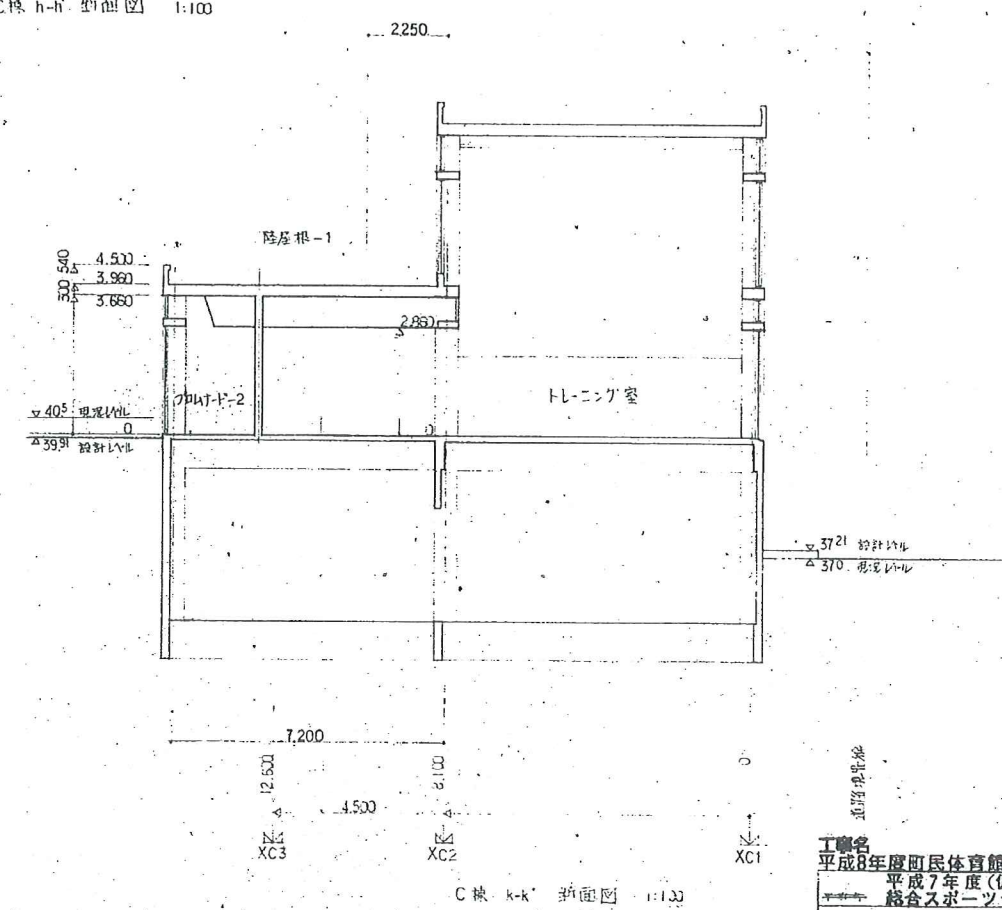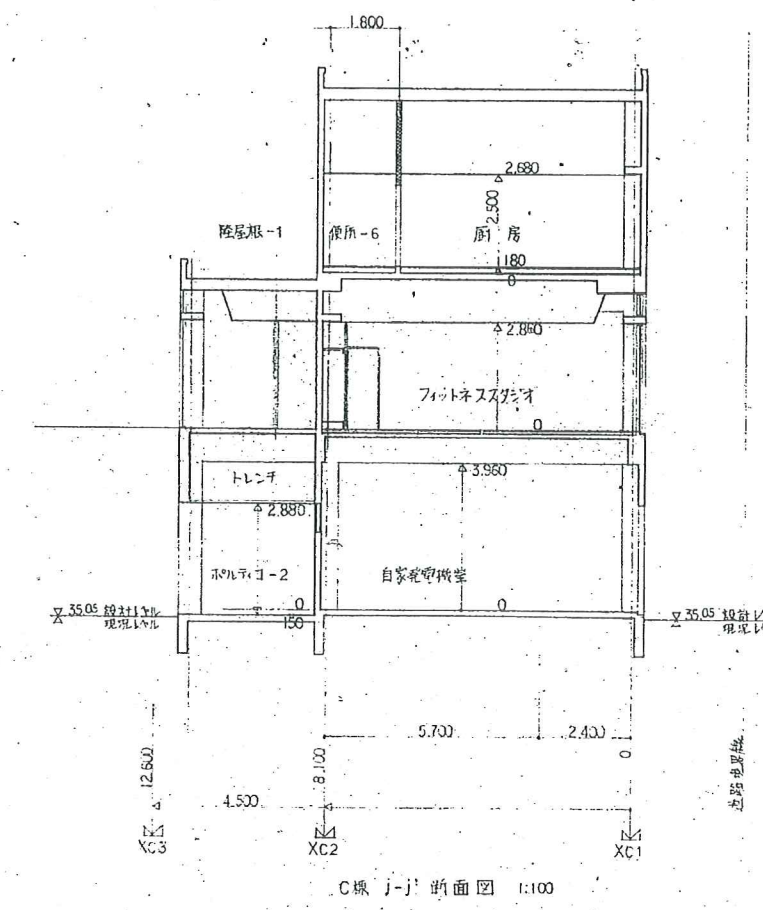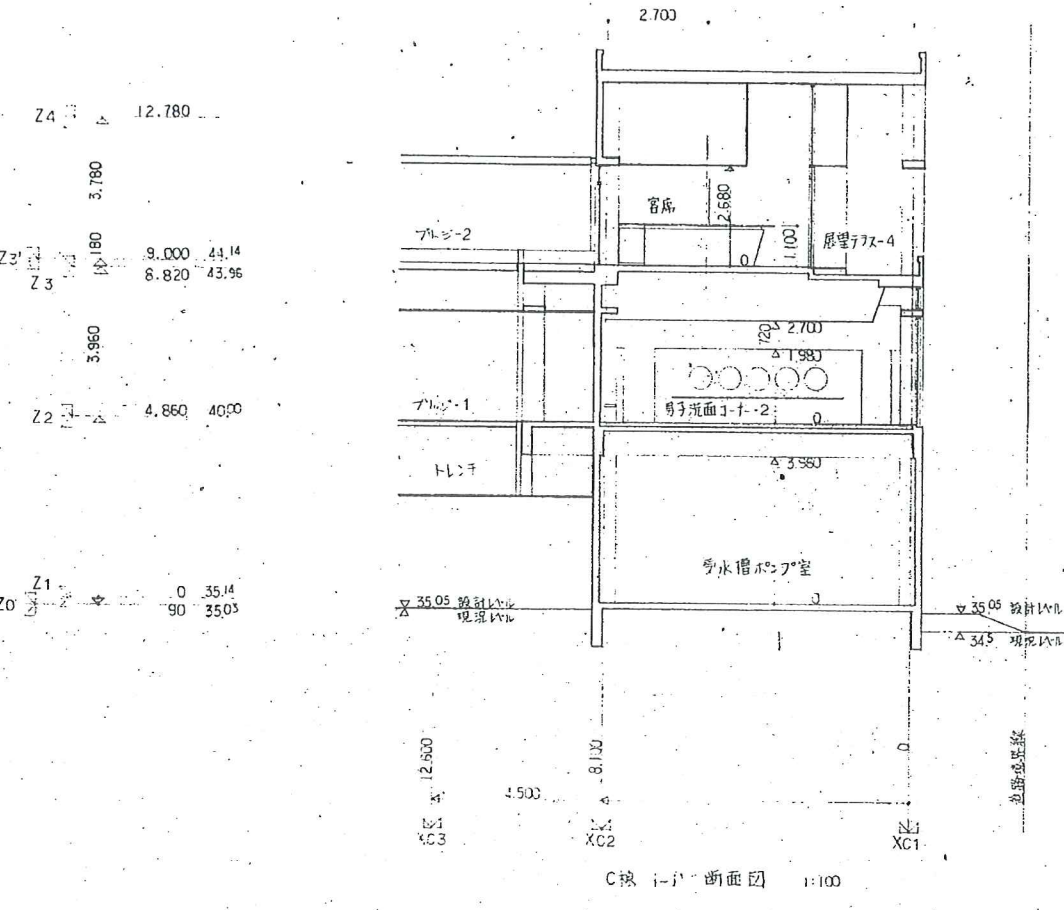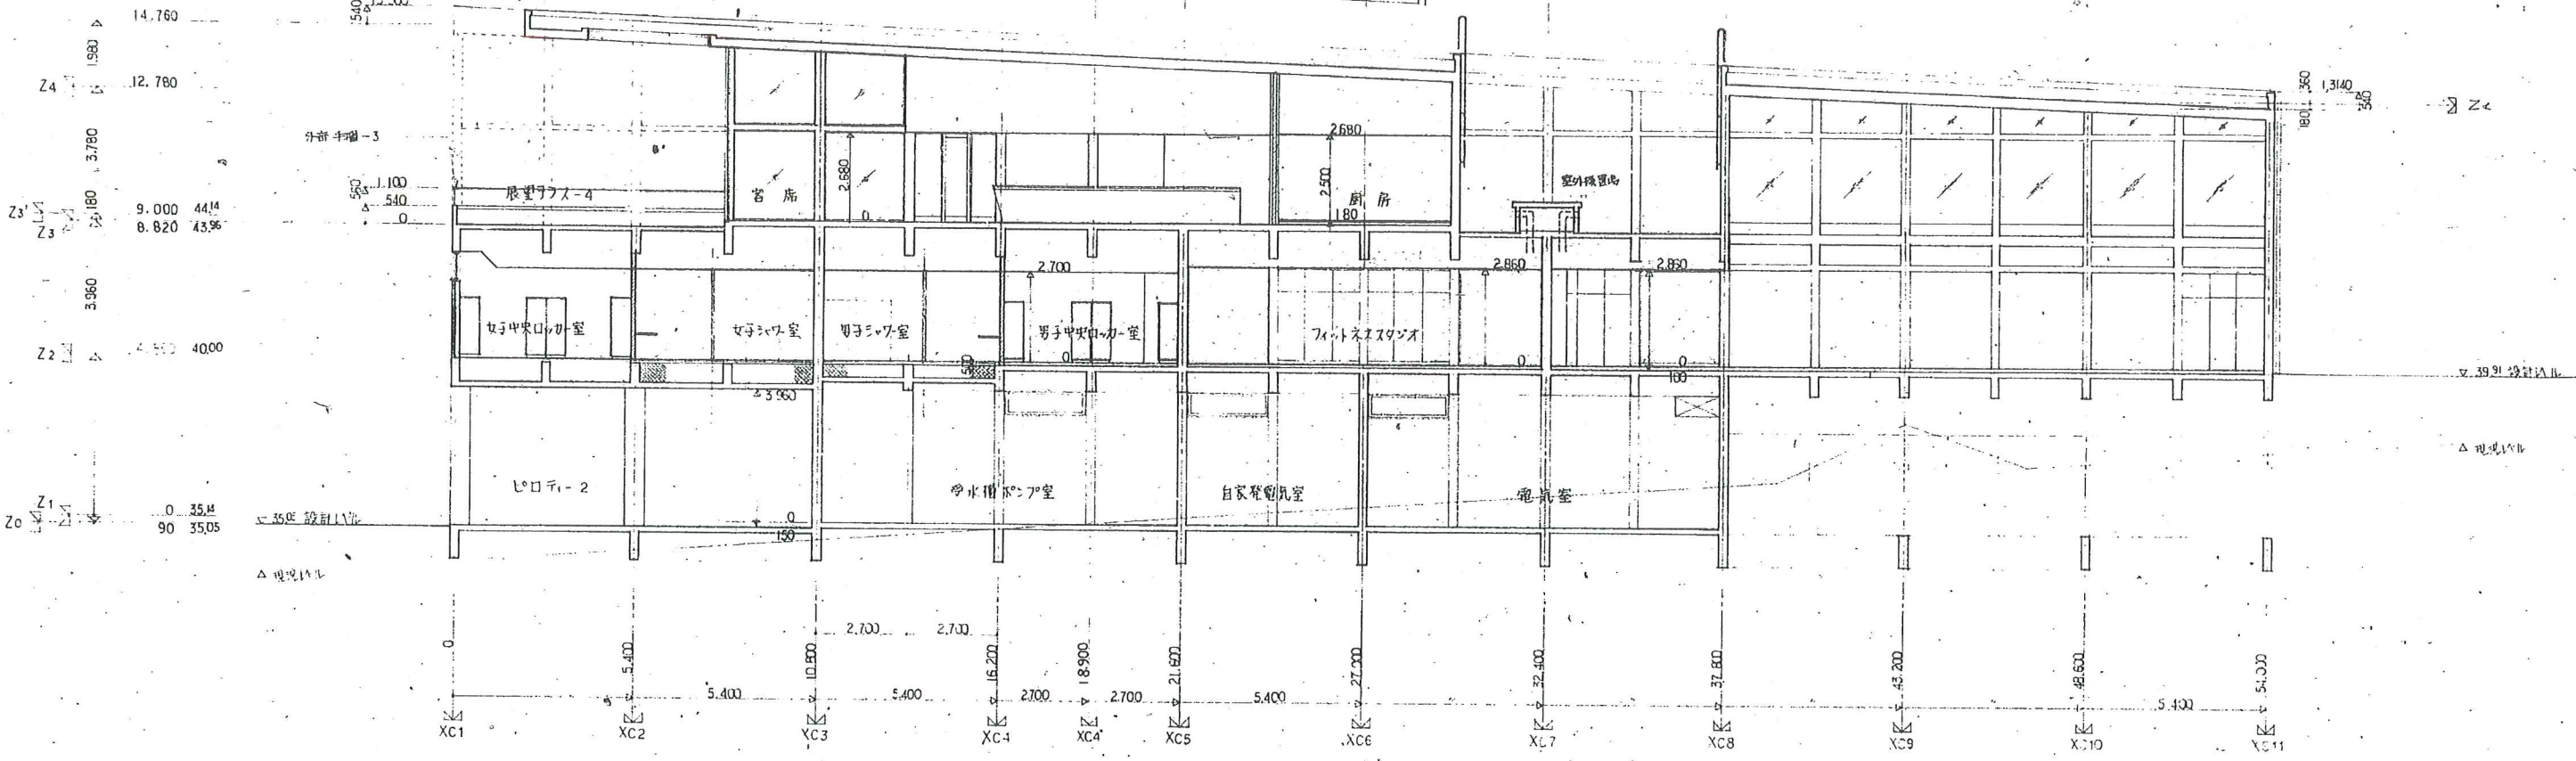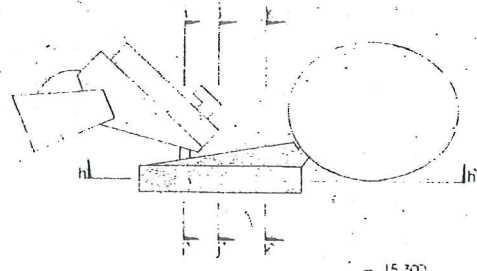

工事名  
平成8年度町民体育館建設工事  
平成7年度(仮称)七夕浜健康  
総合スポーツセンター建設工事

図面名  
立面図 - 7 (C断面図)


縮尺  
1:100

設計  
針生承一建築研究所


図番  
A/32



17.100  
 Z4 7.920  
 Z3 1.140 44.14  
 3.960 43.96  
 Z2 0 40.00

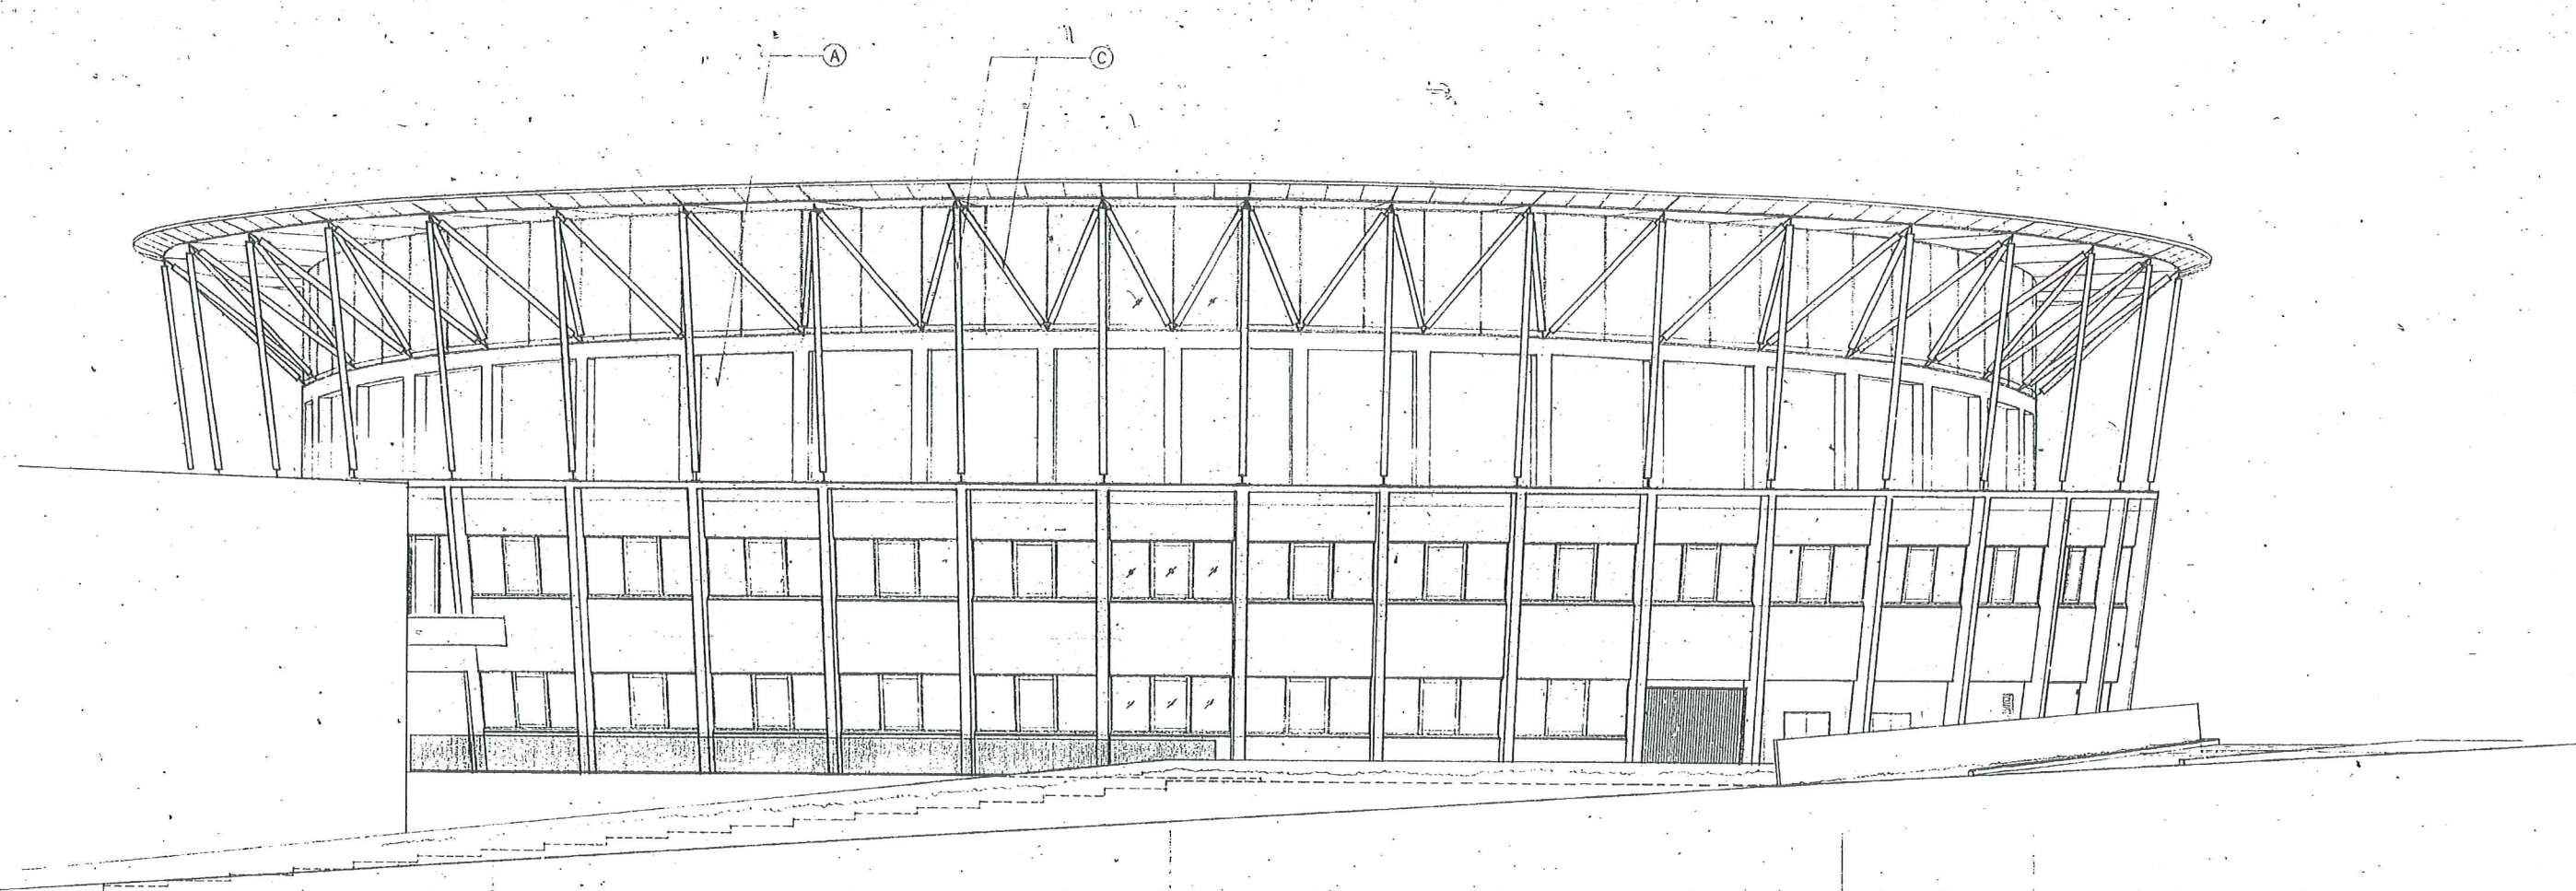

17.100  
 Z4 7.920  
 Z3 1.140 44.14  
 3.960 43.96  
 Z2 0 40.00

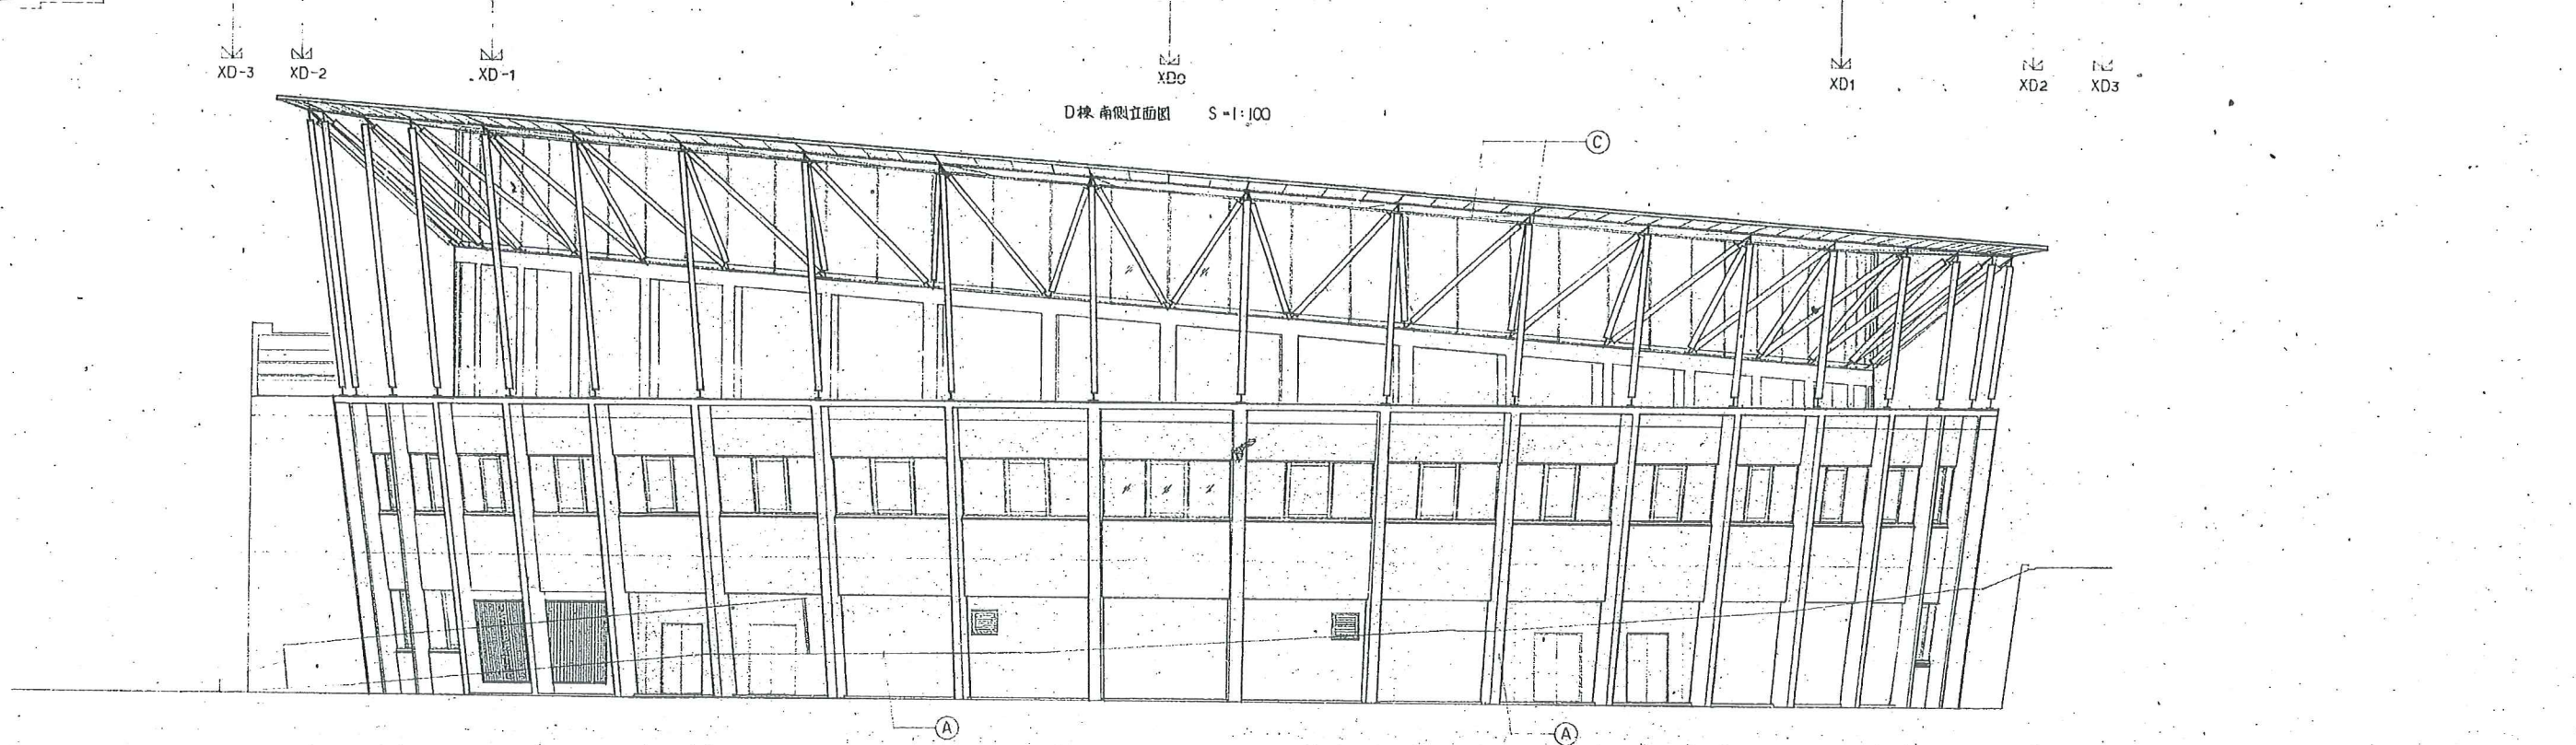

XD-3 XD-2 XD-1 XD0 XD1 XD2 XD3


D棟 南側立面図 S=1:100

YD-3 YD-2 YD-1 YD0 YD1 YD2 YD3

D棟 東側立面図 S=1:100


工務名			
平成8年度町民体育館建設工事			
平成7年度(仮称)七ヶ浜健康			
総合スポーツセンター建設工事			
図面名	立面断面図-8(D棟 立面図)	縮尺	1:100
日付	昭和7年	図面	(能十) A
創生承一建築研究所			23



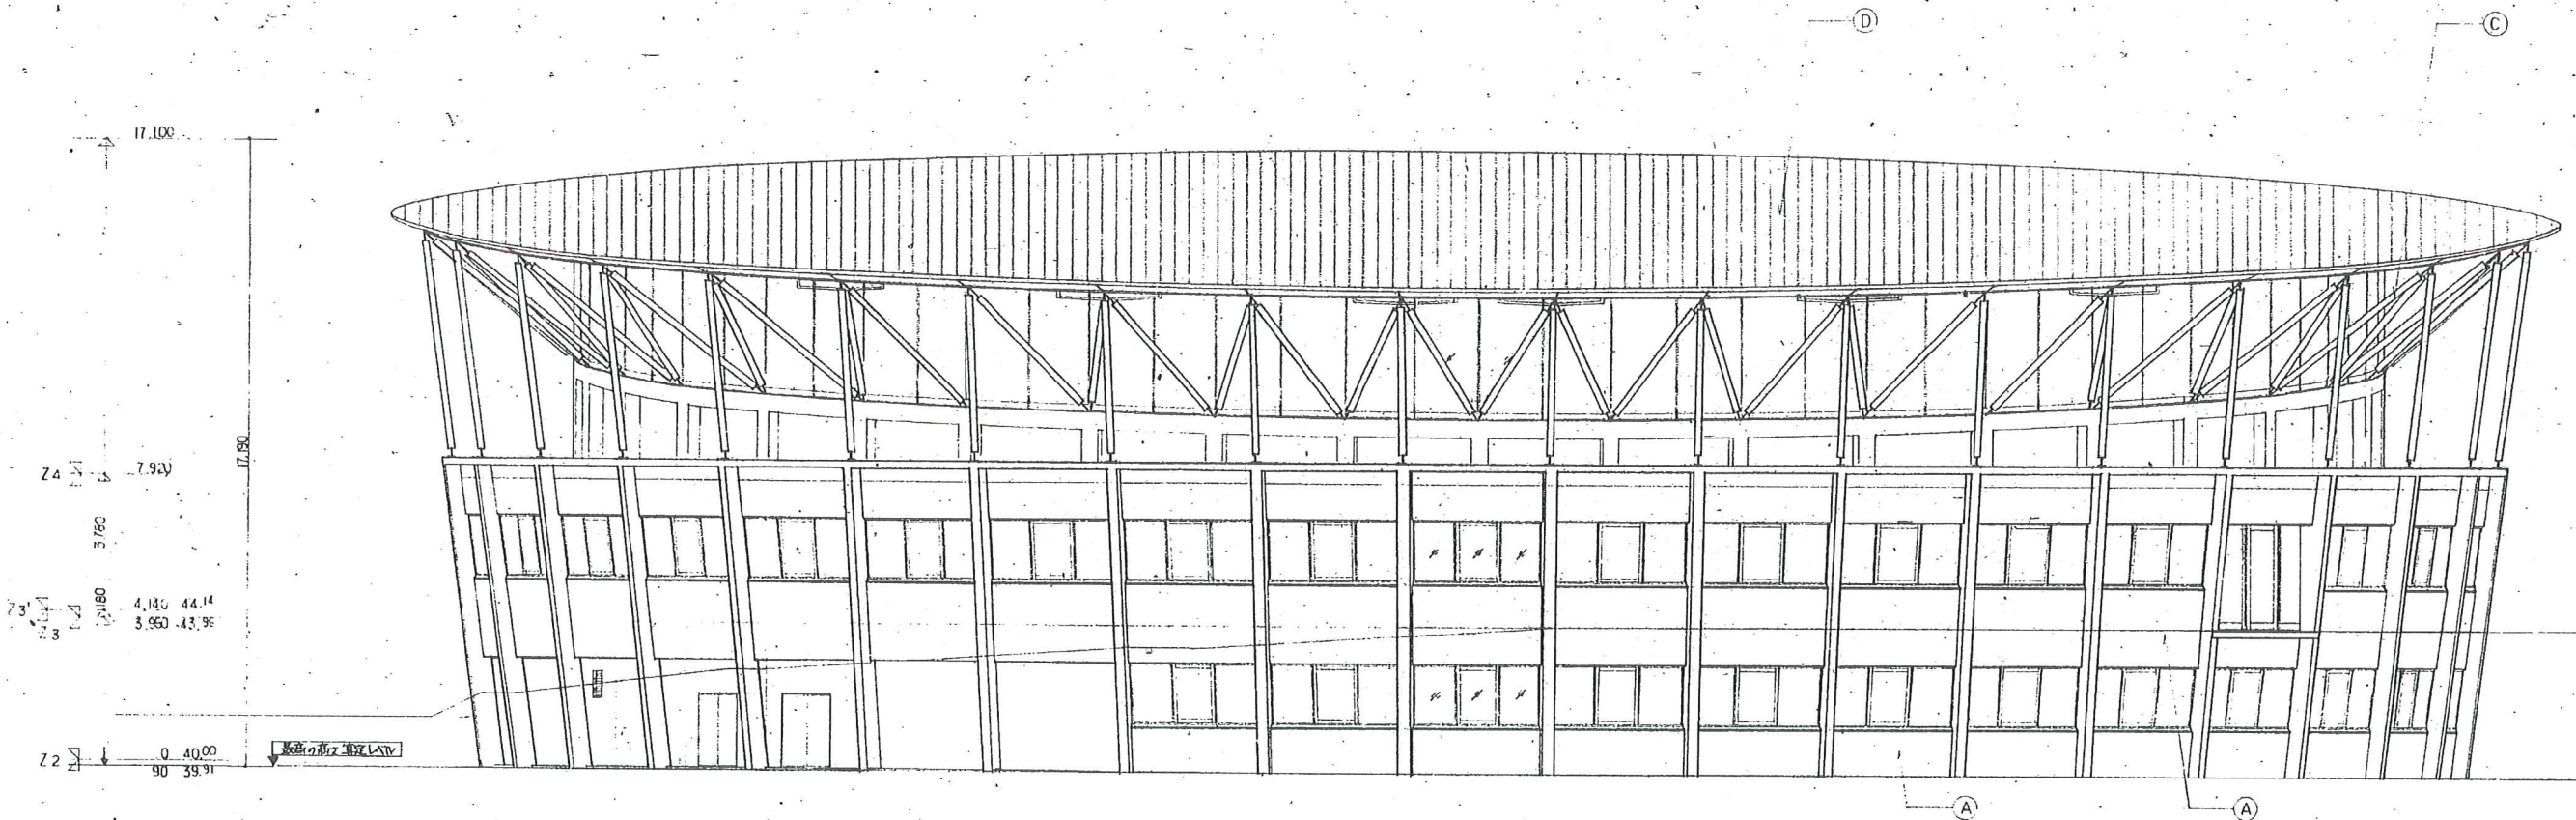


X03 X02 X01 X00 XD-1 XD-2 XD-3

D棟 北側立面図 S=1:100

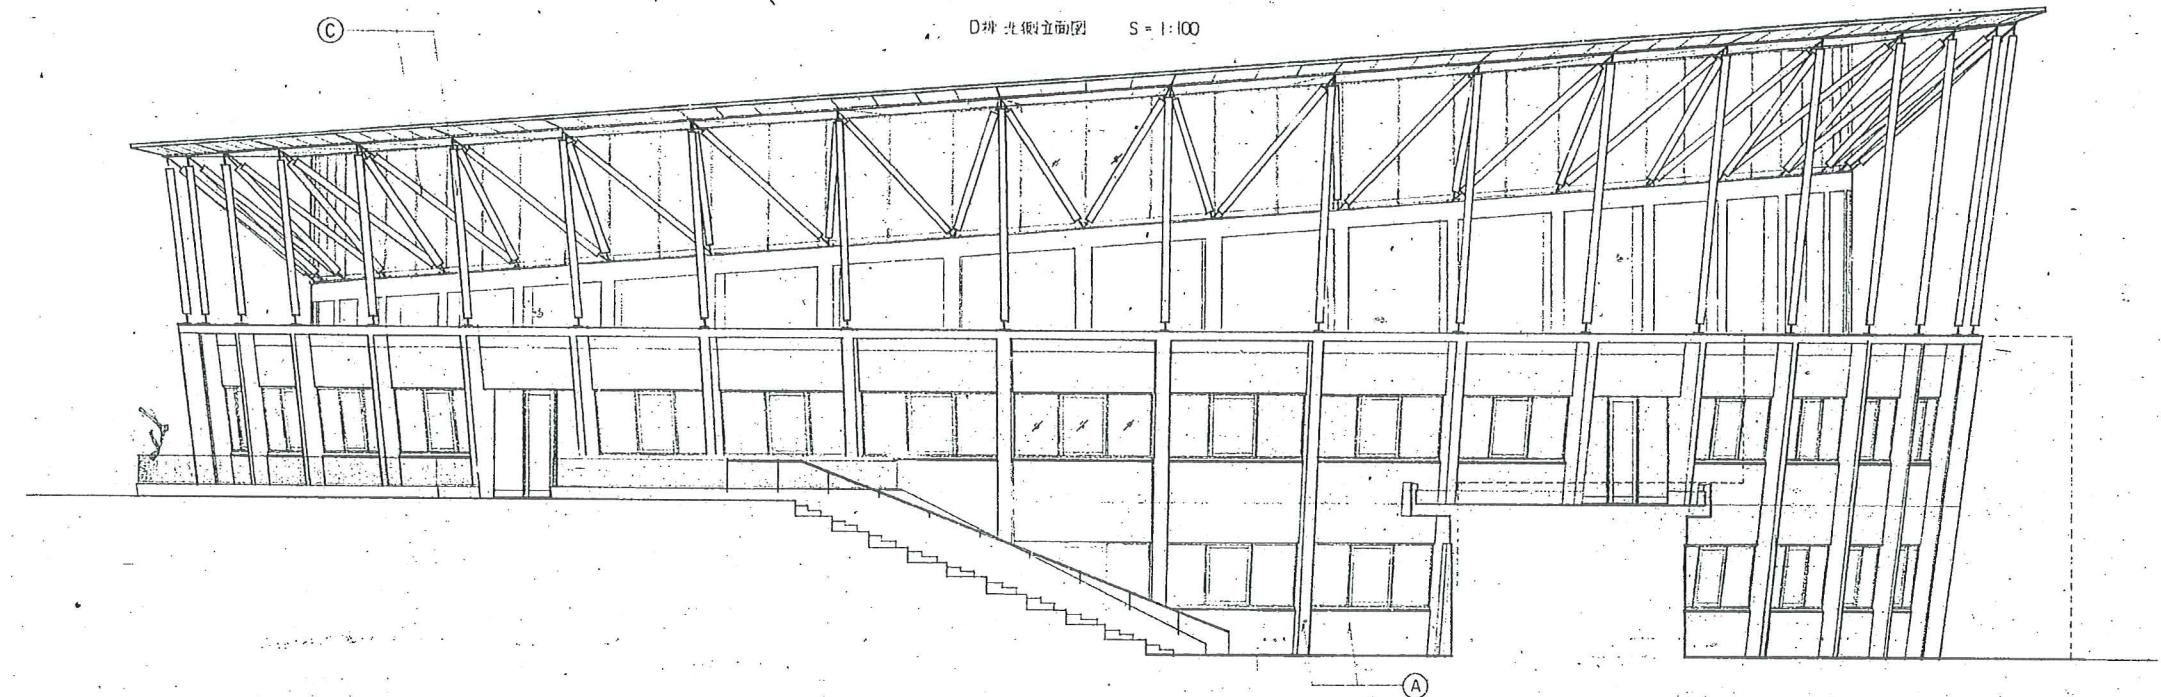

YD3 YD2 YD1 YD0 YD-1 YD-2 YD-3

D棟 西側立面図 S=1:100

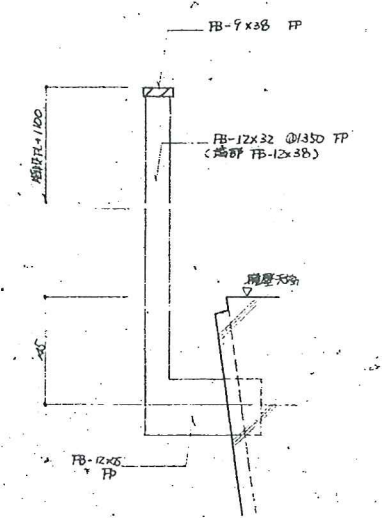

工事名  
平成8年度市民体育館建設工事  
平成7年度(仮称)七ヶ浜健康  
総合スポーツセンター建設工事

1/50 立面図 -9 (D棟西側) 縮尺: ICC


針生承一建築研究所

34









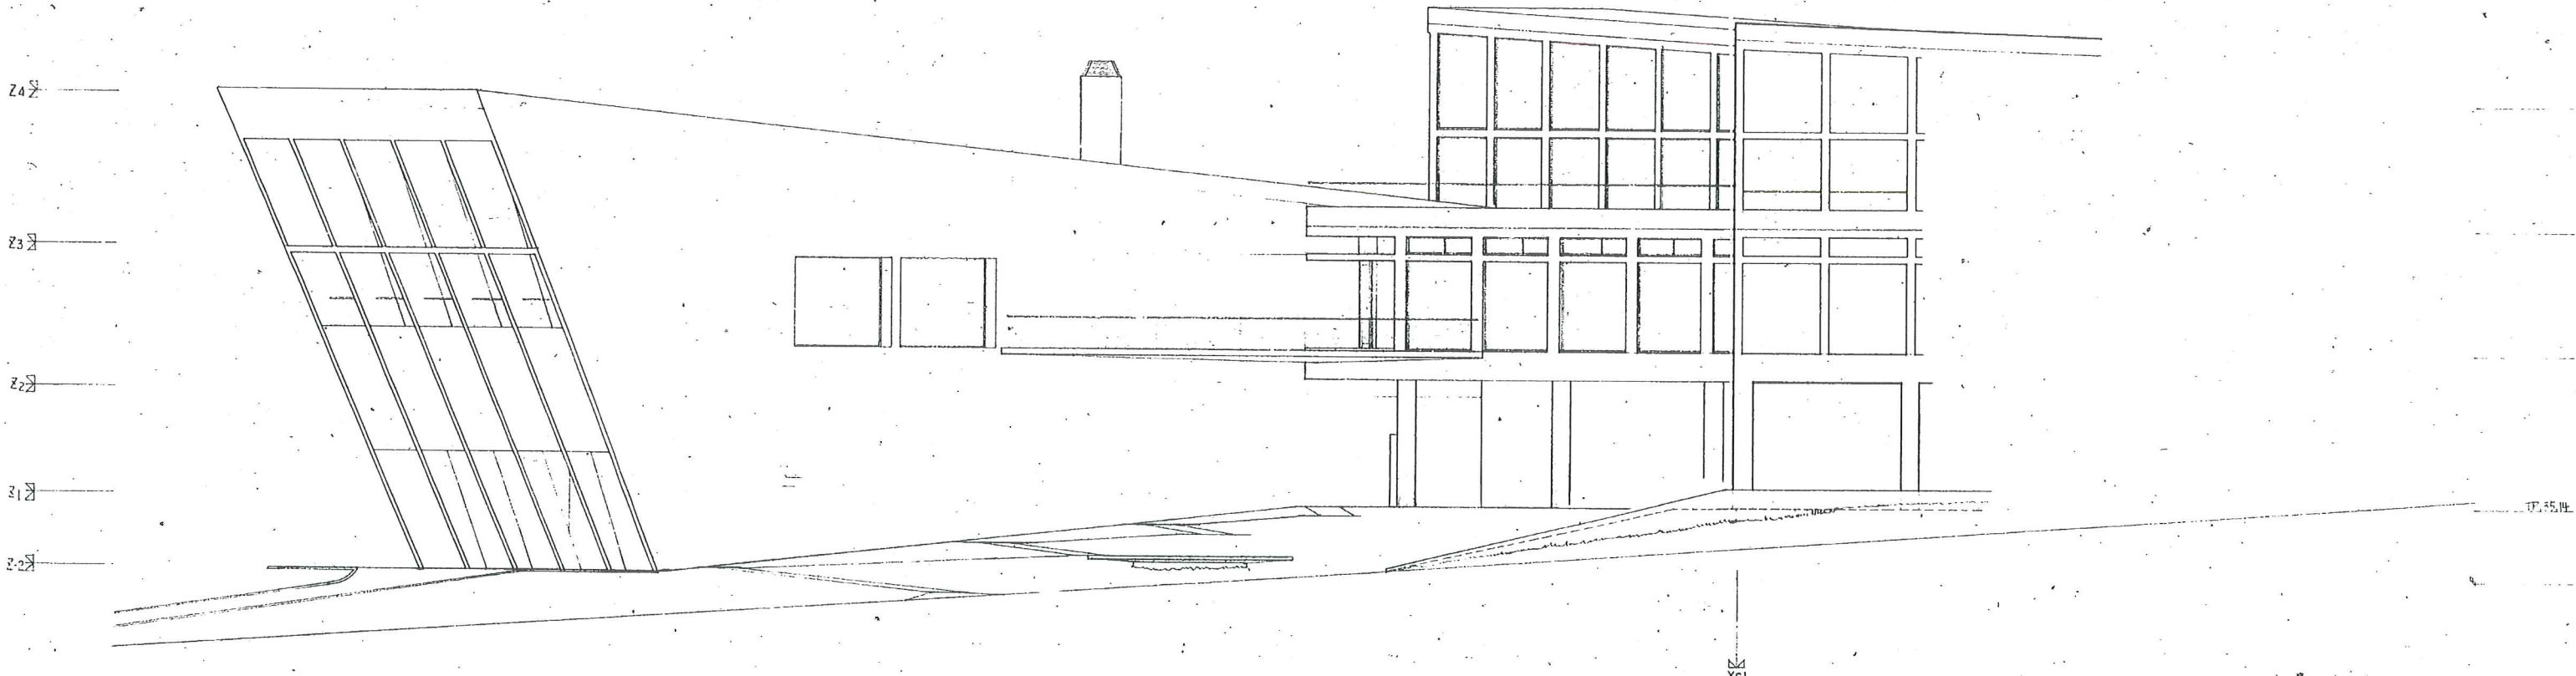

広場-1 南側立面図 S-1:100

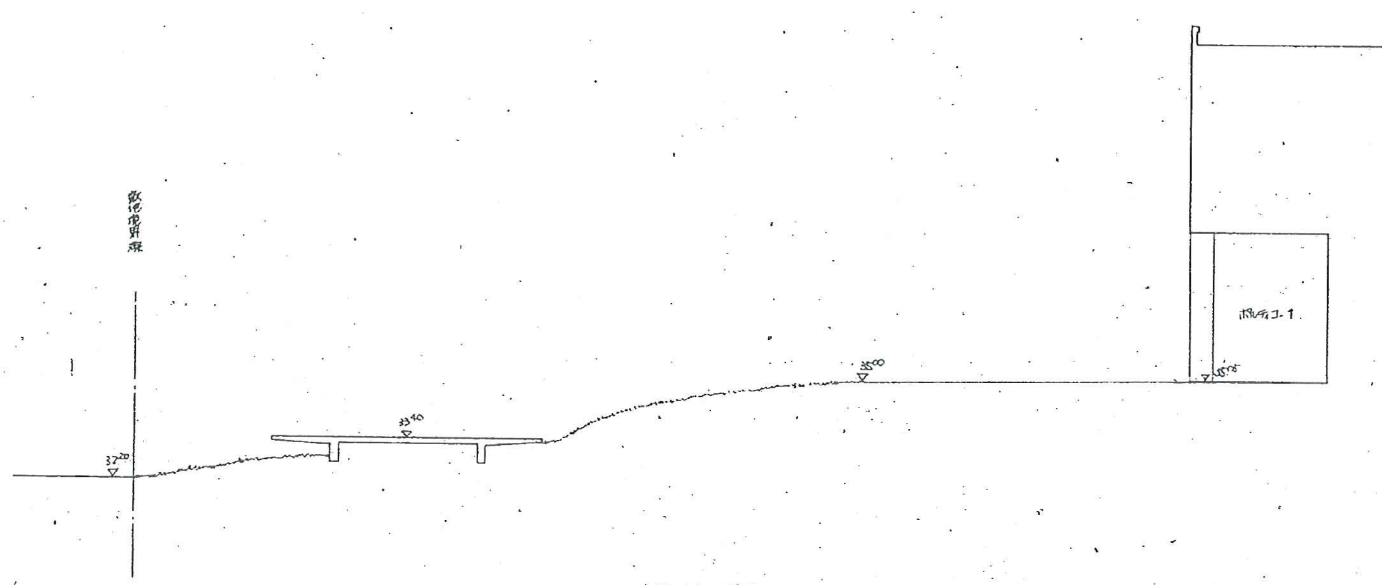


広場-1 南側立面図 S-1:100

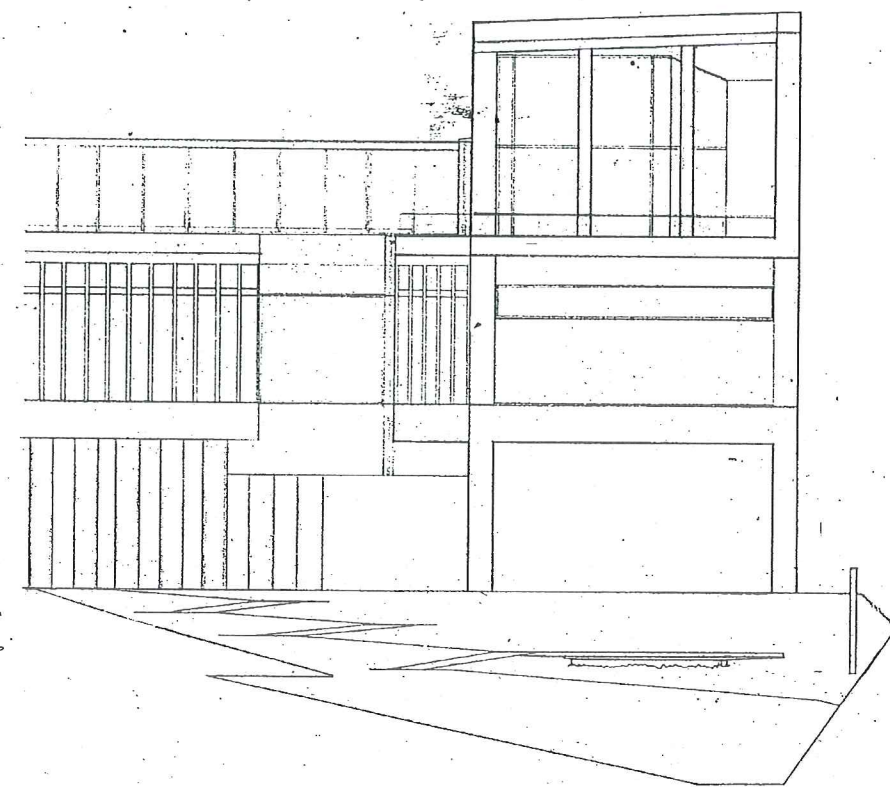


広場-1 南側立面図 S-1:100

平成7年度(仮称)七ヶ浜健康			
総合スポーツセンター建設工事			
図面名	立面図-11(広場-1)	縮尺	1:100
日付	1995.11.14	校印	A/36
針生承一建築研究所			図面番号




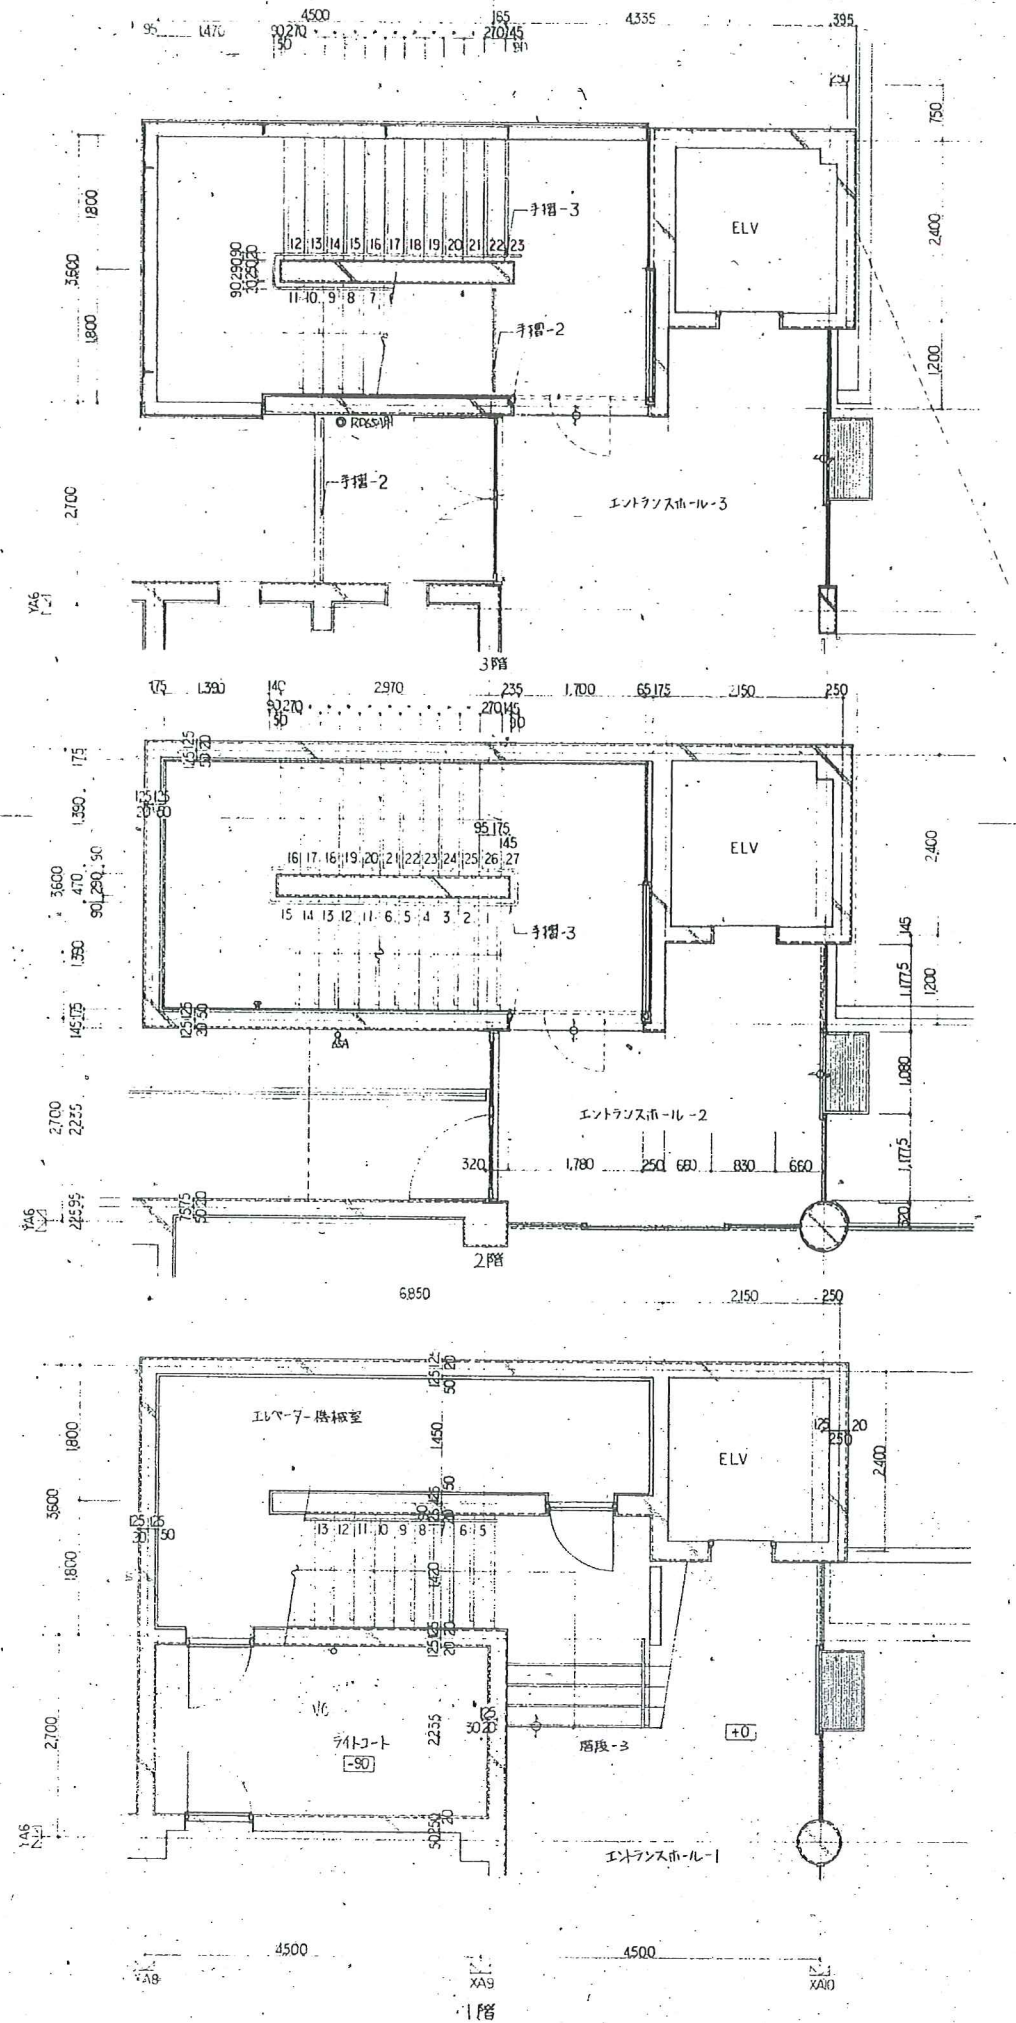


階段室平面図 S=1:50

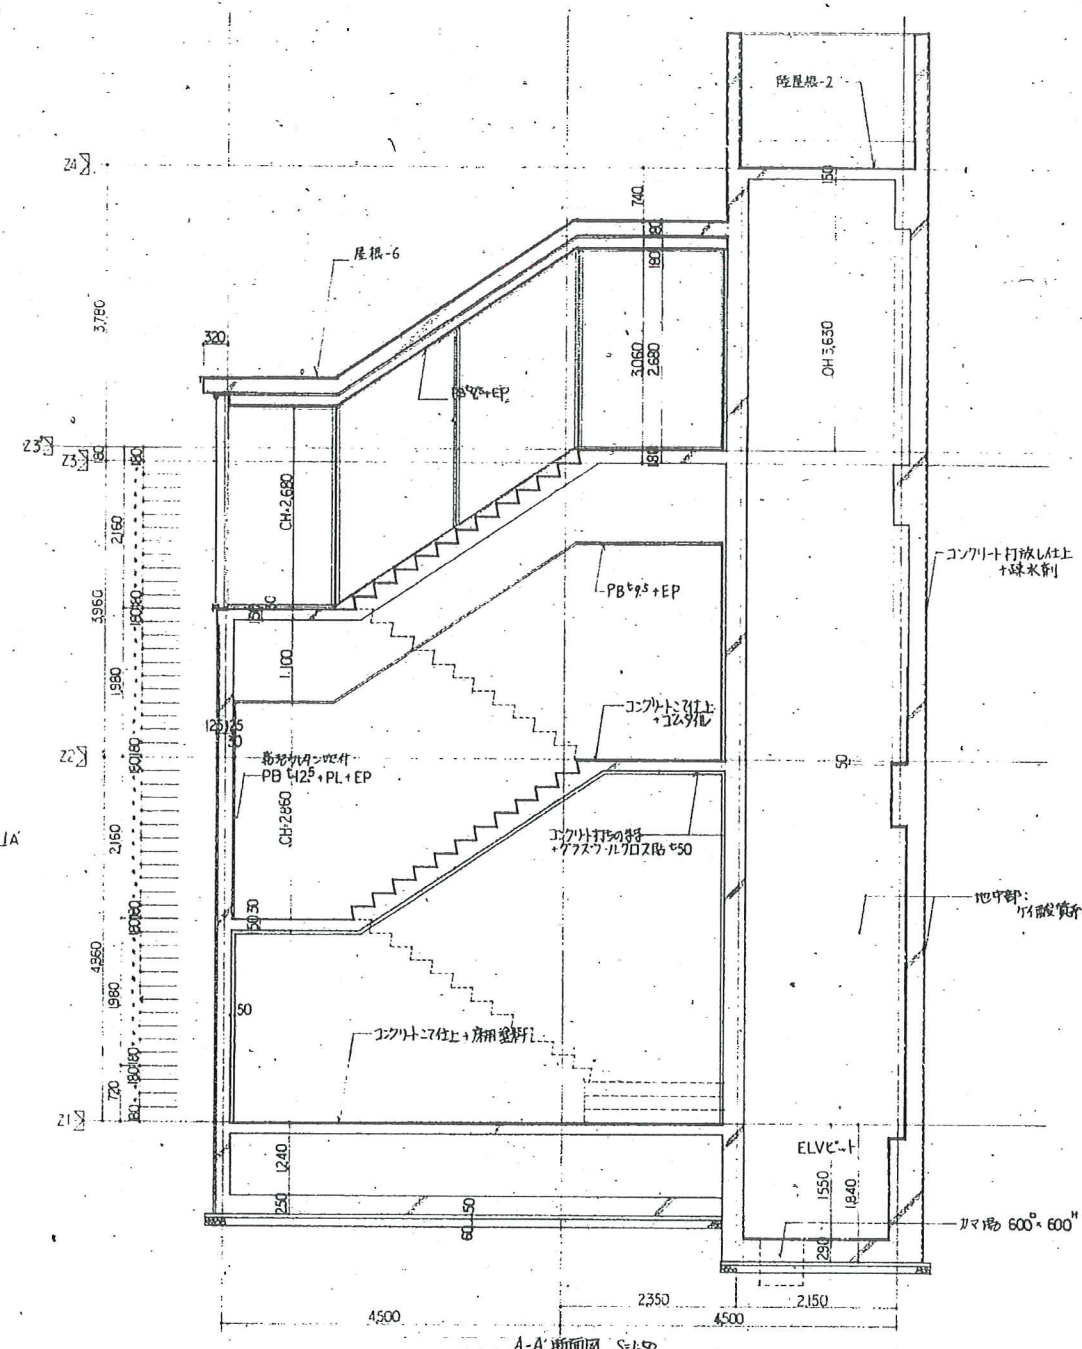

A-A 断面図 S=1:50

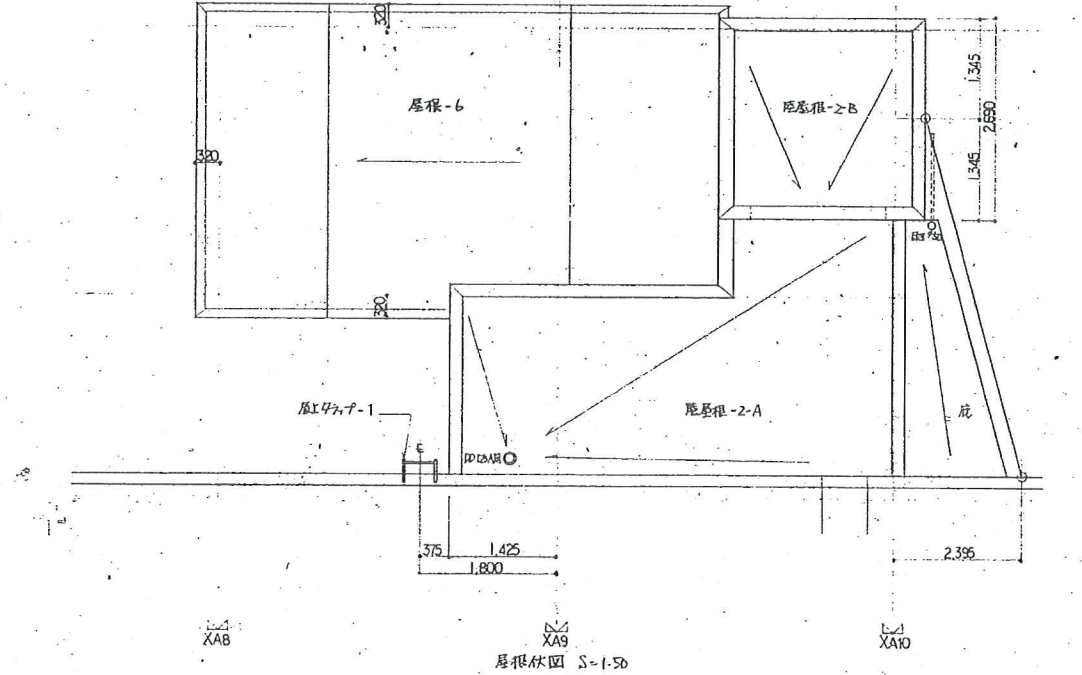

屋根伏図 S=1:50

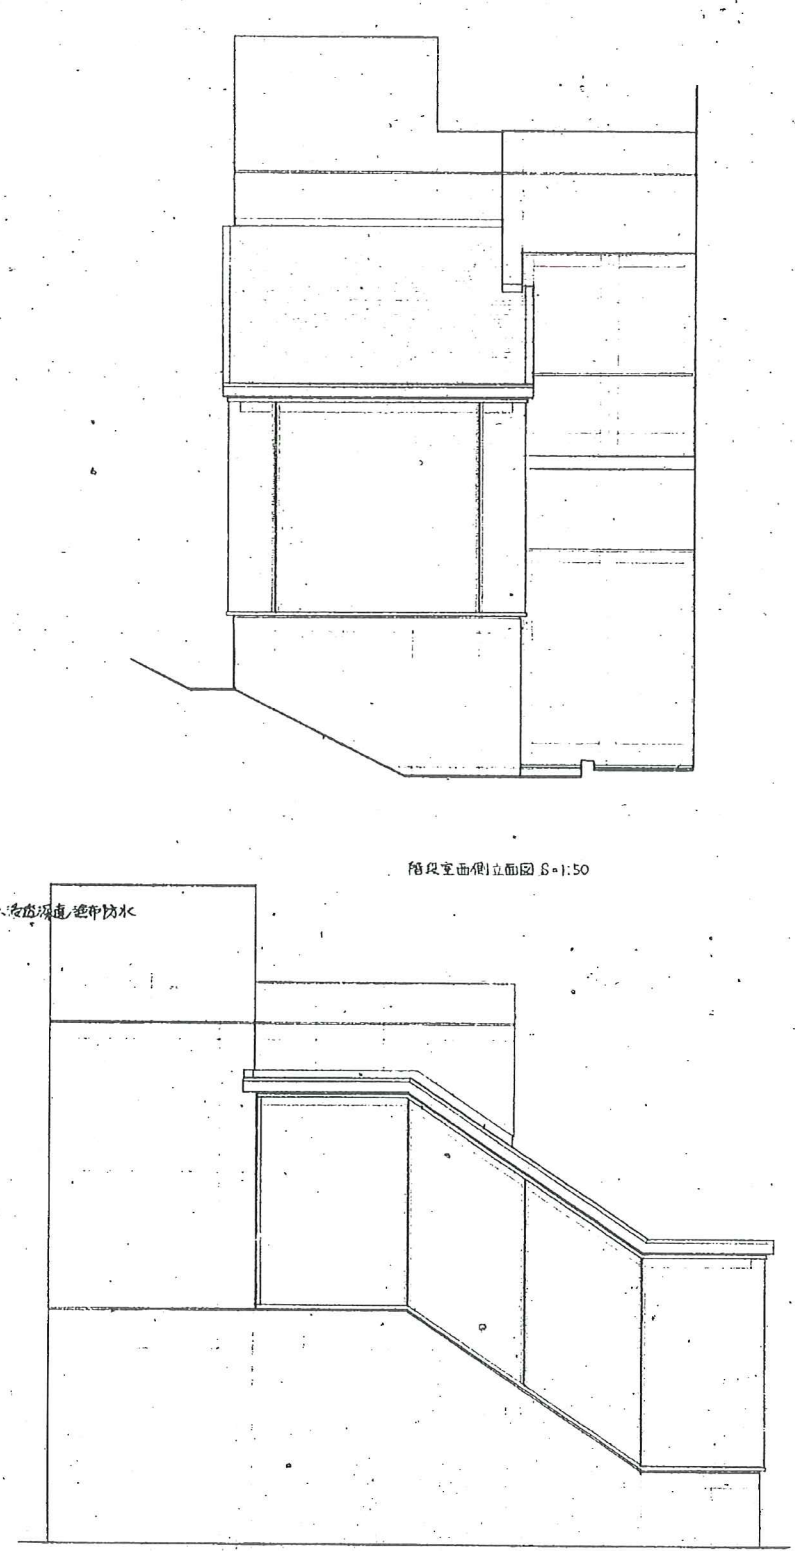


手摺-3 詳細図 S=1:2

工事名  
 平成8年度町民体育館建設工事  
 平成7年度(仮称)七ヶ浜地区  
 総合スポーツセンター建設工事  
 階段詳細図-1  
 針生永一建築研究所









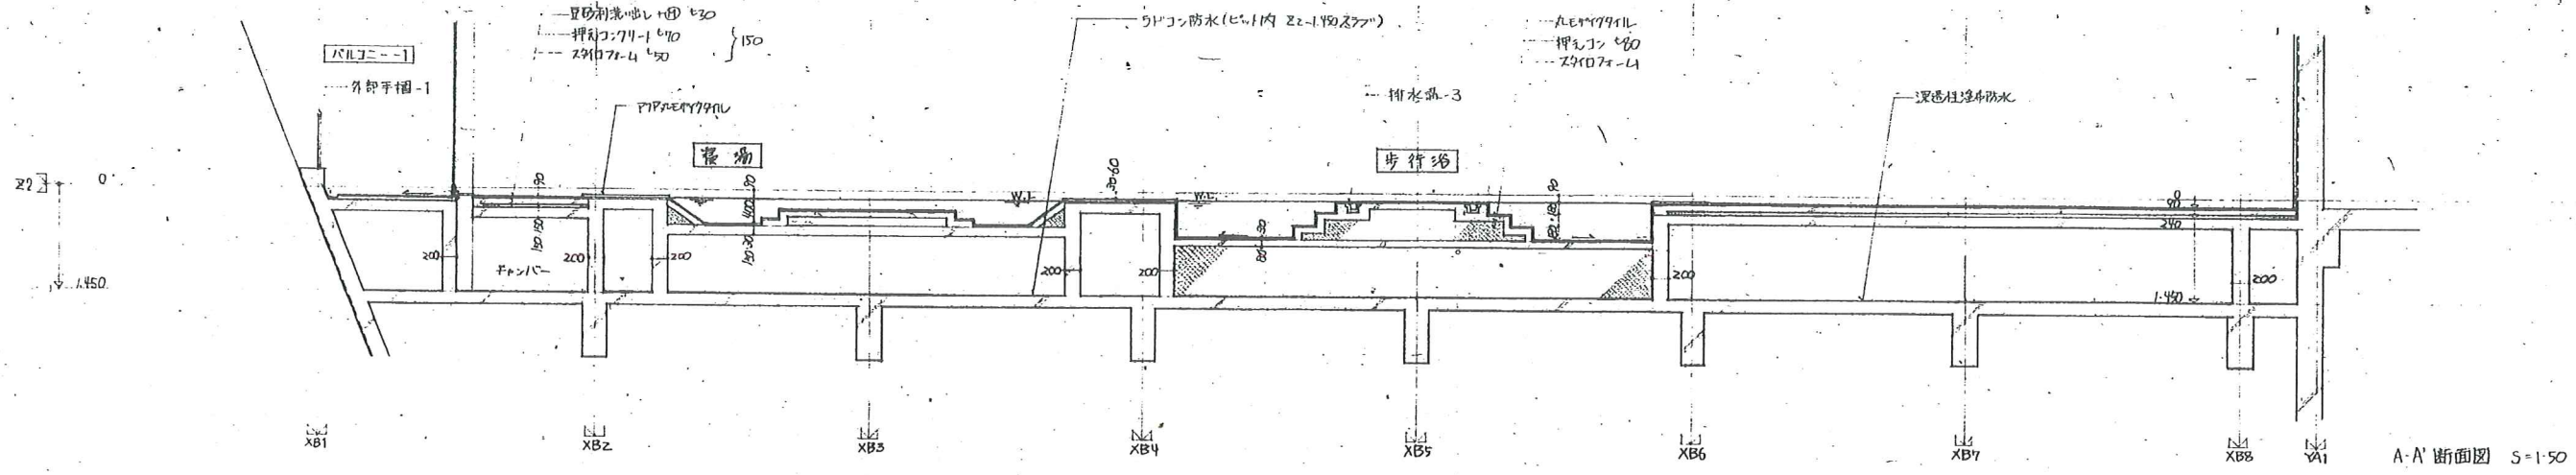


A-A' 断面図 S=1:50

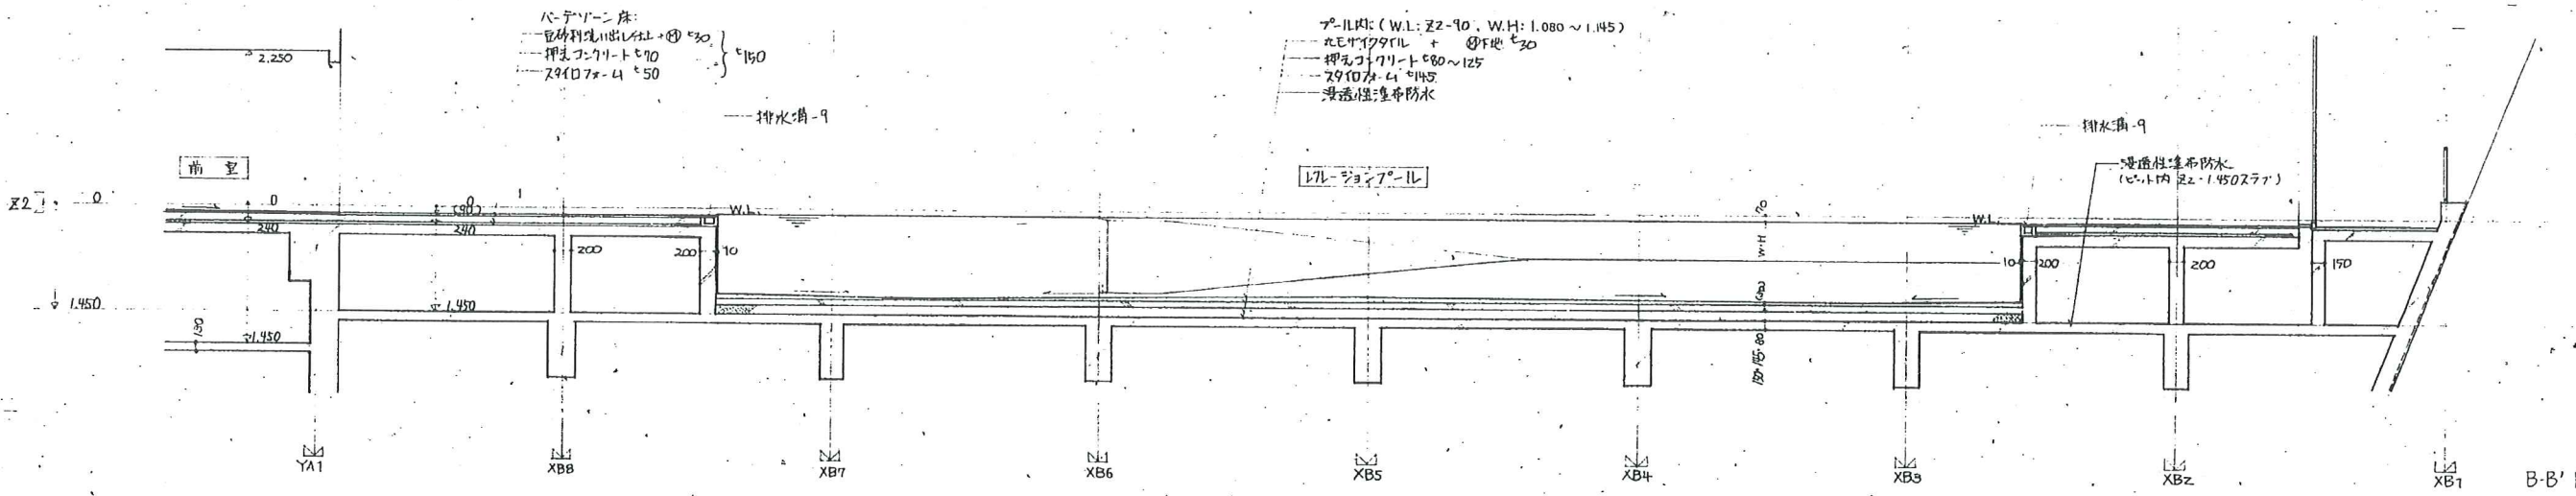


B-B' 断面図 S=1:50

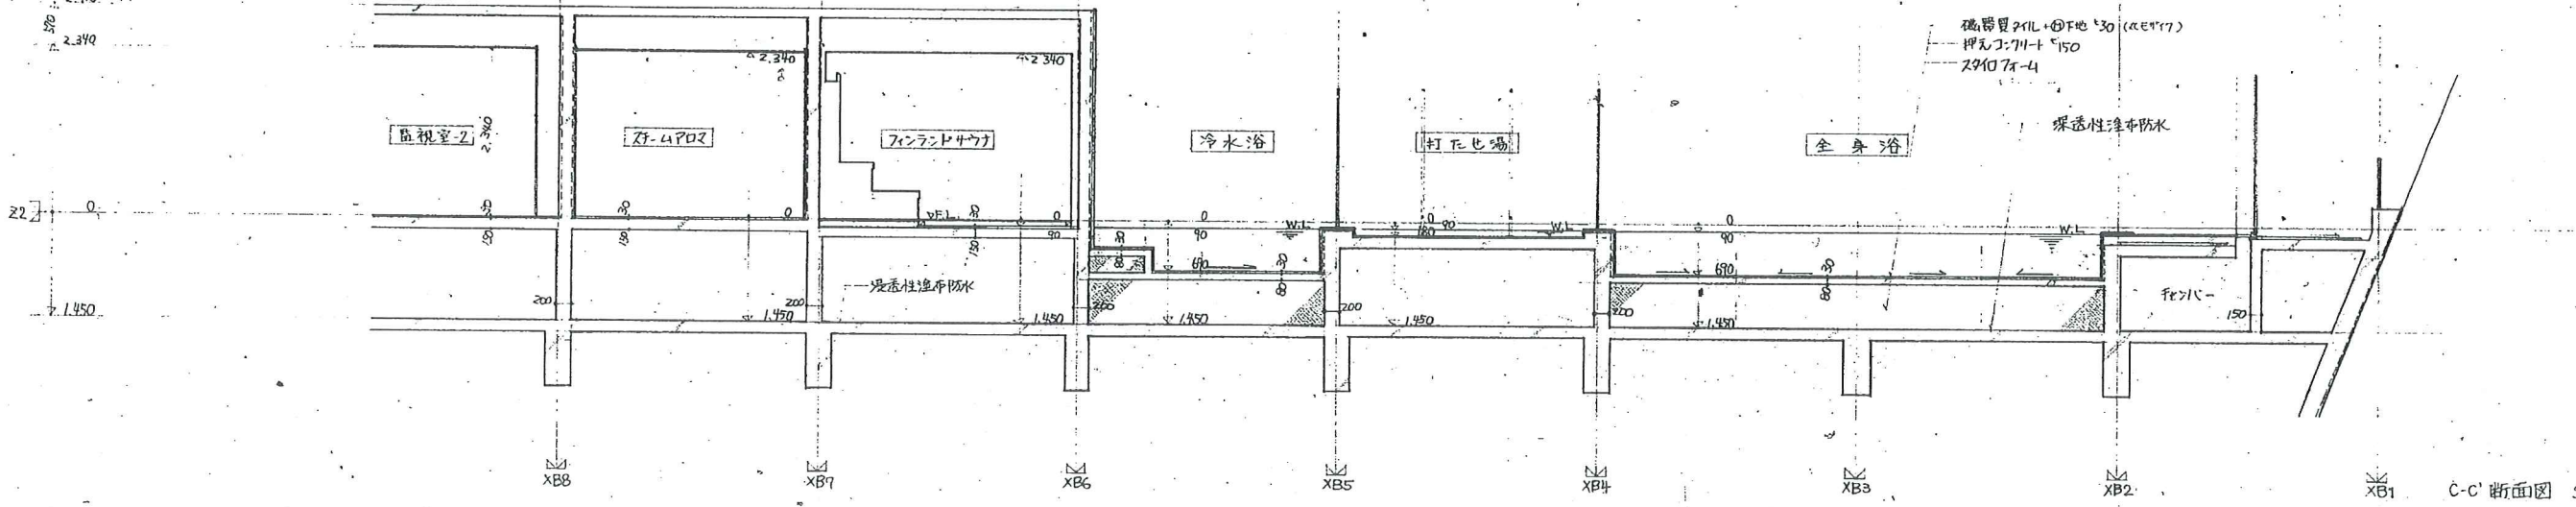

C-C' 断面図 S=1:50

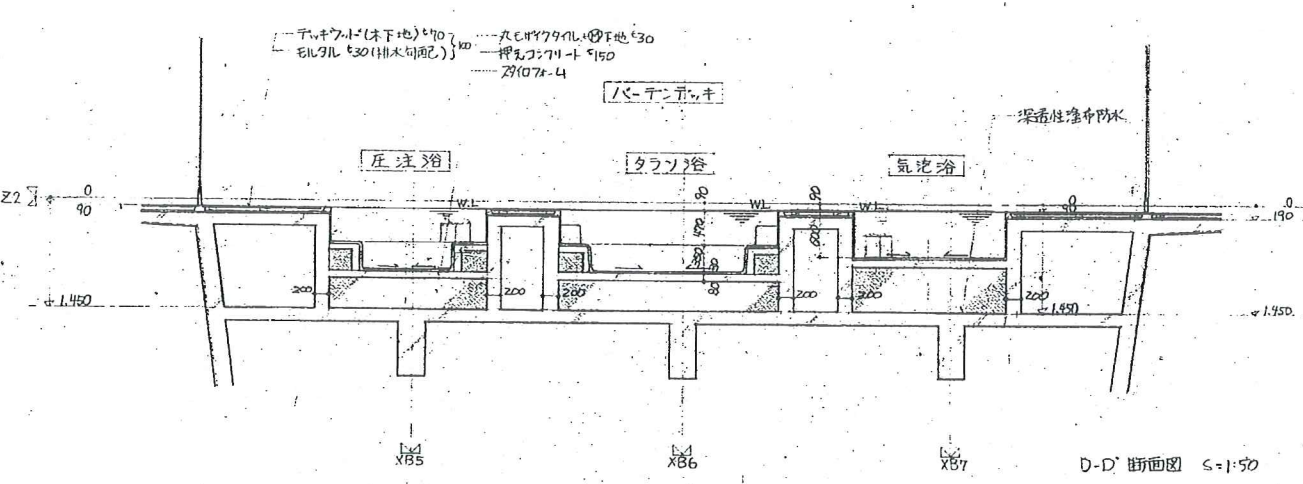

D-D' 断面図 S=1:50

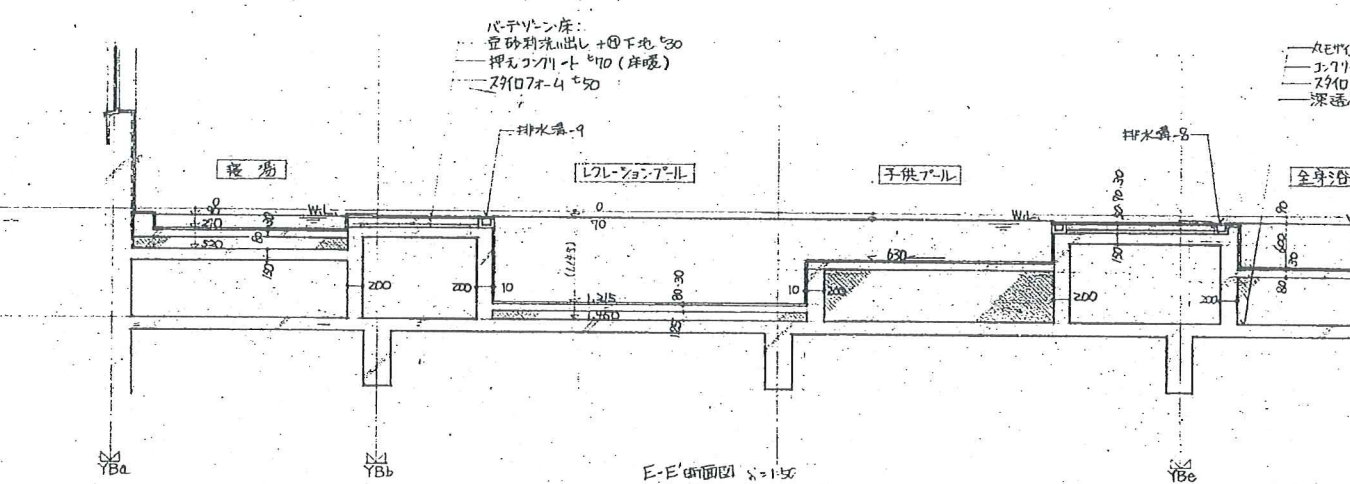

E-E' 断面図 S=1:50


図面-2 A/39  
 工事名  
 平成8年度町民体育館建設工事  
 現場補足図

監理事務所	設計主任担当	アベ
創生一建築研究所	構造電気機械	







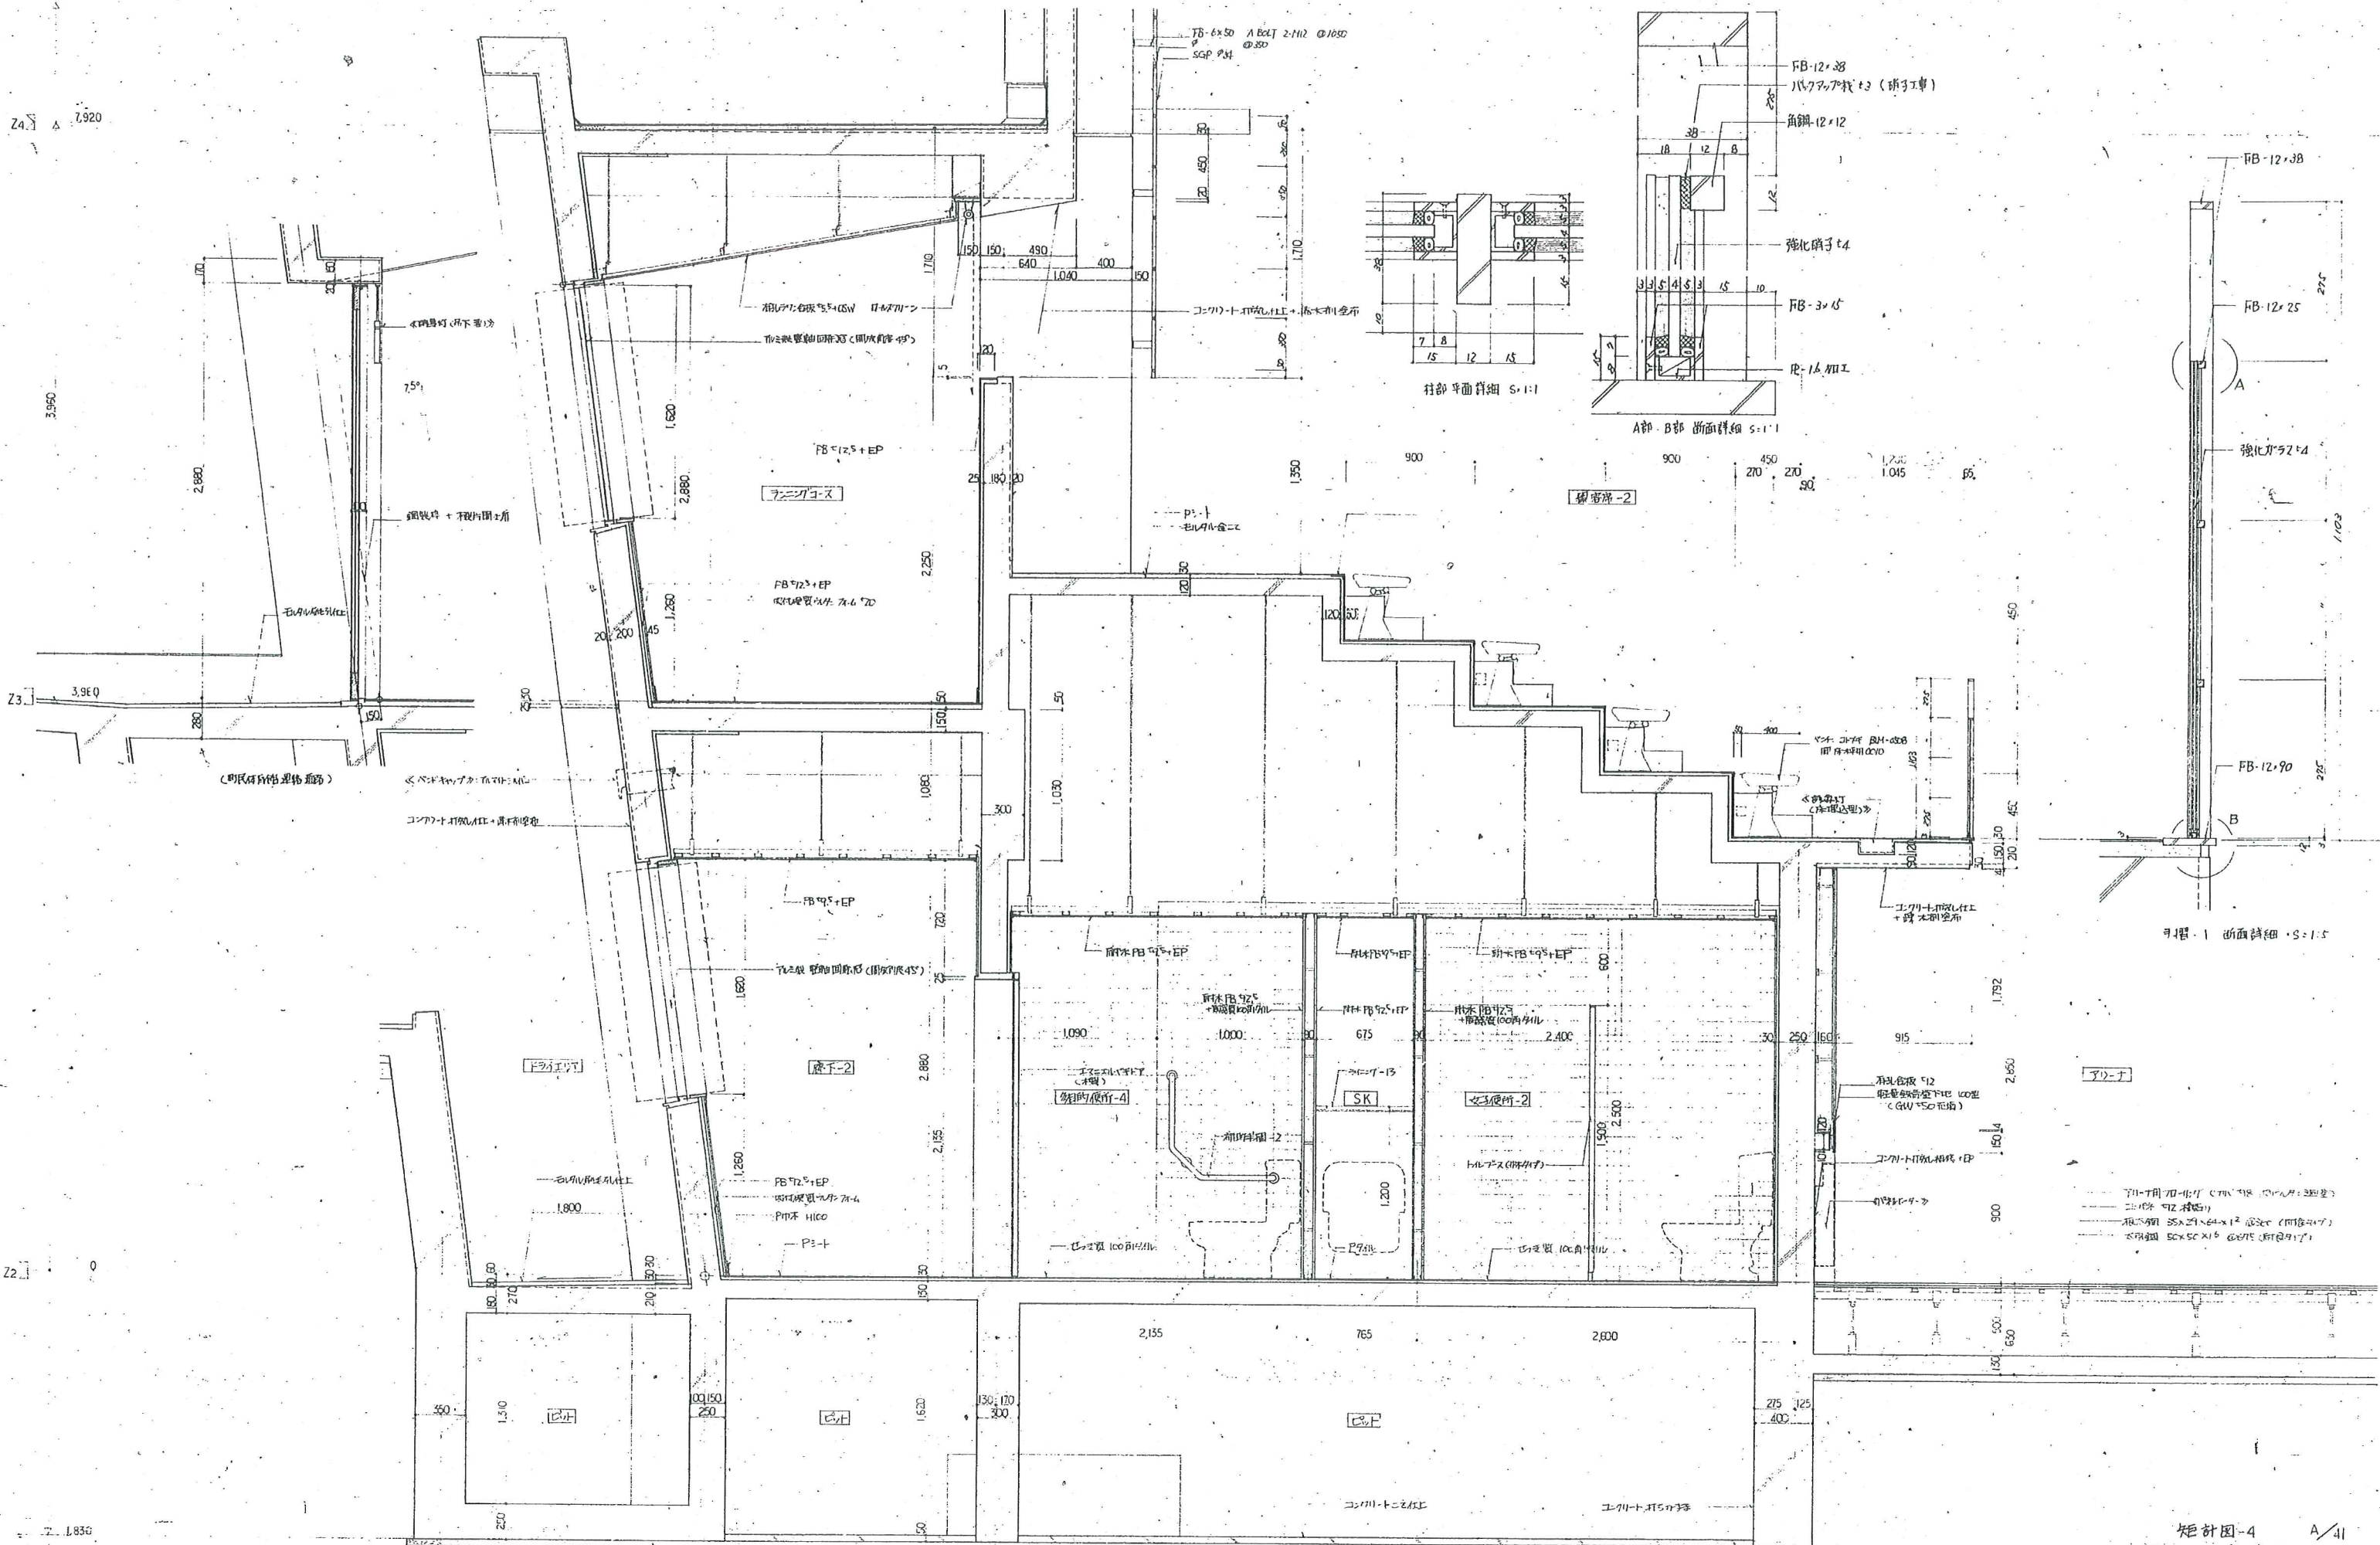

矩計図-4 A/41

針生永一建築研究所 961205

監理事務所	総務主任担当	
針生永一建築研究所	副査	電気機械

工事名  
平成8年度町民体育館建設工事  
現場補足図 DIR-1057-1 S-720

Z2 1.830

Z2 0

Z3 3.9E0

Z4 7.920




Z3 27.000

Z3 25.000

5.500

ZD1 0.056



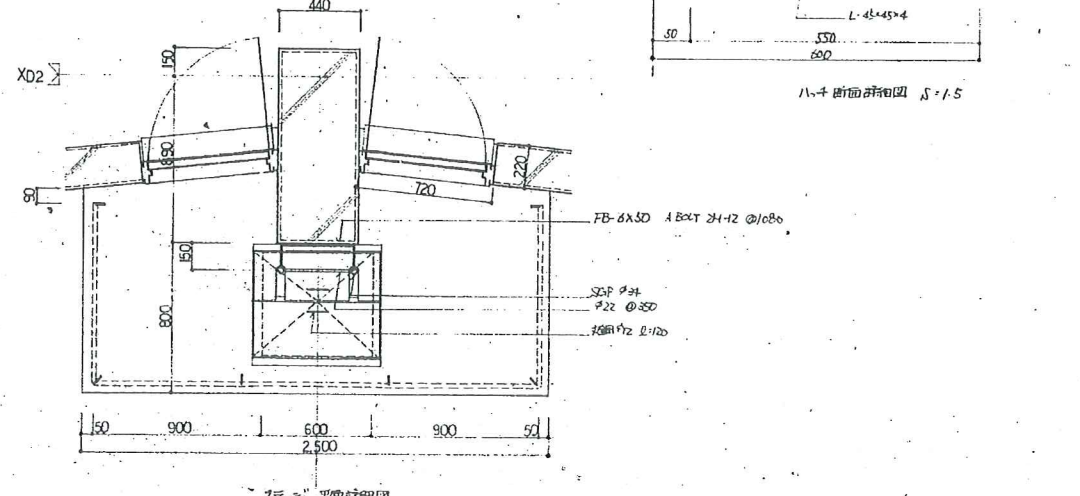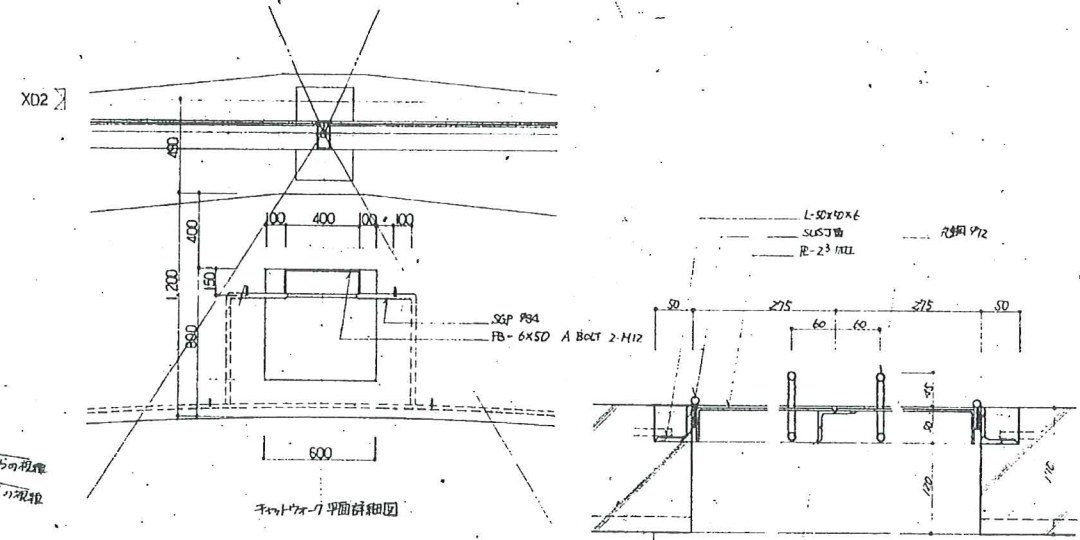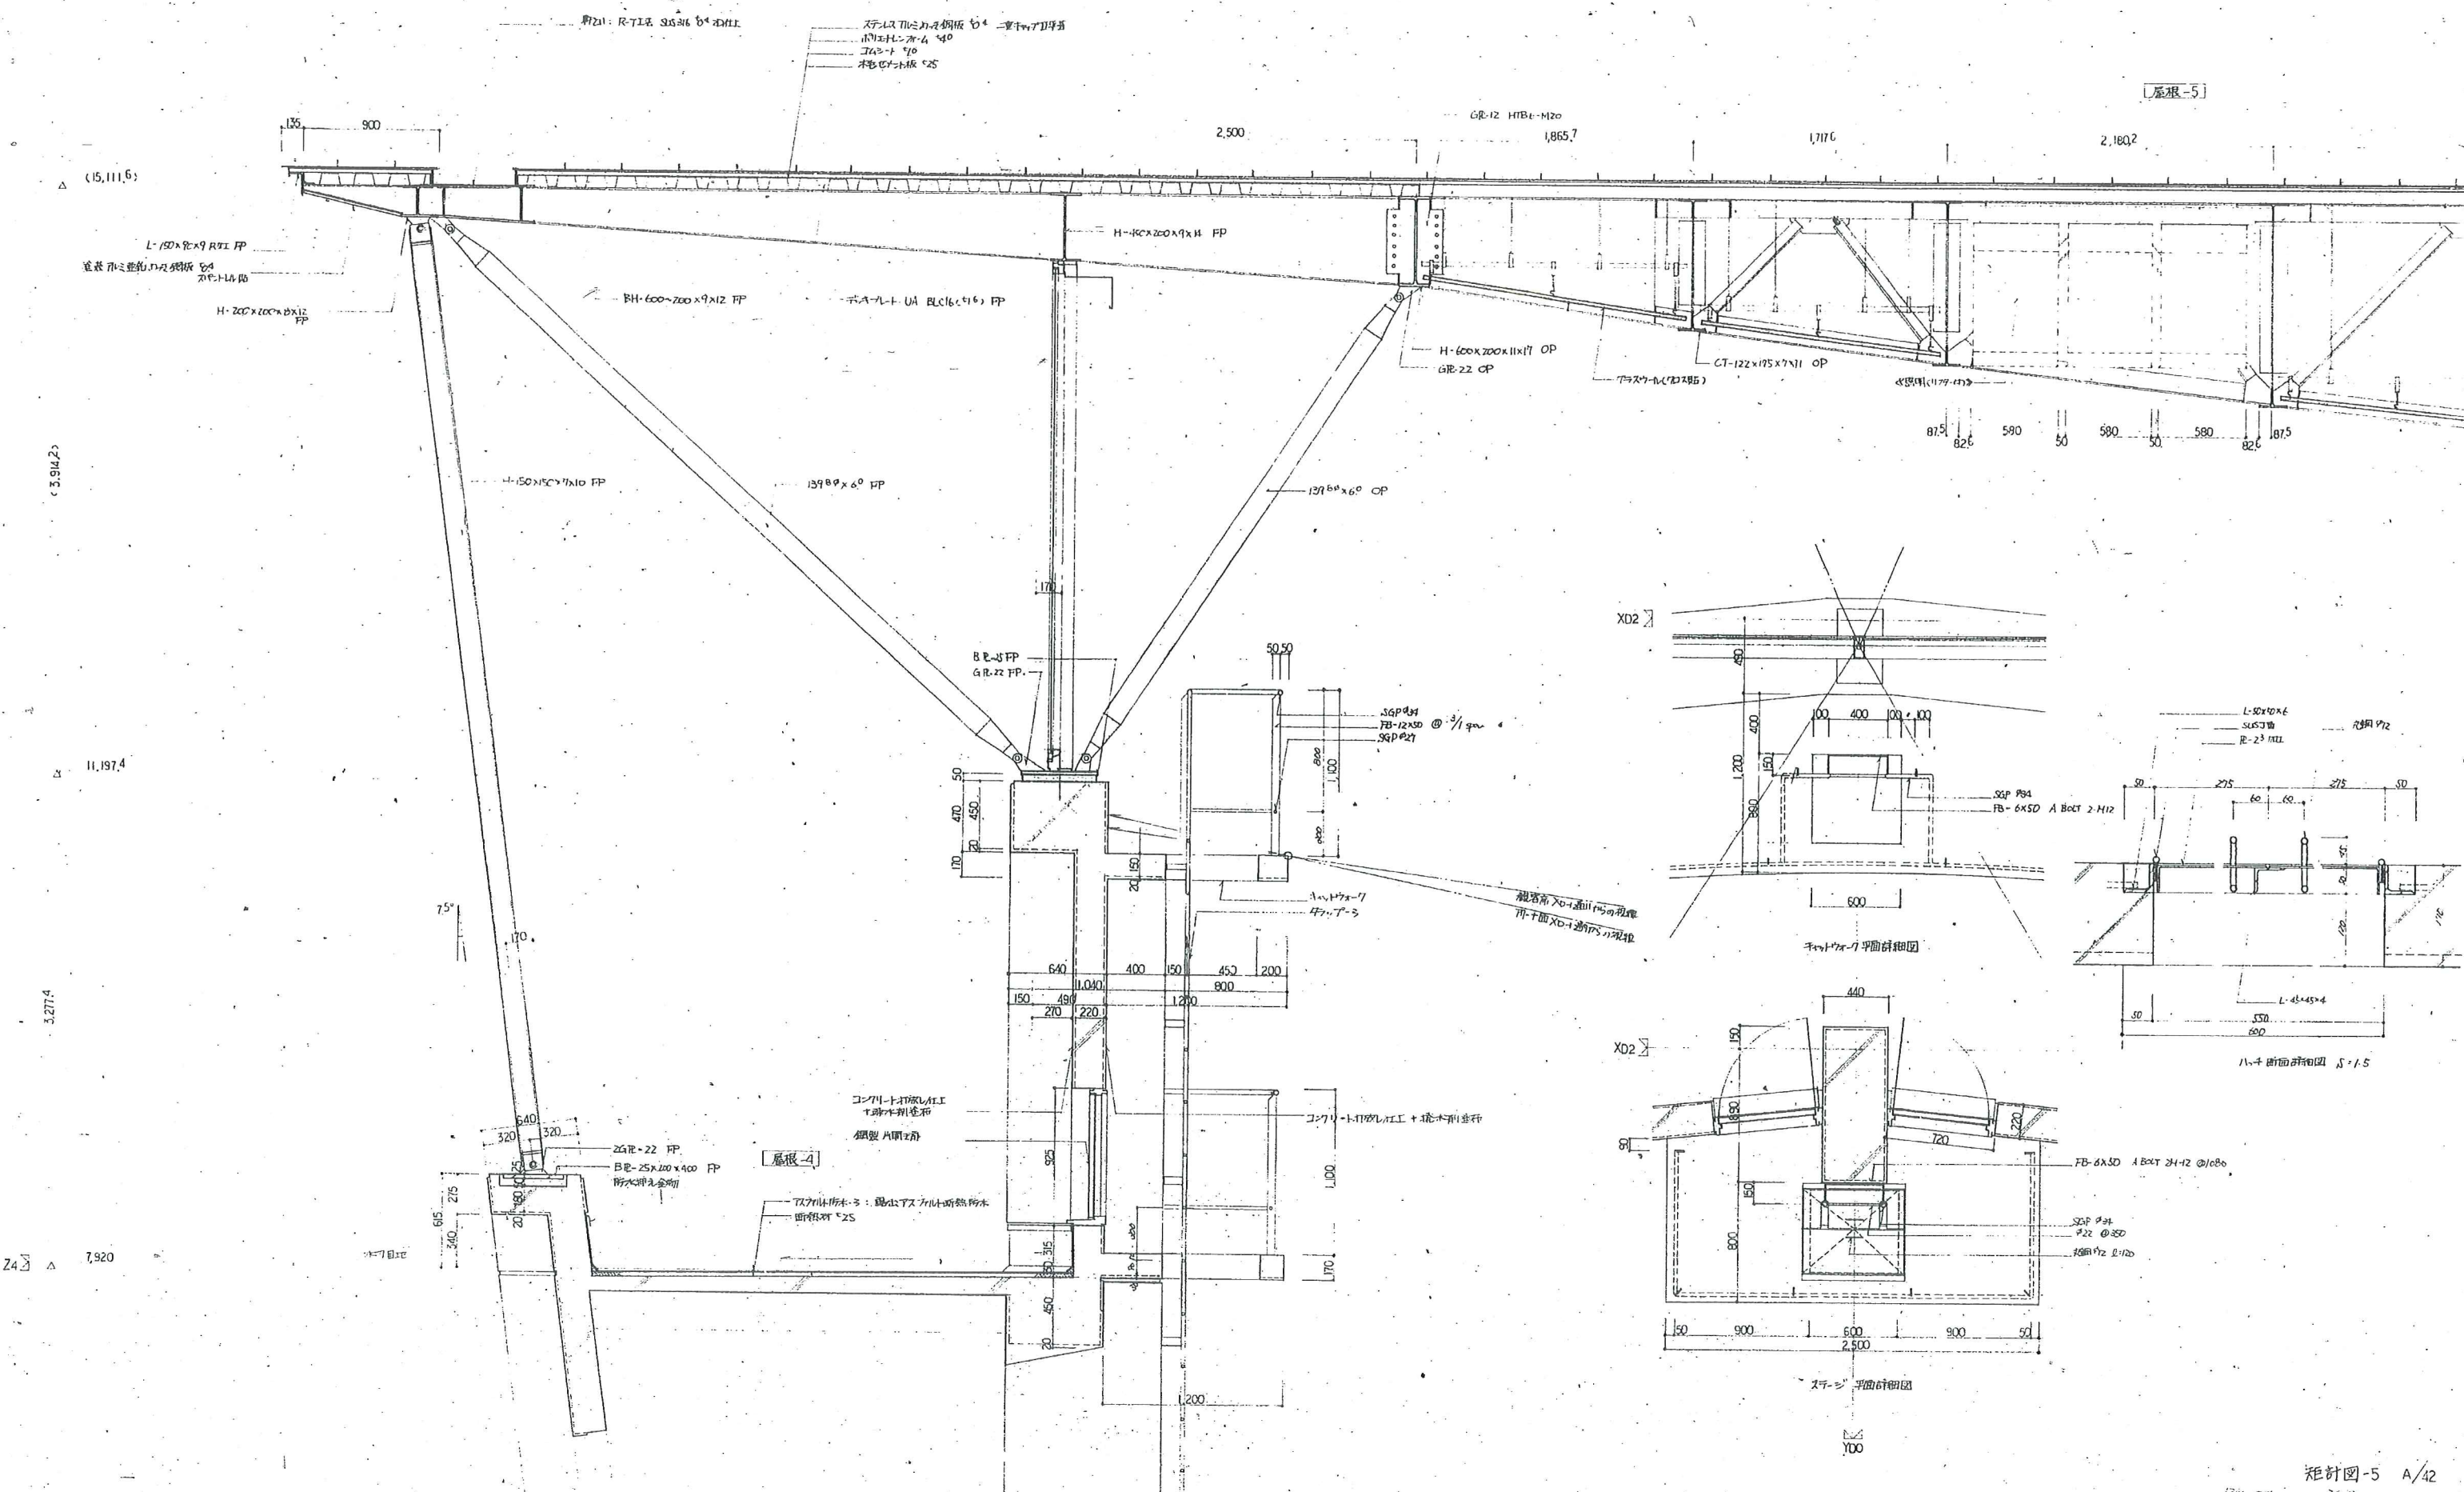

概計図-5 A/42

2016.2.27 2016.2.27 2016.2.27 2016.2.27


管理事務所	総務主任	担当
衛生第一建築研究所	建築主任	担当

現場補足図








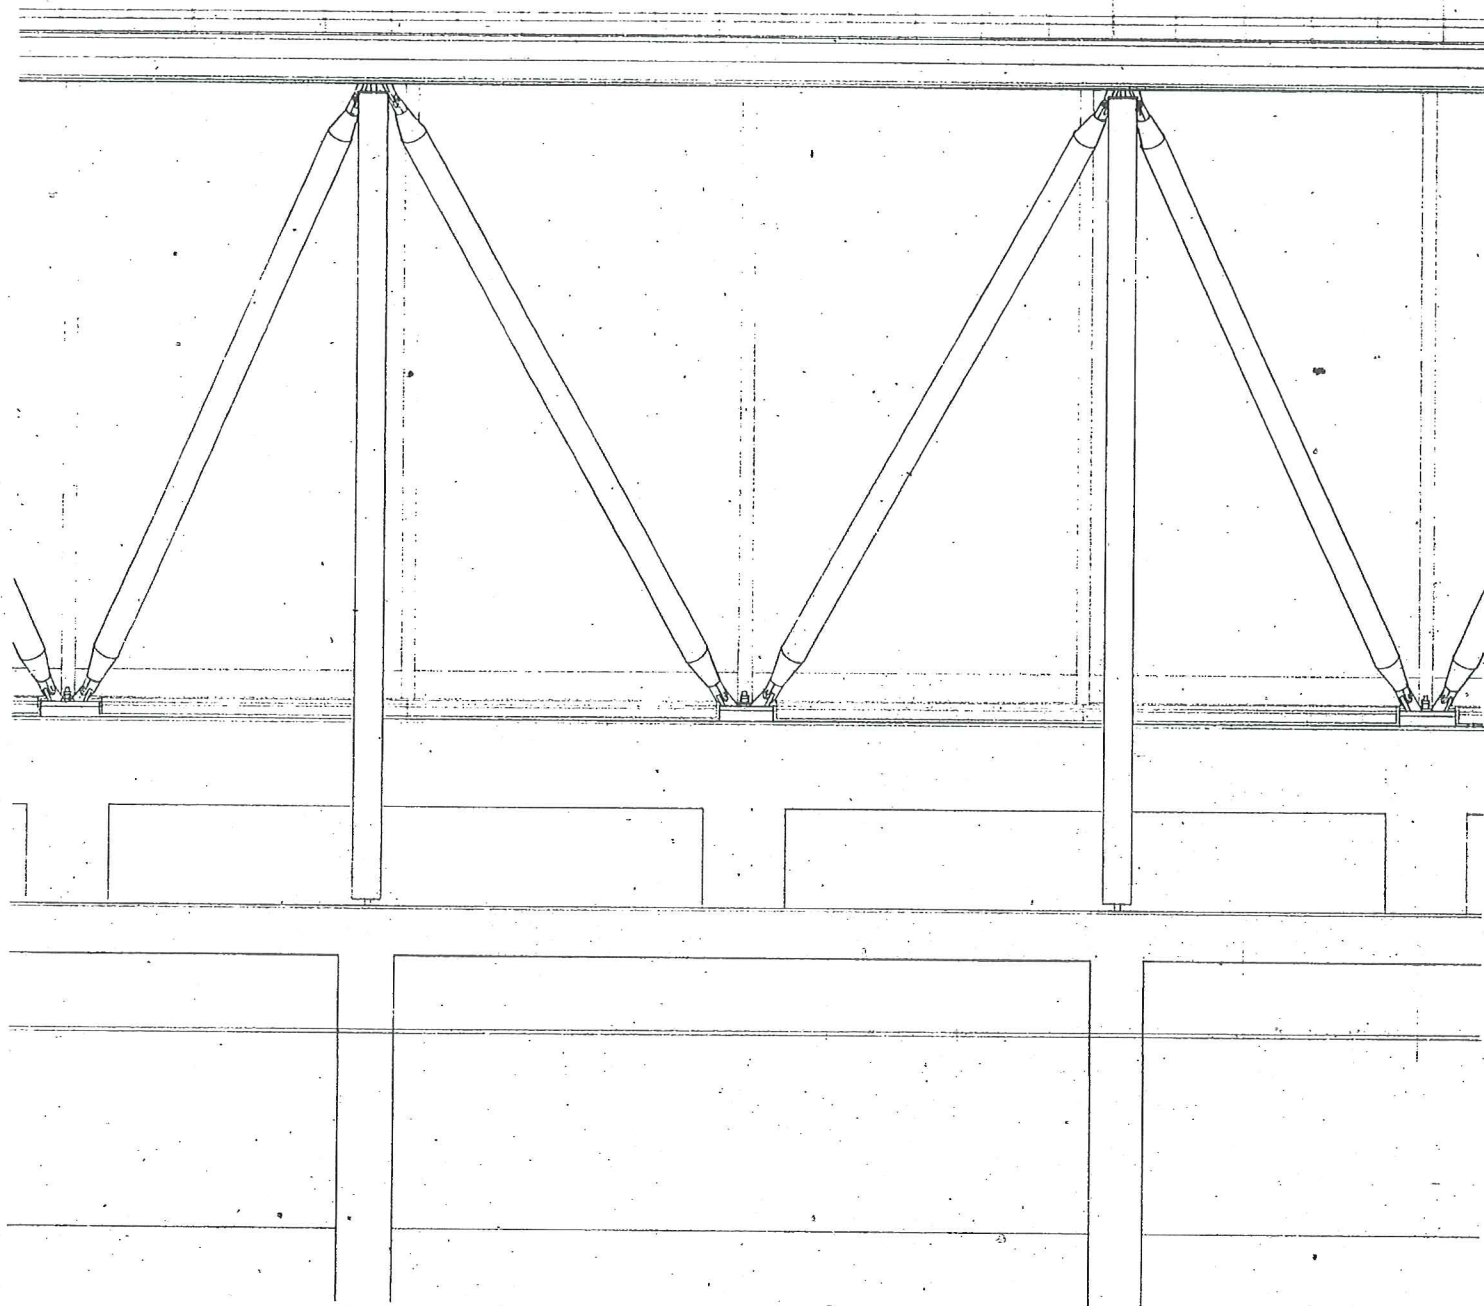

X20

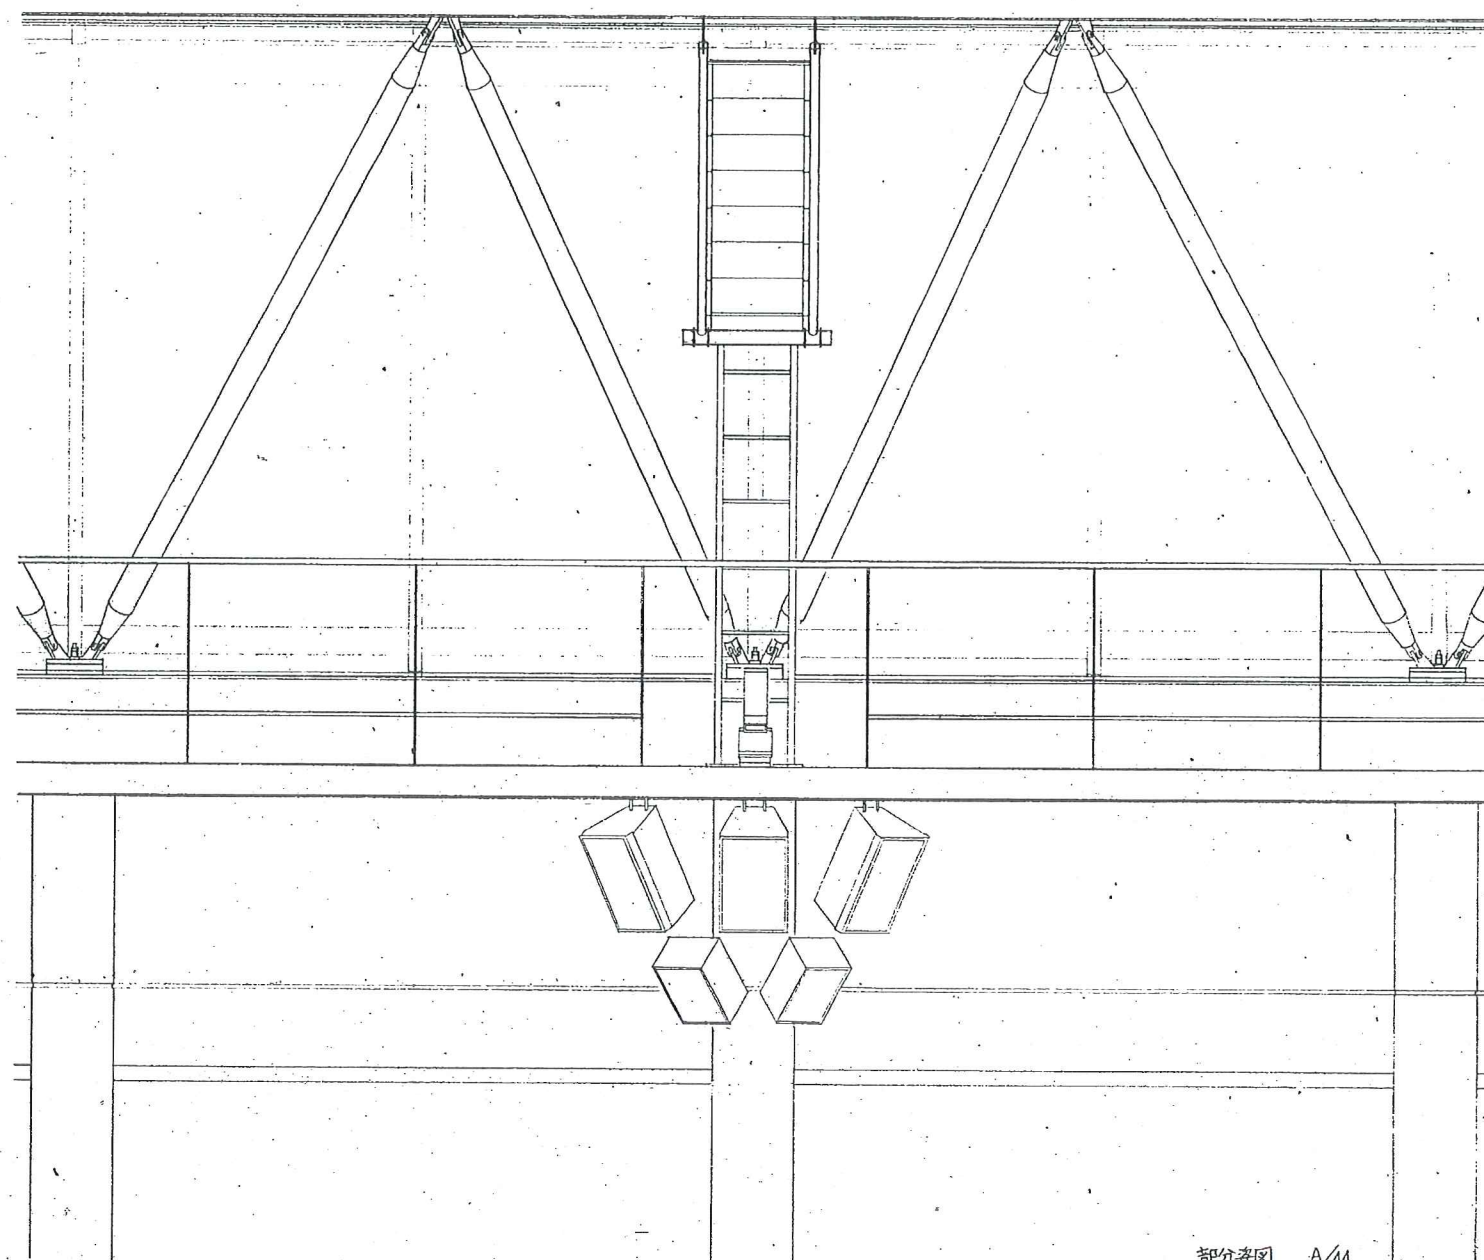

部分断面 A/44



工事名  
平成8年度町民体育館補設工事

現場補足図

平成8年 4月 20日

監理事務所	設計主任	担当
針生承一建築研究所	勝道	電気 機械



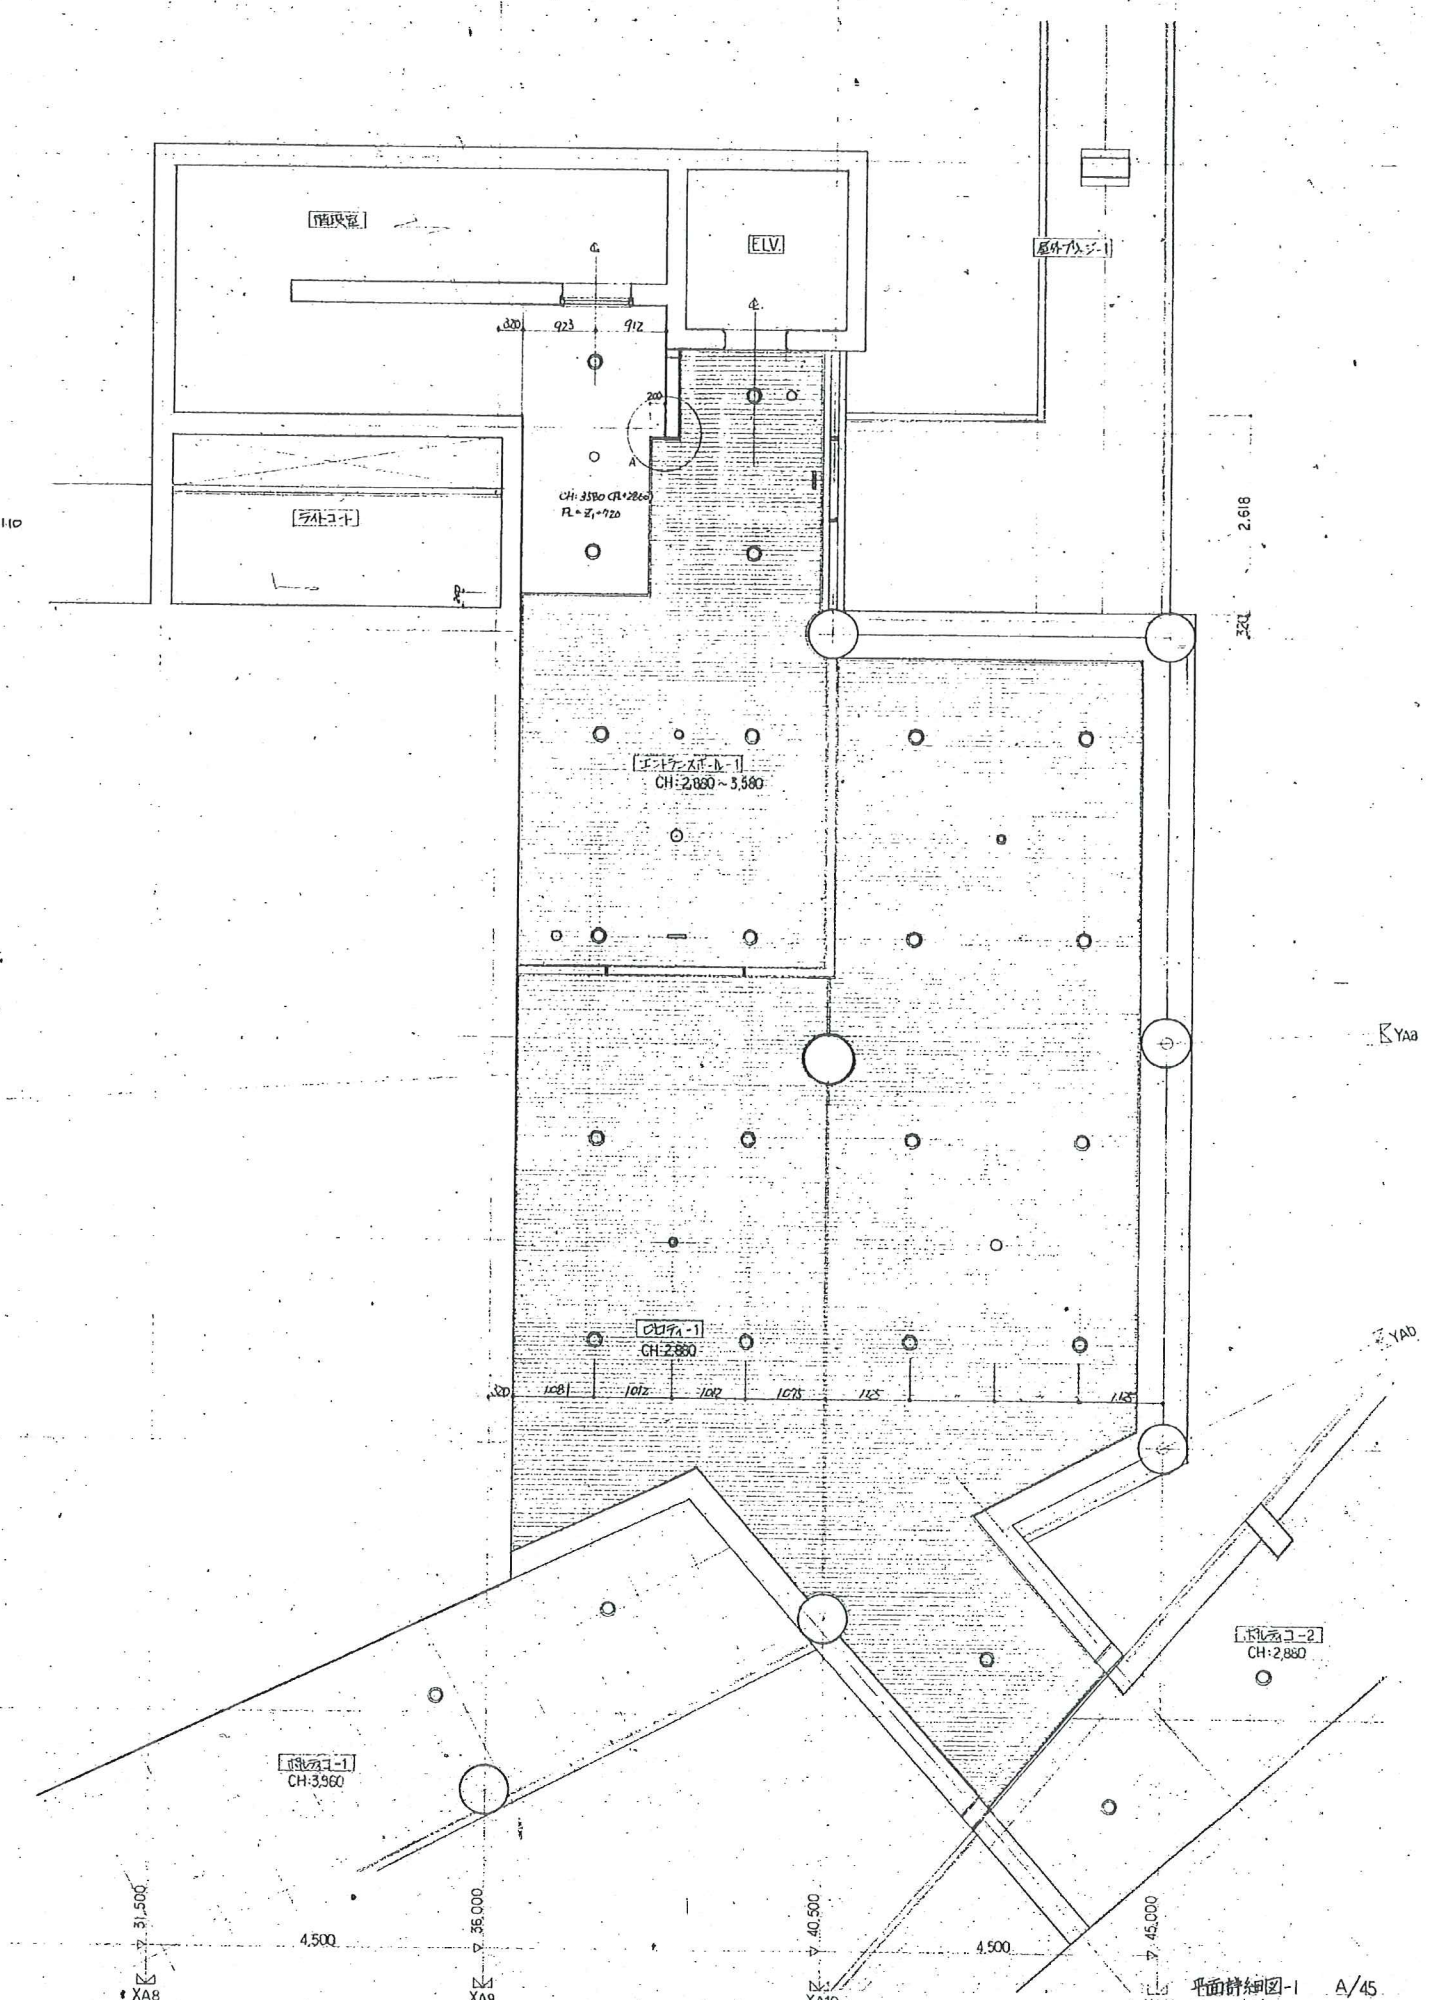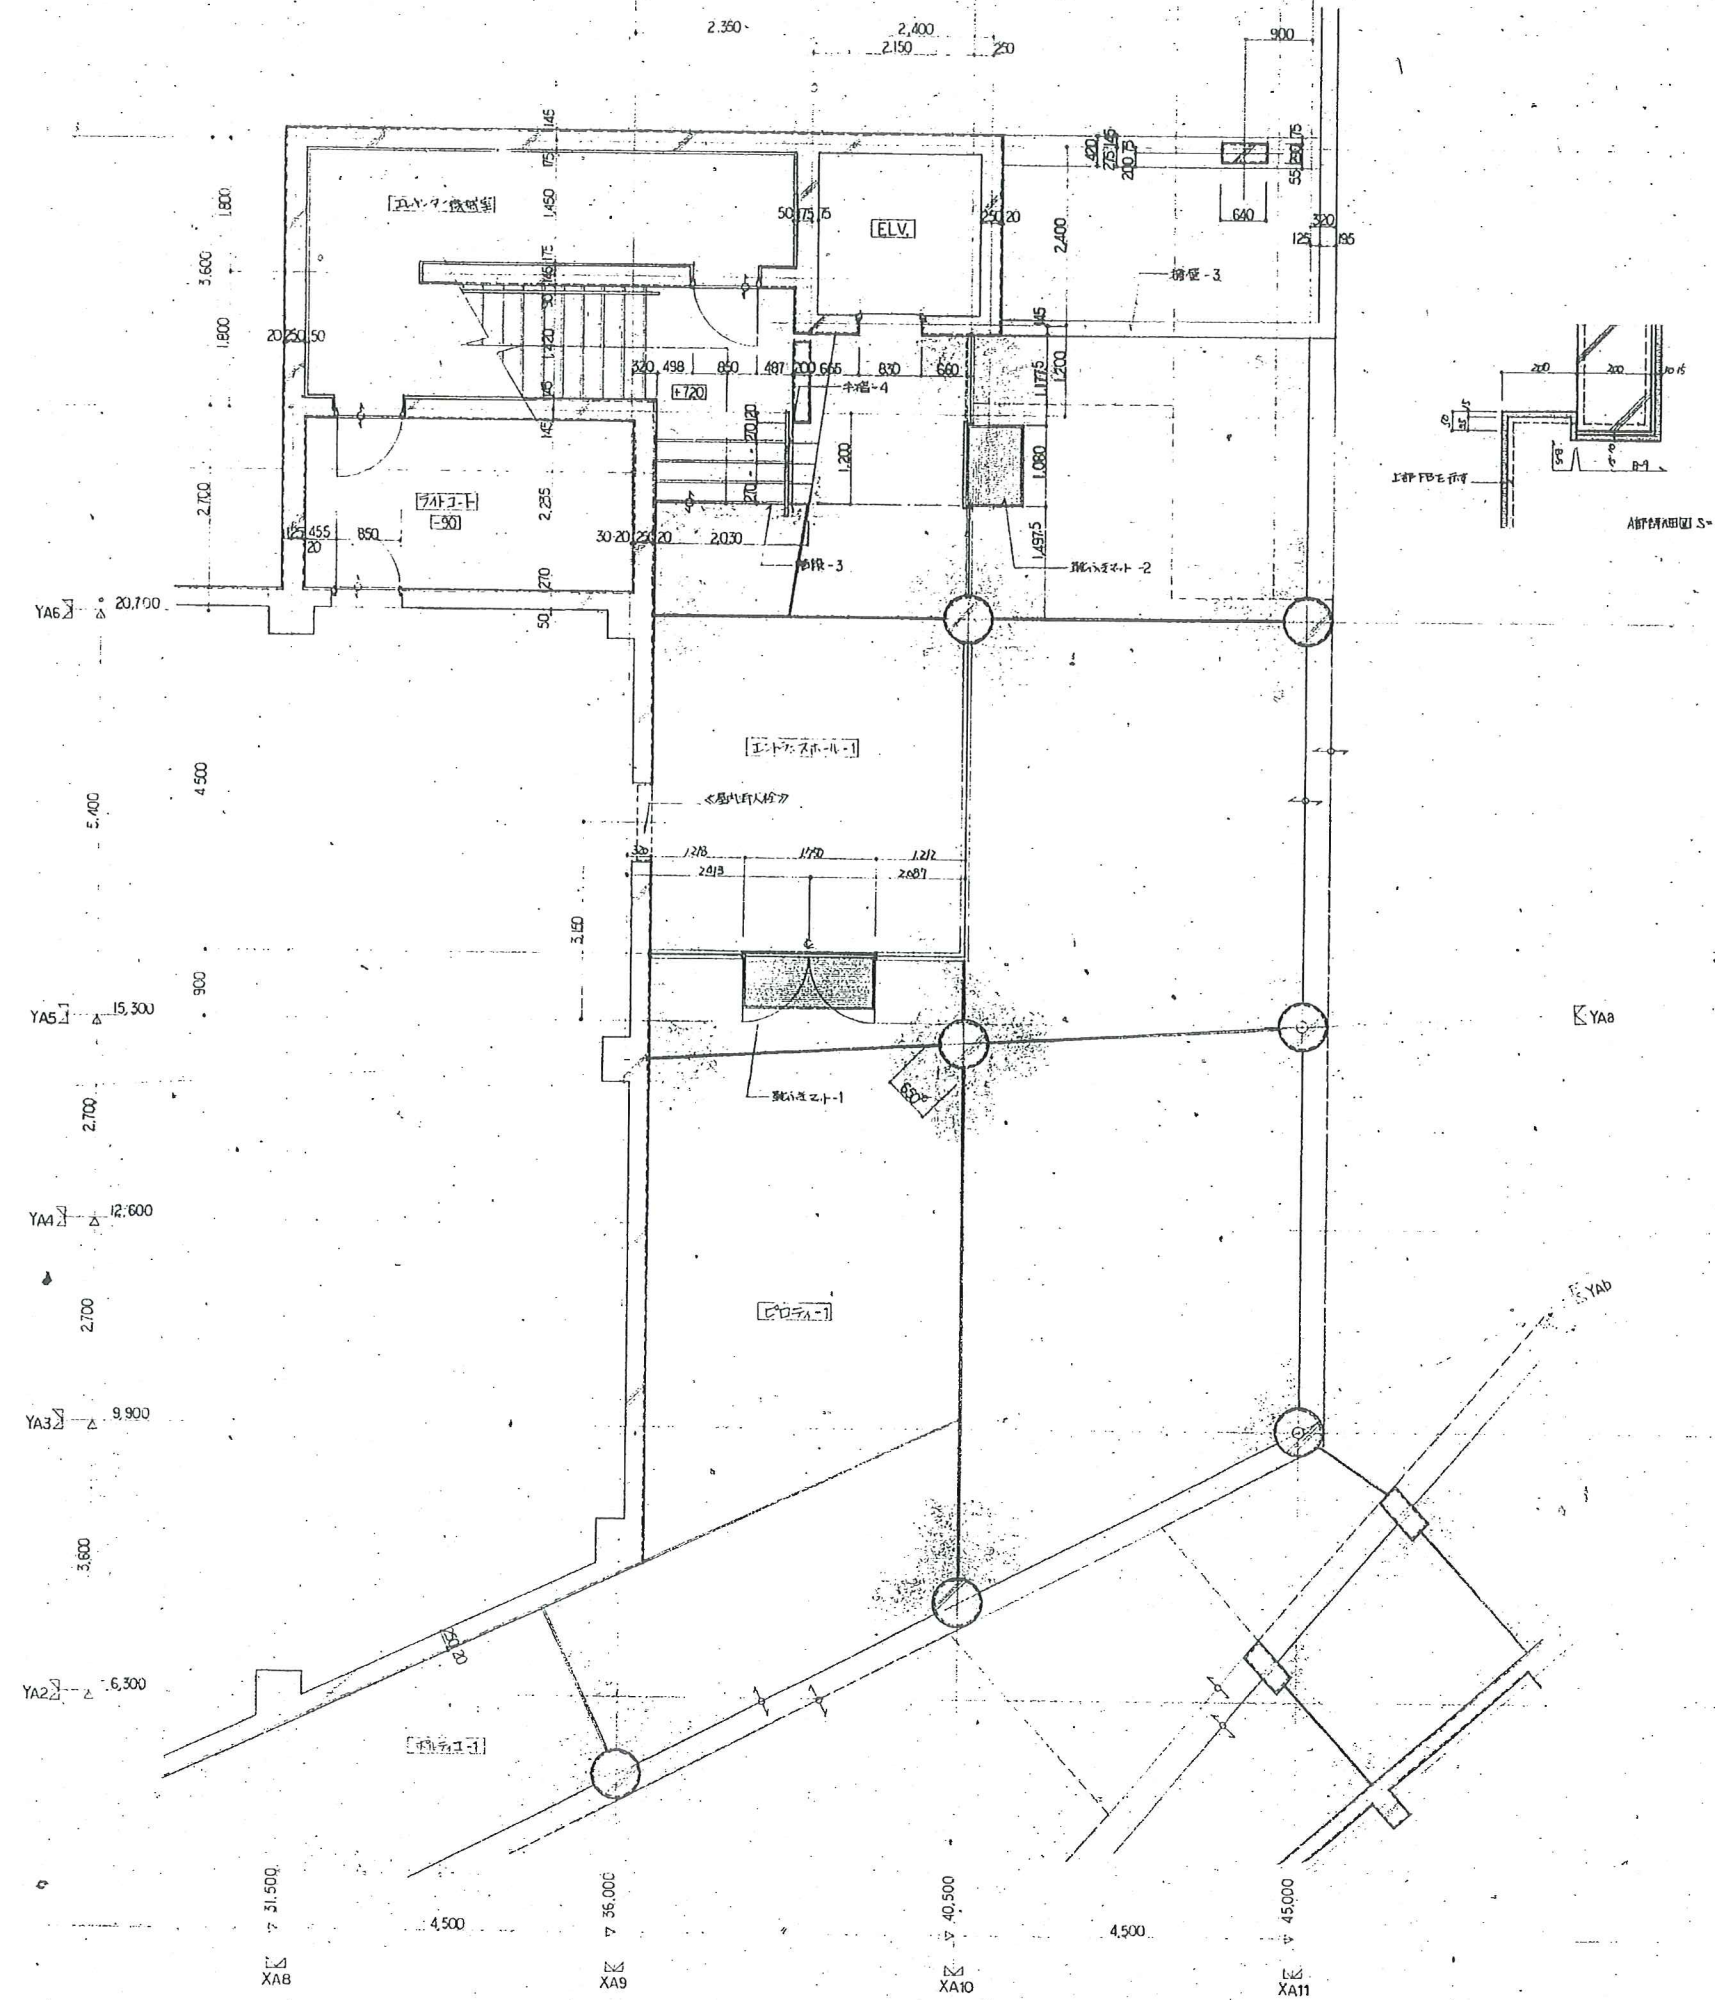


1/1 1/2 1/3 1/4 1/5 1/6  
 現場補足図  
 工務部  
 平成8年度町民体育館建設工事  
 平面詳細図 ④TF S=1/50

平面詳細図-1 A/45

監理事務所	設計主任担当
針生承一建築研究所	構造電気機械



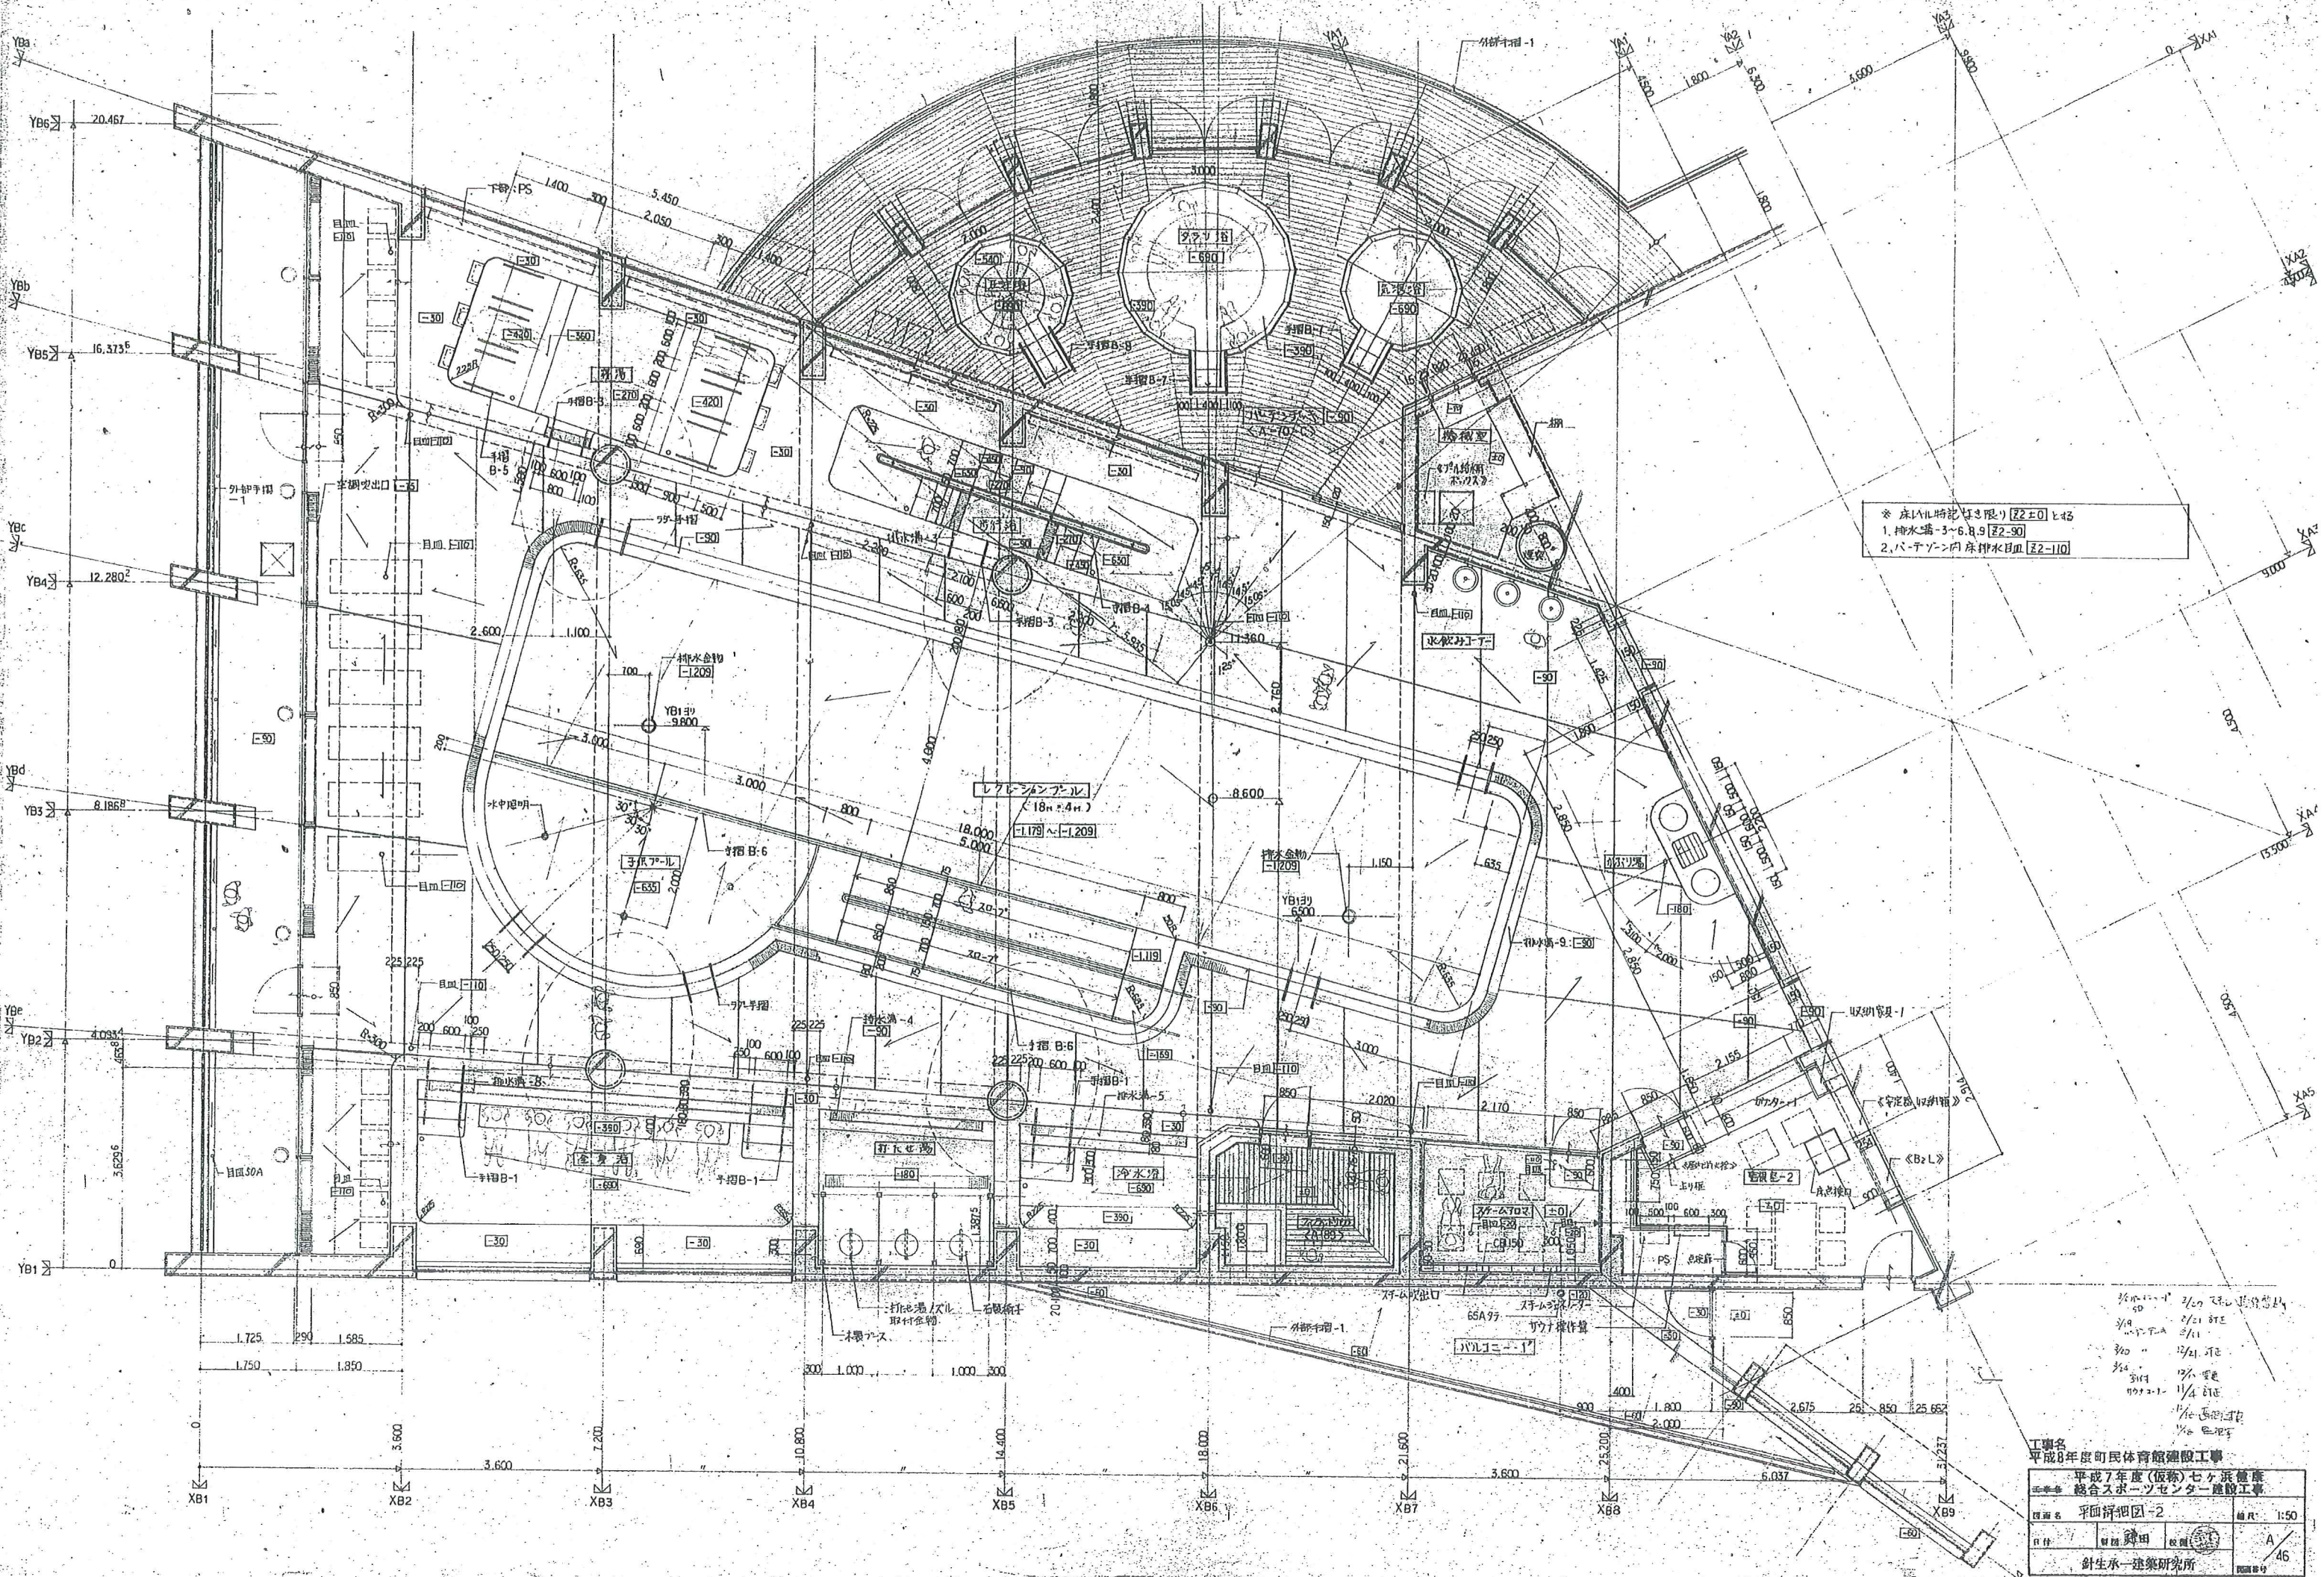


※床LVL特記(寸法限り) [E2-E10] と43  
 1. 排水溝-3~6, 8, 9 [E2-90]  
 2. パーテーション内床排水目皿 [E2-110]

2/27 2/28 2/29 3/1 3/2 3/3 3/4 3/5 3/6 3/7 3/8 3/9 3/10 3/11 3/12 3/13 3/14 3/15 3/16 3/17 3/18 3/19 3/20 3/21 3/22 3/23 3/24 3/25 3/26 3/27 3/28 3/29 3/30 3/31 4/1 4/2 4/3 4/4 4/5 4/6 4/7 4/8 4/9 4/10 4/11 4/12 4/13 4/14 4/15 4/16 4/17 4/18 4/19 4/20 4/21 4/22 4/23 4/24 4/25 4/26 4/27 4/28 4/29 4/30 4/31 5/1 5/2 5/3 5/4 5/5 5/6 5/7 5/8 5/9 5/10 5/11 5/12 5/13 5/14 5/15 5/16 5/17 5/18 5/19 5/20 5/21 5/22 5/23 5/24 5/25 5/26 5/27 5/28 5/29 5/30 5/31 6/1 6/2 6/3 6/4 6/5 6/6 6/7 6/8 6/9 6/10 6/11 6/12 6/13 6/14 6/15 6/16 6/17 6/18 6/19 6/20 6/21 6/22 6/23 6/24 6/25 6/26 6/27 6/28 6/29 6/30 6/31 7/1 7/2 7/3 7/4 7/5 7/6 7/7 7/8 7/9 7/10 7/11 7/12 7/13 7/14 7/15 7/16 7/17 7/18 7/19 7/20 7/21 7/22 7/23 7/24 7/25 7/26 7/27 7/28 7/29 7/30 7/31 8/1 8/2 8/3 8/4 8/5 8/6 8/7 8/8 8/9 8/10 8/11 8/12 8/13 8/14 8/15 8/16 8/17 8/18 8/19 8/20 8/21 8/22 8/23 8/24 8/25 8/26 8/27 8/28 8/29 8/30 8/31 9/1 9/2 9/3 9/4 9/5 9/6 9/7 9/8 9/9 9/10 9/11 9/12 9/13 9/14 9/15 9/16 9/17 9/18 9/19 9/20 9/21 9/22 9/23 9/24 9/25 9/26 9/27 9/28 9/29 9/30 9/31 10/1 10/2 10/3 10/4 10/5 10/6 10/7 10/8 10/9 10/10 10/11 10/12 10/13 10/14 10/15 10/16 10/17 10/18 10/19 10/20 10/21 10/22 10/23 10/24 10/25 10/26 10/27 10/28 10/29 10/30 10/31 11/1 11/2 11/3 11/4 11/5 11/6 11/7 11/8 11/9 11/10 11/11 11/12 11/13 11/14 11/15 11/16 11/17 11/18 11/19 11/20 11/21 11/22 11/23 11/24 11/25 11/26 11/27 11/28 11/29 11/30 11/31 12/1 12/2 12/3 12/4 12/5 12/6 12/7 12/8 12/9 12/10 12/11 12/12 12/13 12/14 12/15 12/16 12/17 12/18 12/19 12/20 12/21 12/22 12/23 12/24 12/25 12/26 12/27 12/28 12/29 12/30 12/31

工事名 平成8年度町民体育館建設工事  
 平成7年度(仮称)七ヶ浜健康  
 総合スポーツセンター建設工事  
 平面図 平面図-2 縮尺 1:50  
 日付 1996.11.14 図面 A/46  
 針生承一建築研究所



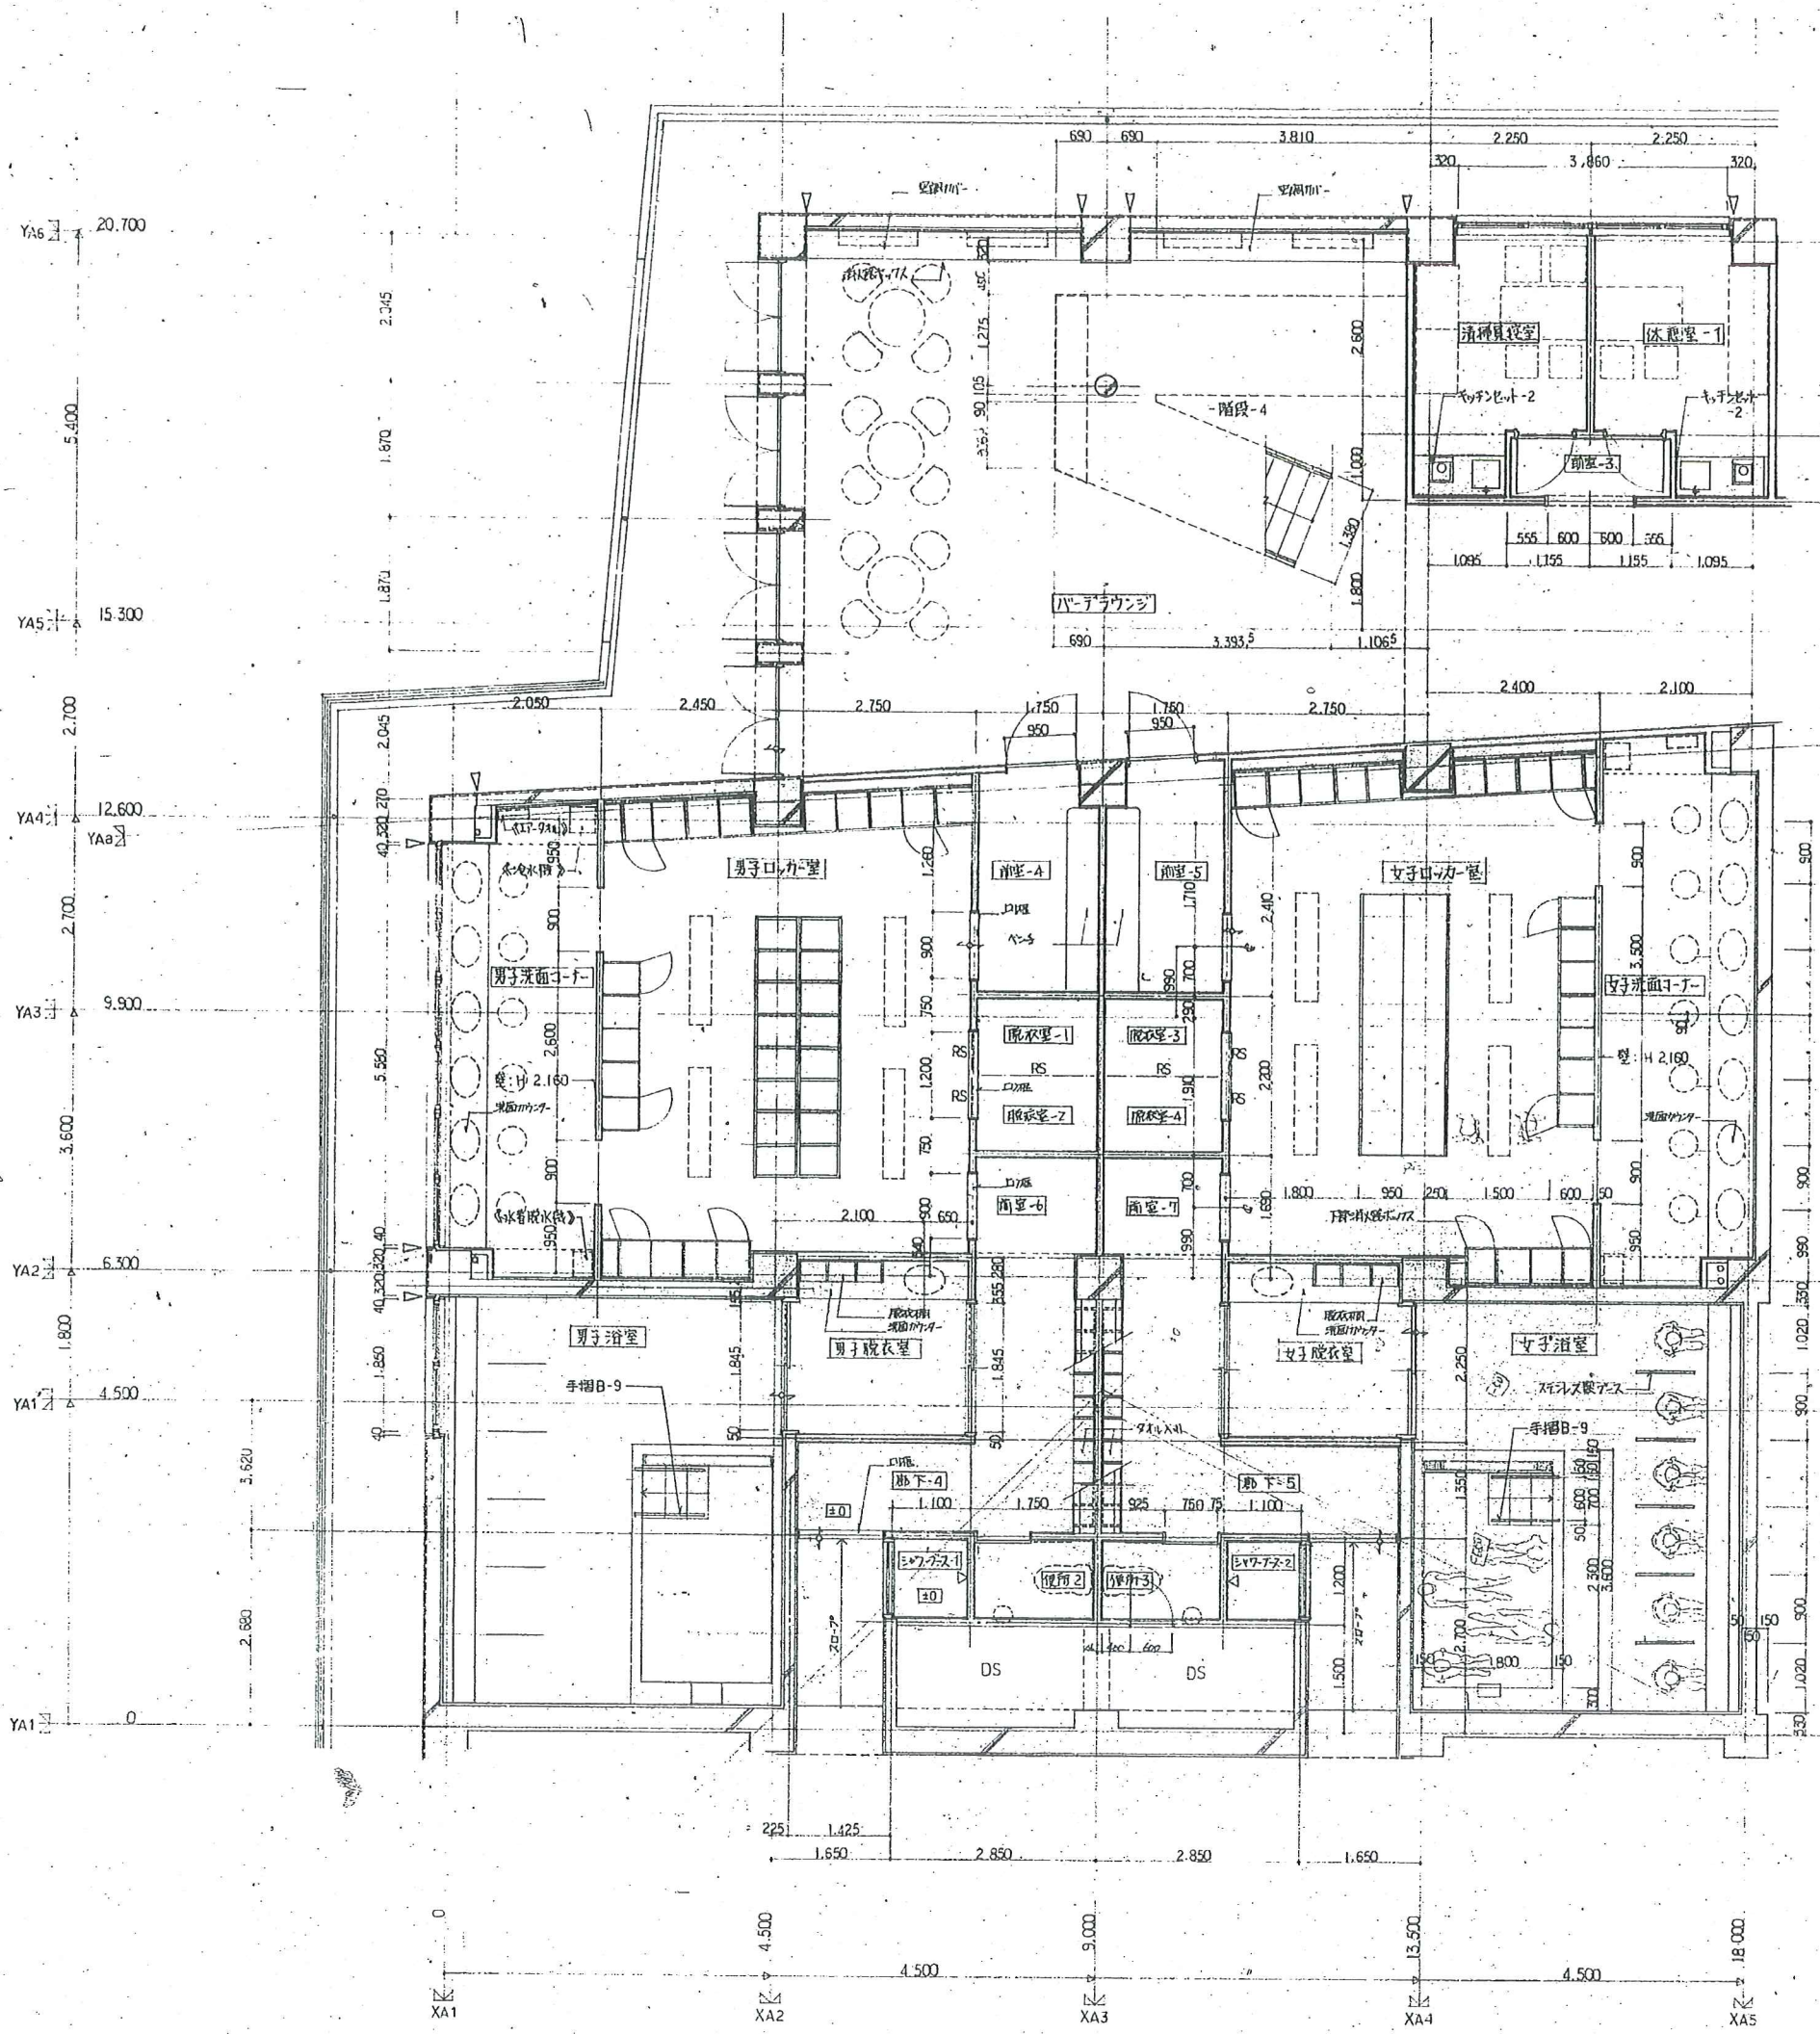


平面詳細図-3 A/47  
 9/16 1/16  
 1/17 XA5のみ  
 1/16 変更  
 1/15 変更  
 1/14 変更

工事名  
 平成8年度町民体育館増設工事  
 現場補足図

監理事務所	総括主任担当
針生永一建築研究所	横道 電気 横道

平面詳細図 02F-1  
 S:1:50



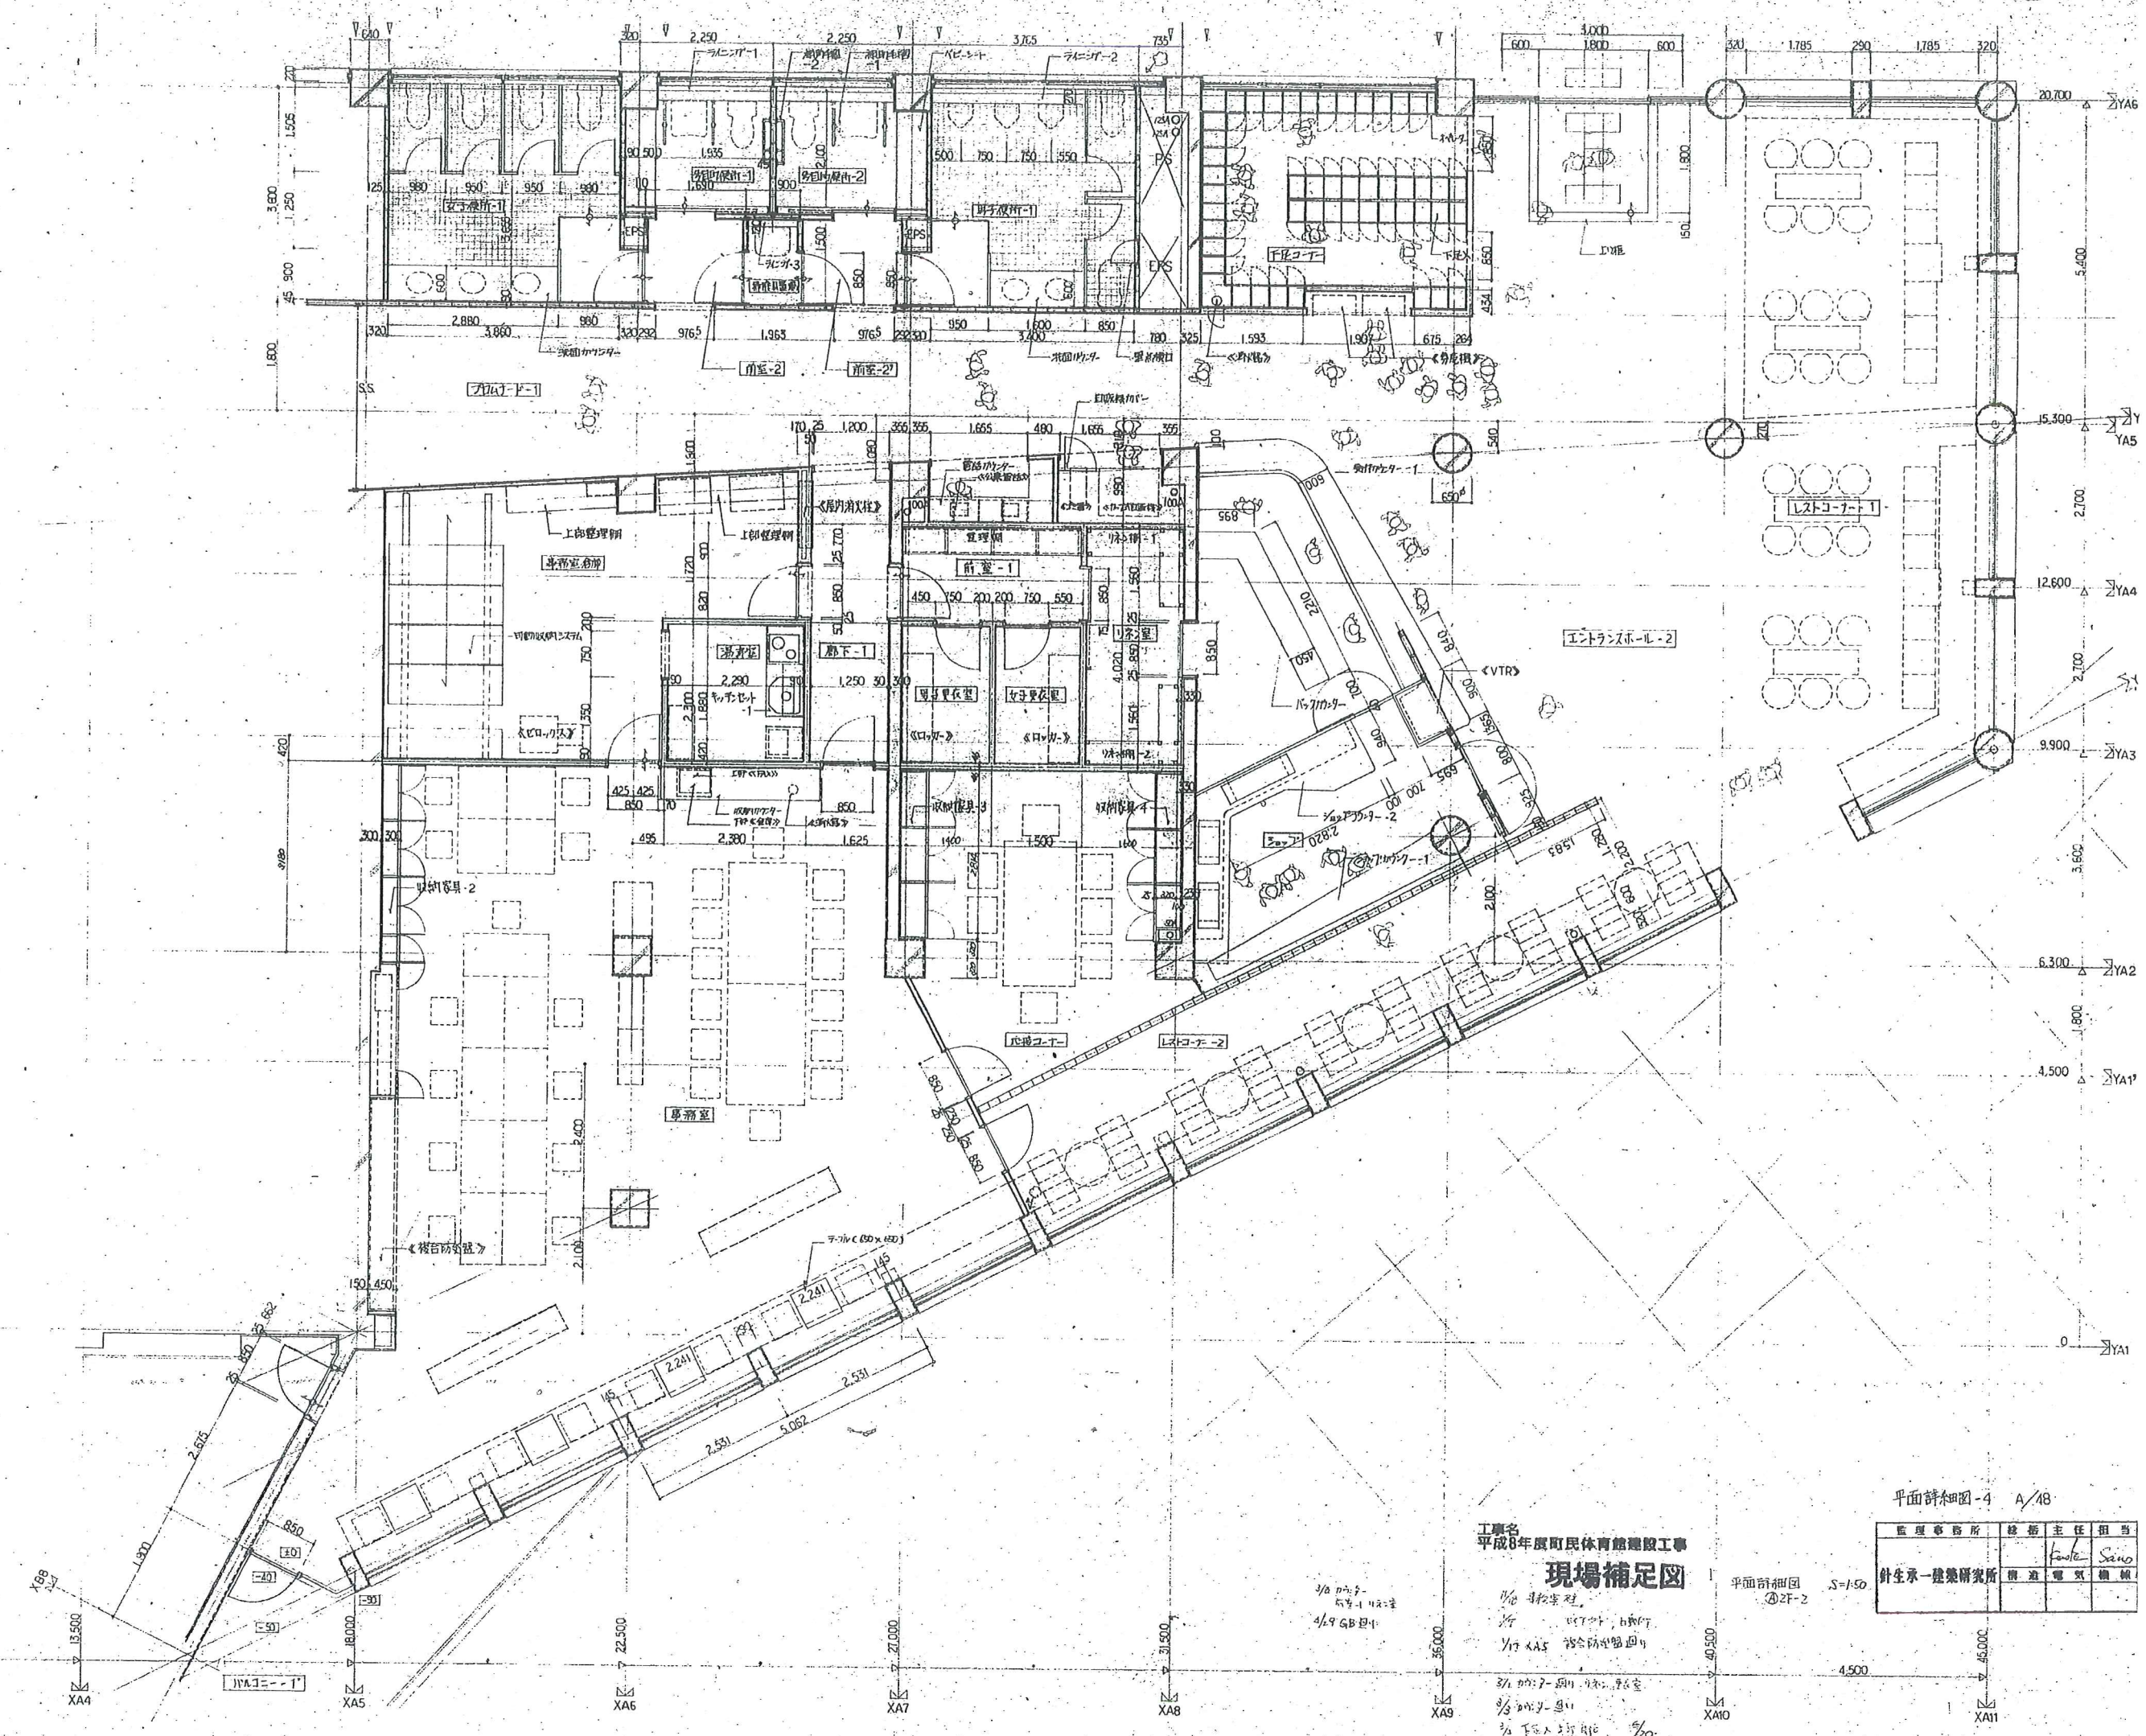


工事名  
平成8年度町民体育館建設工事  
**現場補足図**

1/20 現場写真  
1/20 設計図  
1/10 XA5 総合防犯監視  
1/10 XA2-2 照明器具設置  
1/20 XA1 下地工事



平面詳細図-4 A/18

監理事務所	総務主任担当
針生承一建築研究所	針生 承一
	横道 隆夫
	横道 隆夫

平面詳細図  
④ZF-2 S=1/50

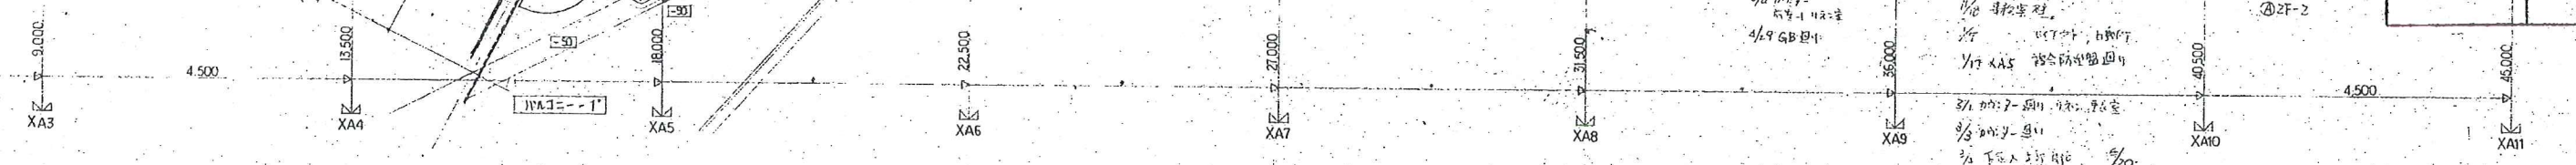




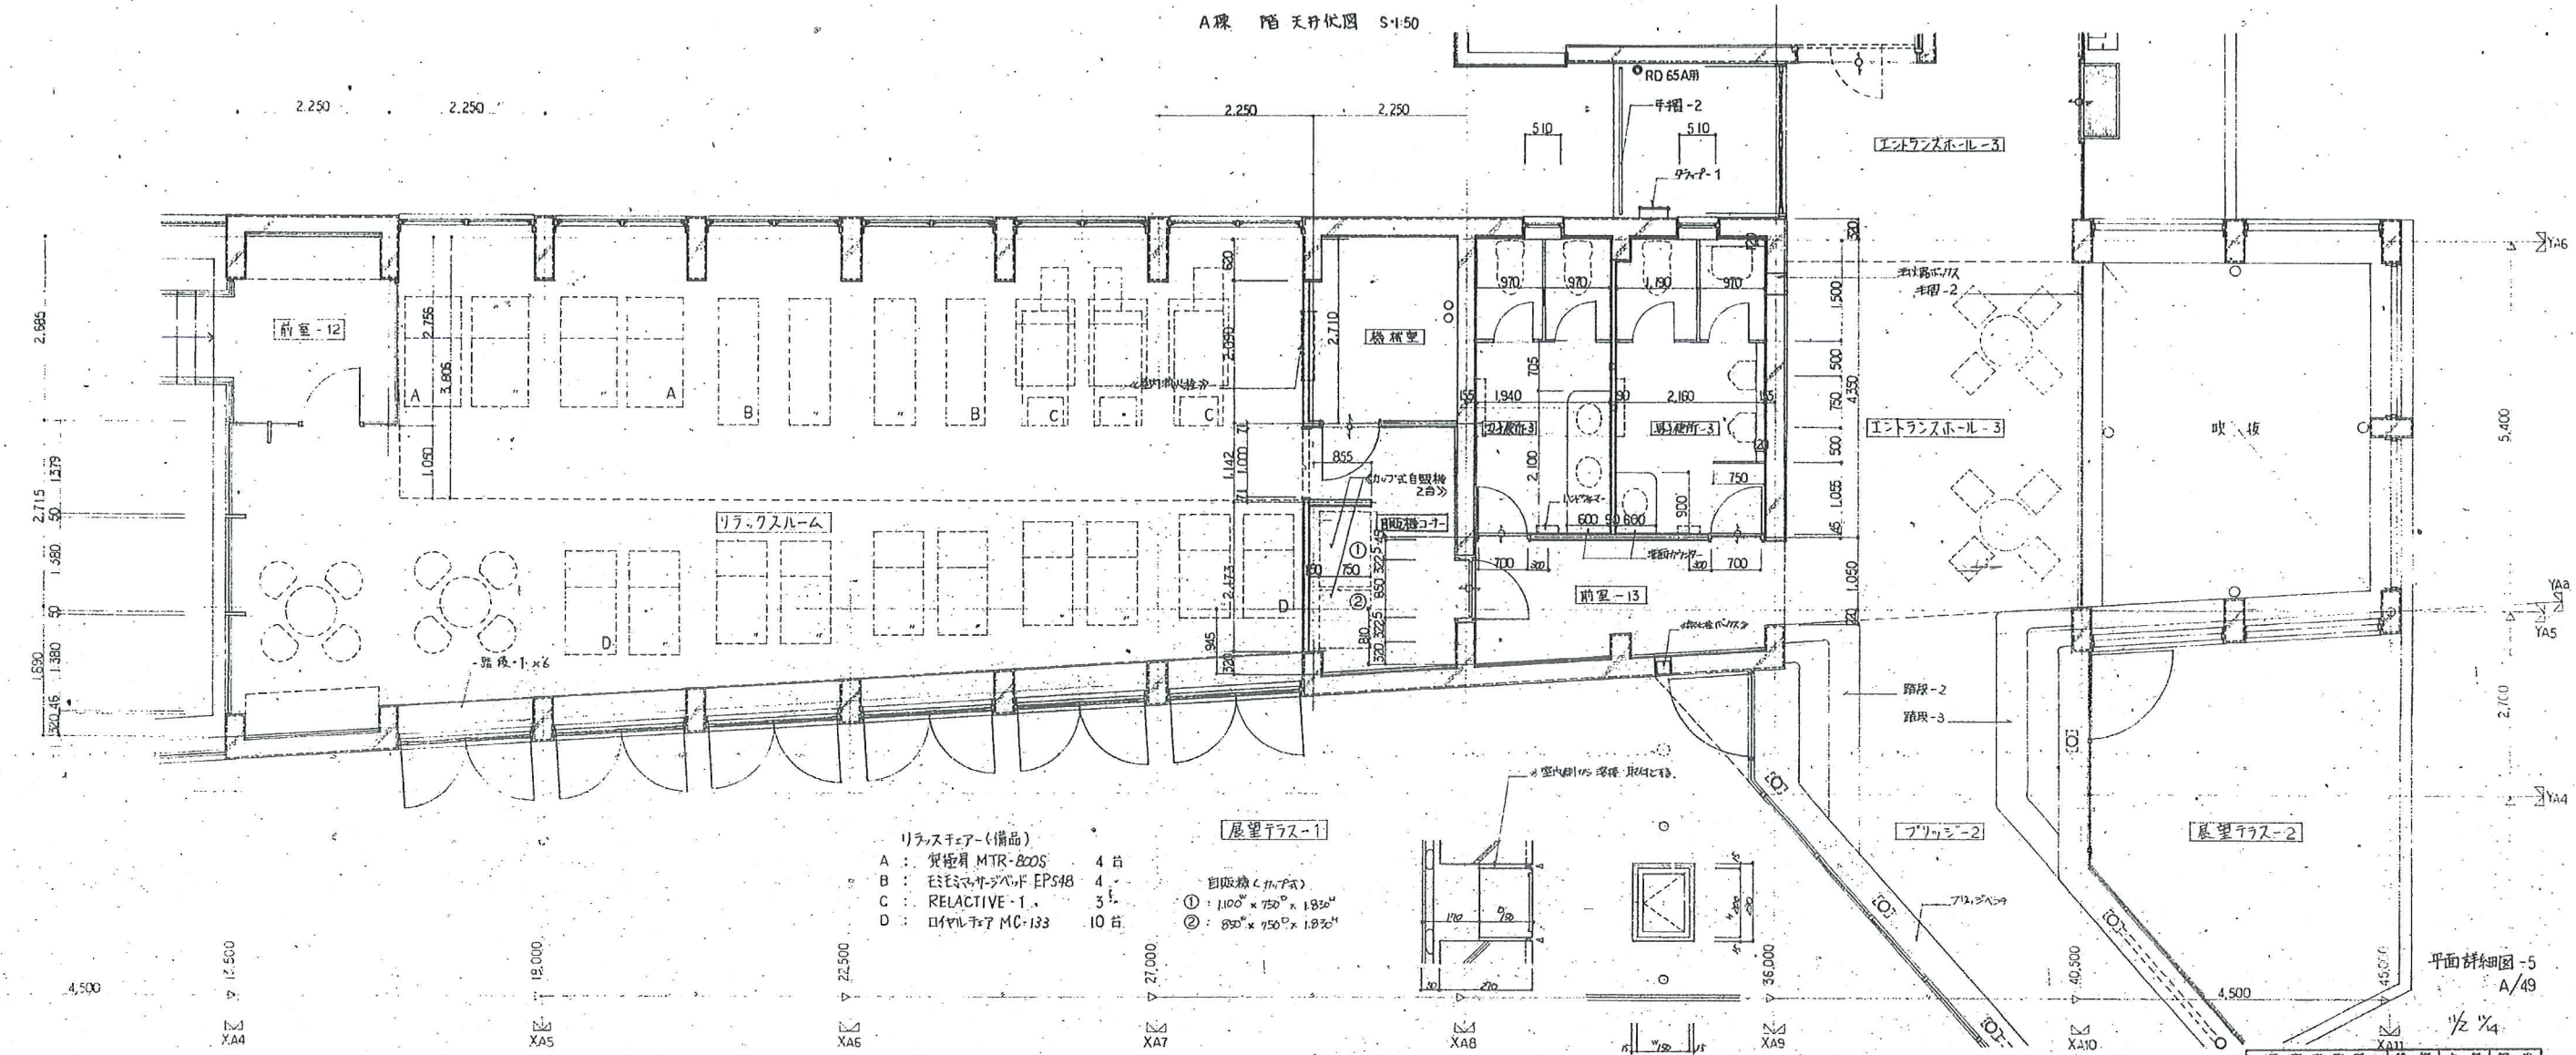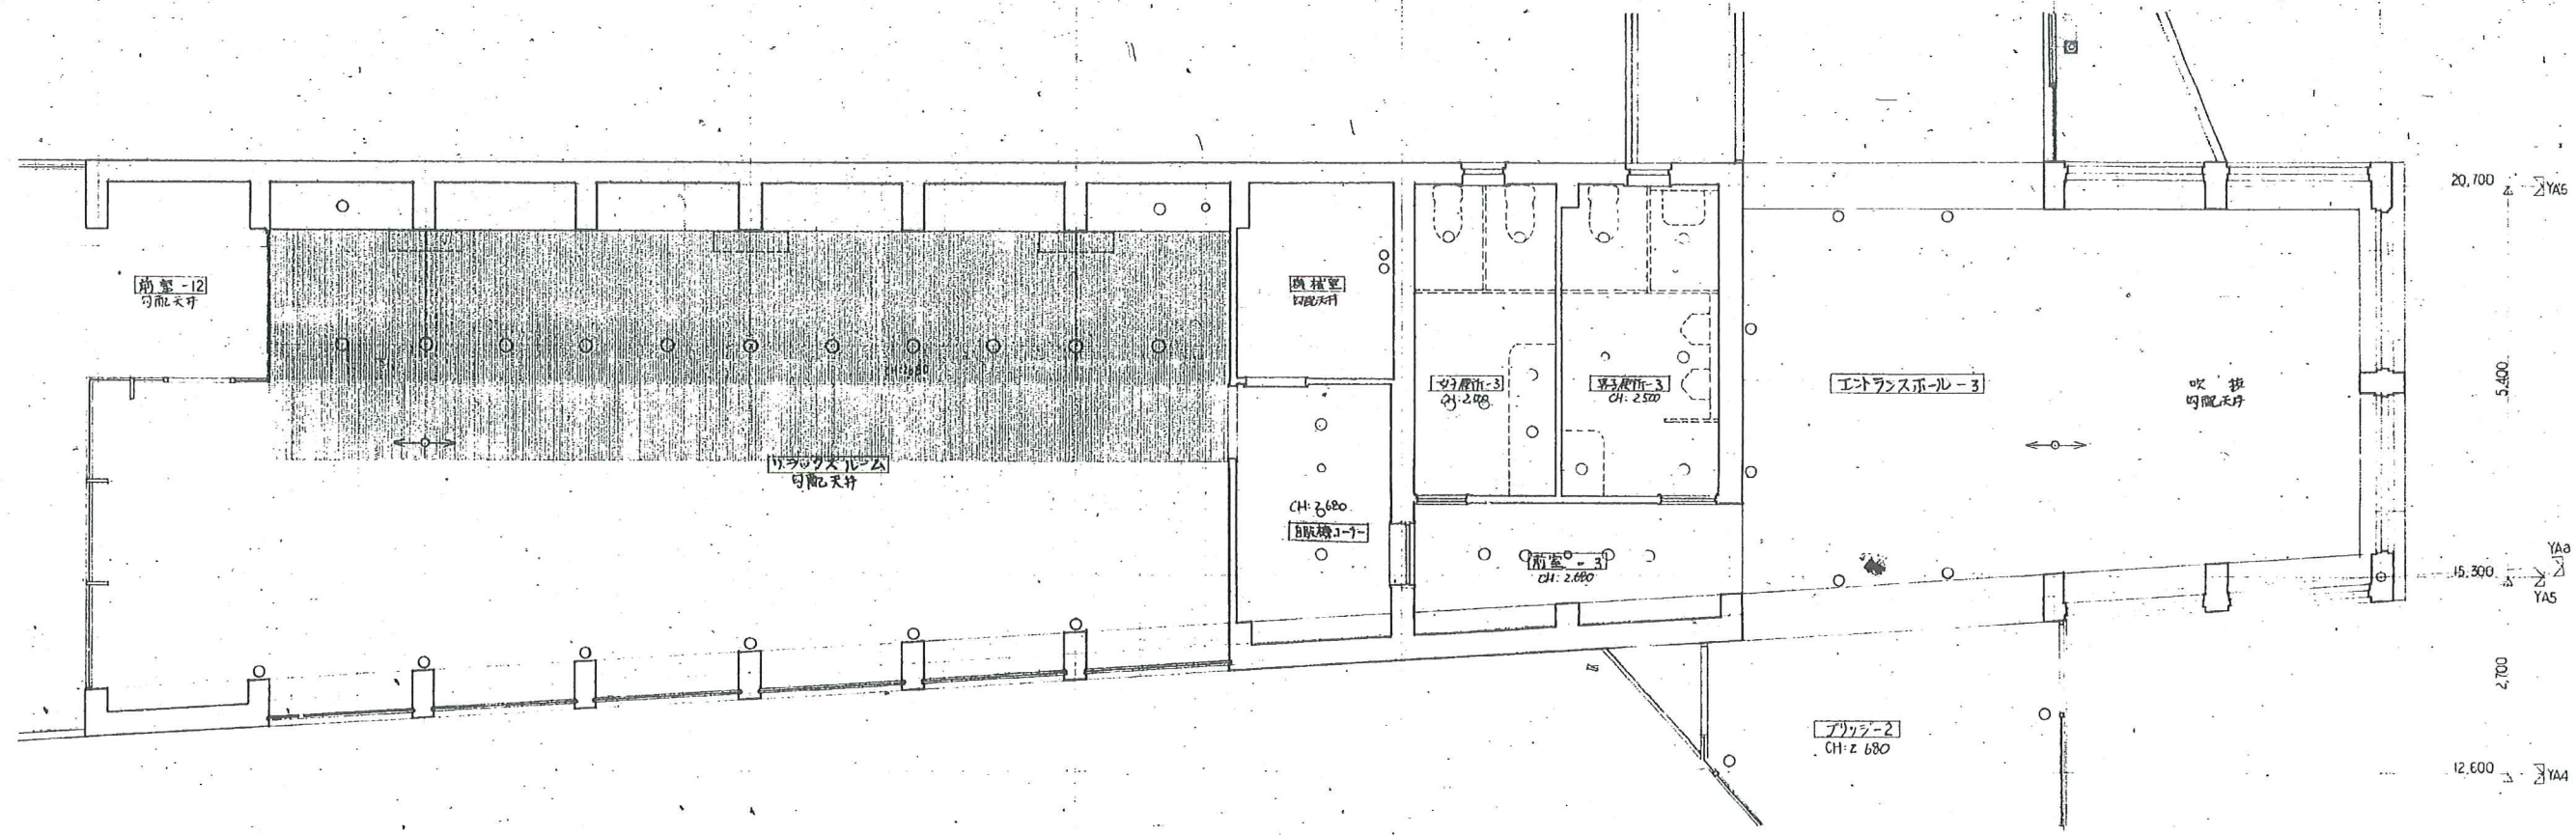

- リラックスチェア(備品)
- A : 背板用 MTR-800S 4 台
  - B : E&S マルチバフ EFS48 4 台
  - C : RELACTIVE-1 3 台
  - D : ロイヤル77 MC-133 10 台

- 展望テラス-1
- 自販機(カプセル)
- ① : 1100 x 750 x 1.85m
  - ② : 850 x 750 x 1.85m

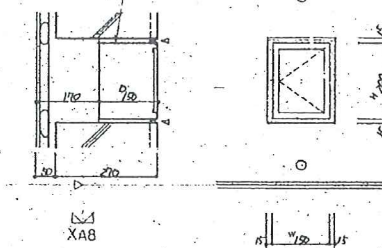

工事名  
平成8年度町民体育館建設工事  
現場補足図

監理事務所	総務主任	担当
針生承一建築研究所	須田 龍一	電氣 櫻井 博

平面詳細図-5  
A/49  
1/2 1/4

図面作成: 長谷川精工 B3-SW  
現場 不備事項確認 日付 7/15



YC2 Δ 8,100

YC1

YC3 Δ 12,600

4,500

YC2 Δ 8,100

YCa

4,800

3,300

YC1

XC1

XC2



XC3

XC4

XC5

XC6

XC7

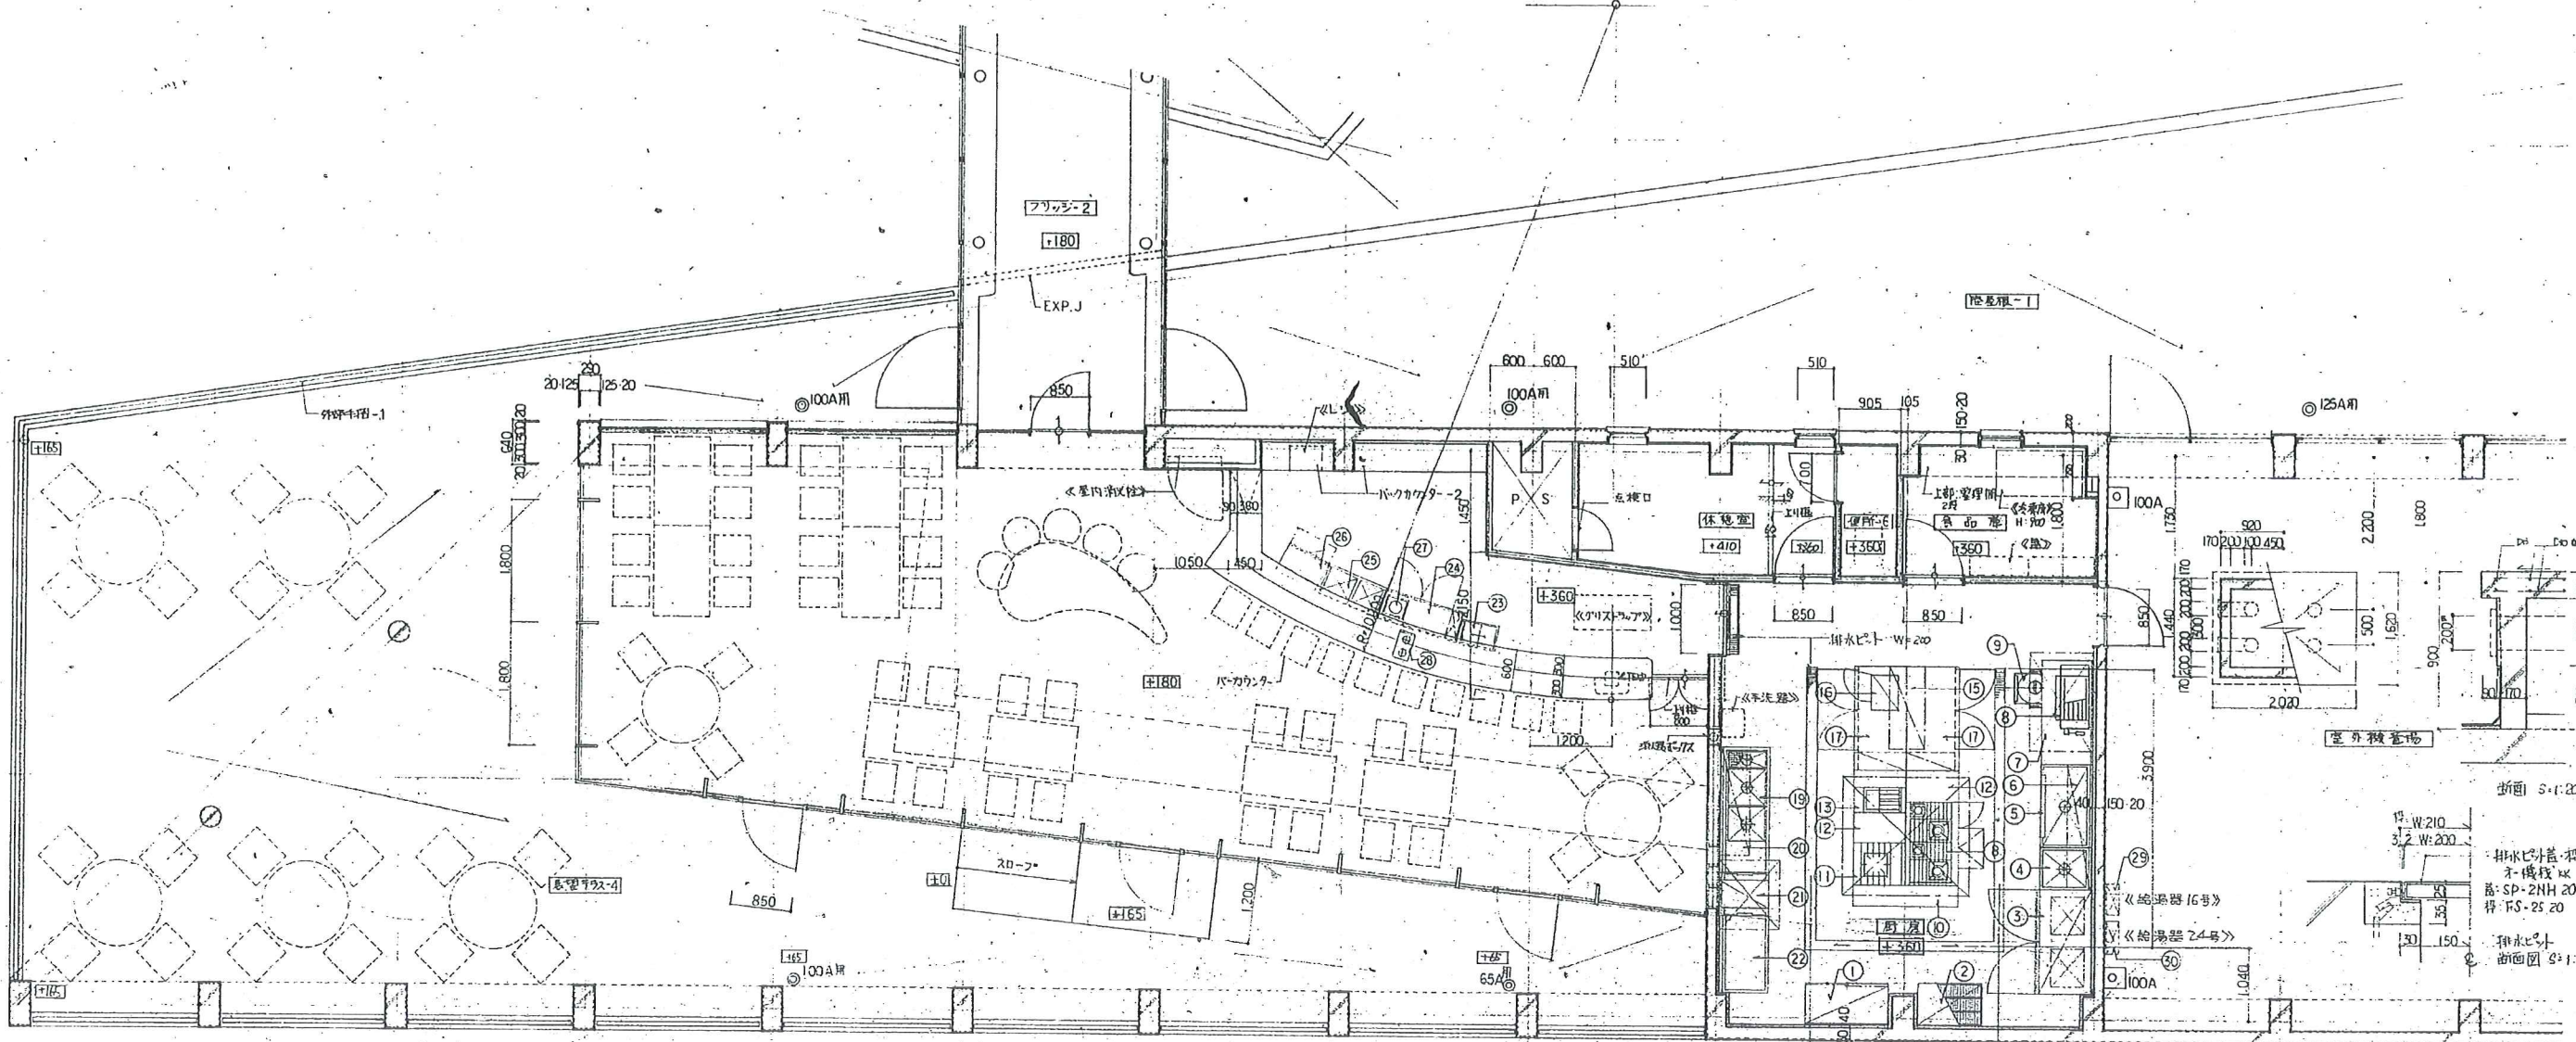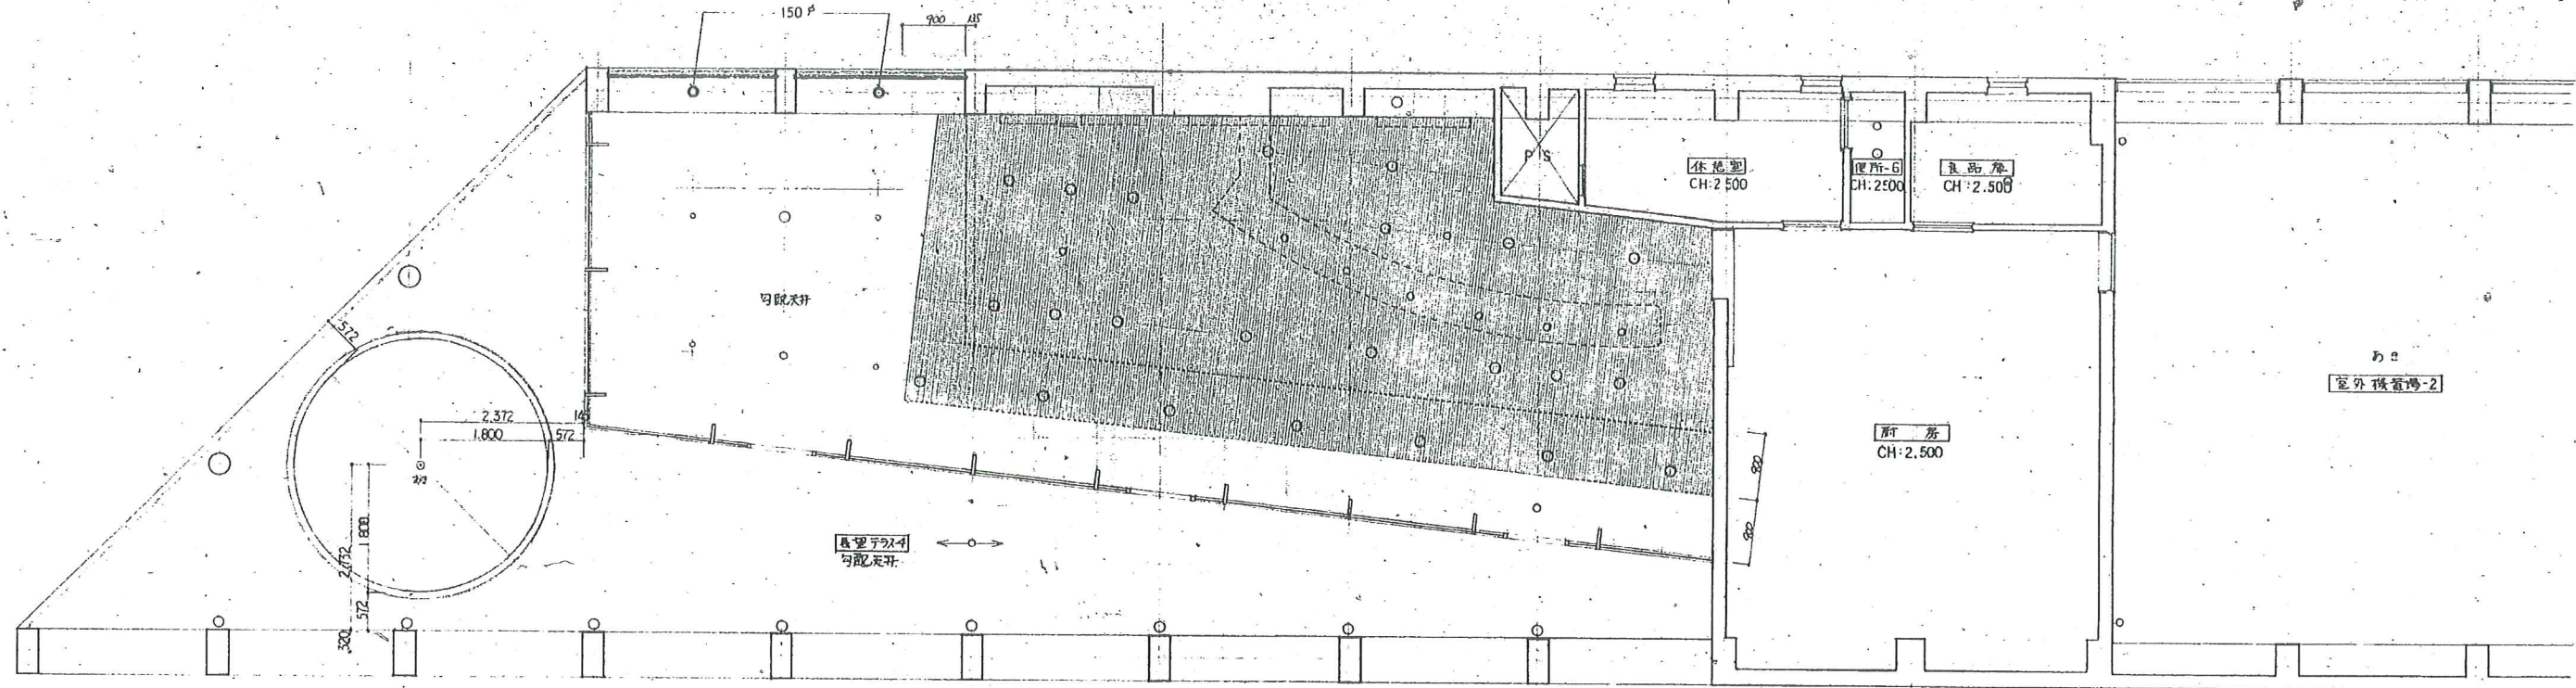


ハーカウンター席 10席  
 4人用×10 40席  
 50席  
 テラス  
 4人用×5×20席

現場補足図  
 平成8年度町民体育館補設工事  
 平面図細図-6  
 1/50  
 大井 啓  
 大井 啓

監理事務所	設計主任	担当
針生 承一	大井 啓	大井 啓



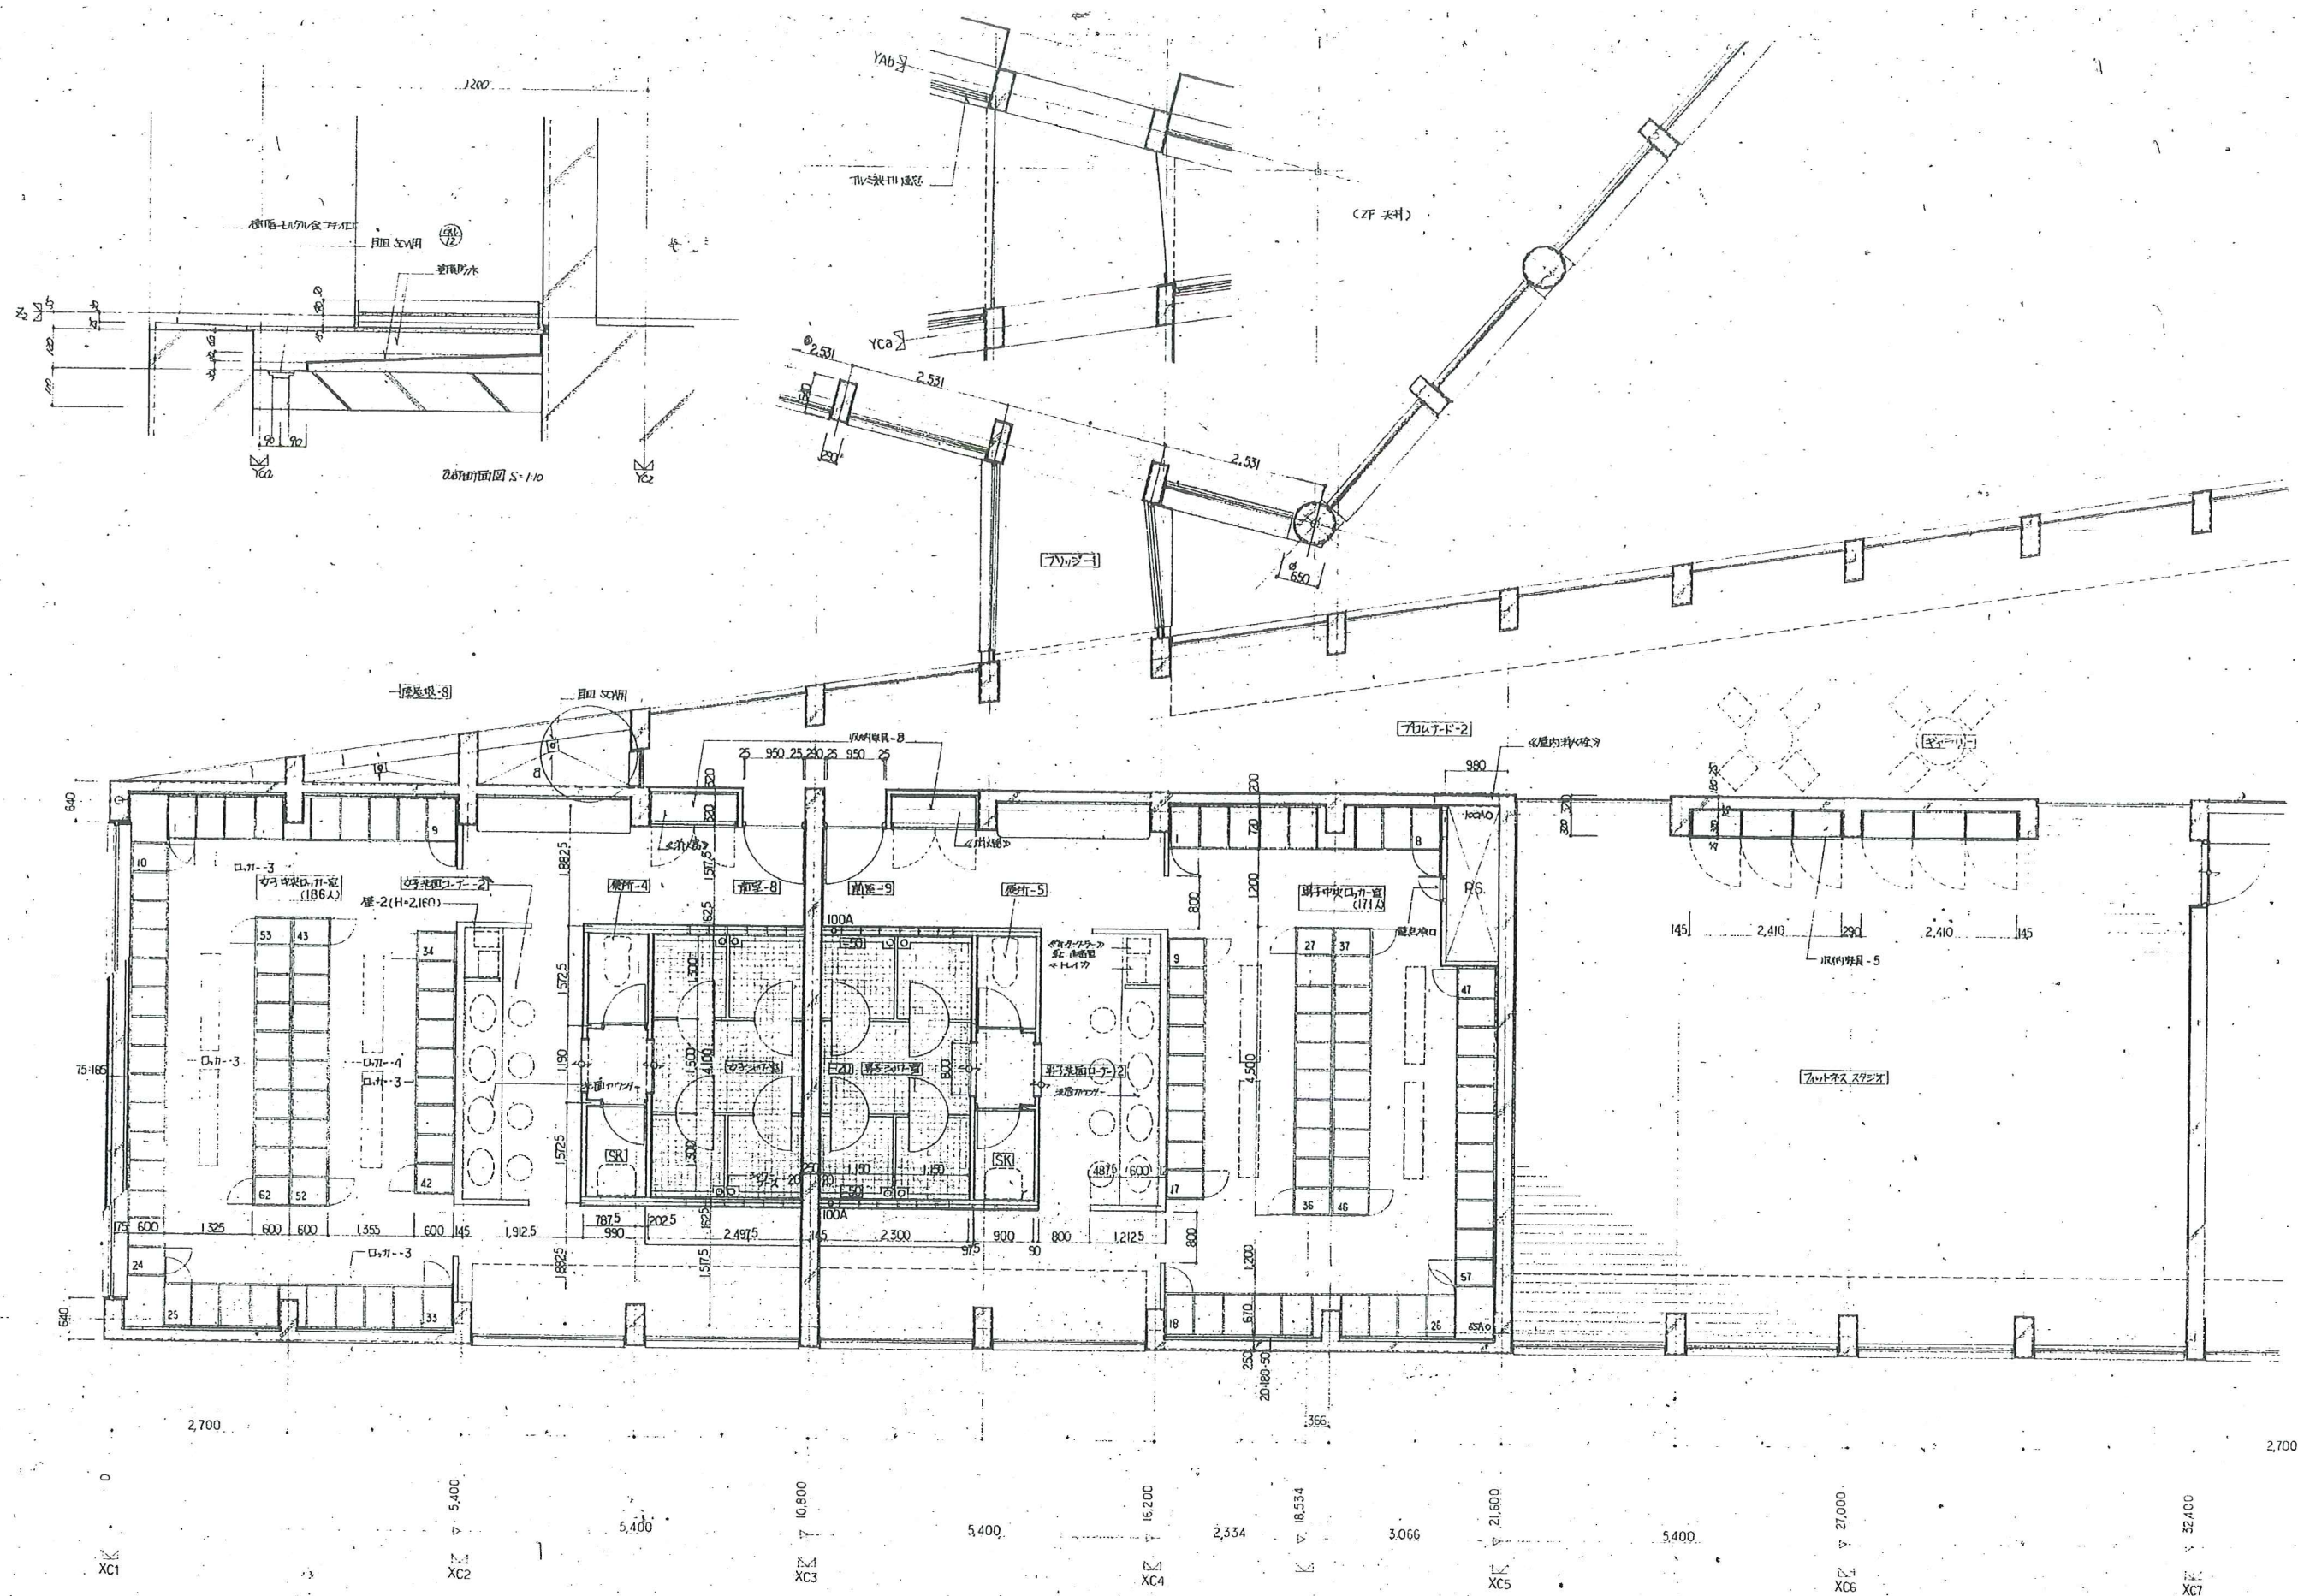

Yc3 12,600  
 4,500  
 Yc2 8,100  
 Yc1 0

2,700  
 5,400  
 10,800  
 5,400  
 2,334  
 3,066  
 21,600  
 5,400  
 27,000  
 32,400  
 5,400

Xc1 Xc2 Xc3 Xc4 Xc5 Xc6 Xc7


平面詳細図-7 A/51  
 1/2  
 2018.8  
 1/20

工事名  
 平成8年度町民体育館建設工事  
**現場補足図**

平面詳細図 S-1/10  
 2F-1

監理事務所	設計主任担当
針生水一建築研究所	Kwate Sanz
	構造 電気 機械



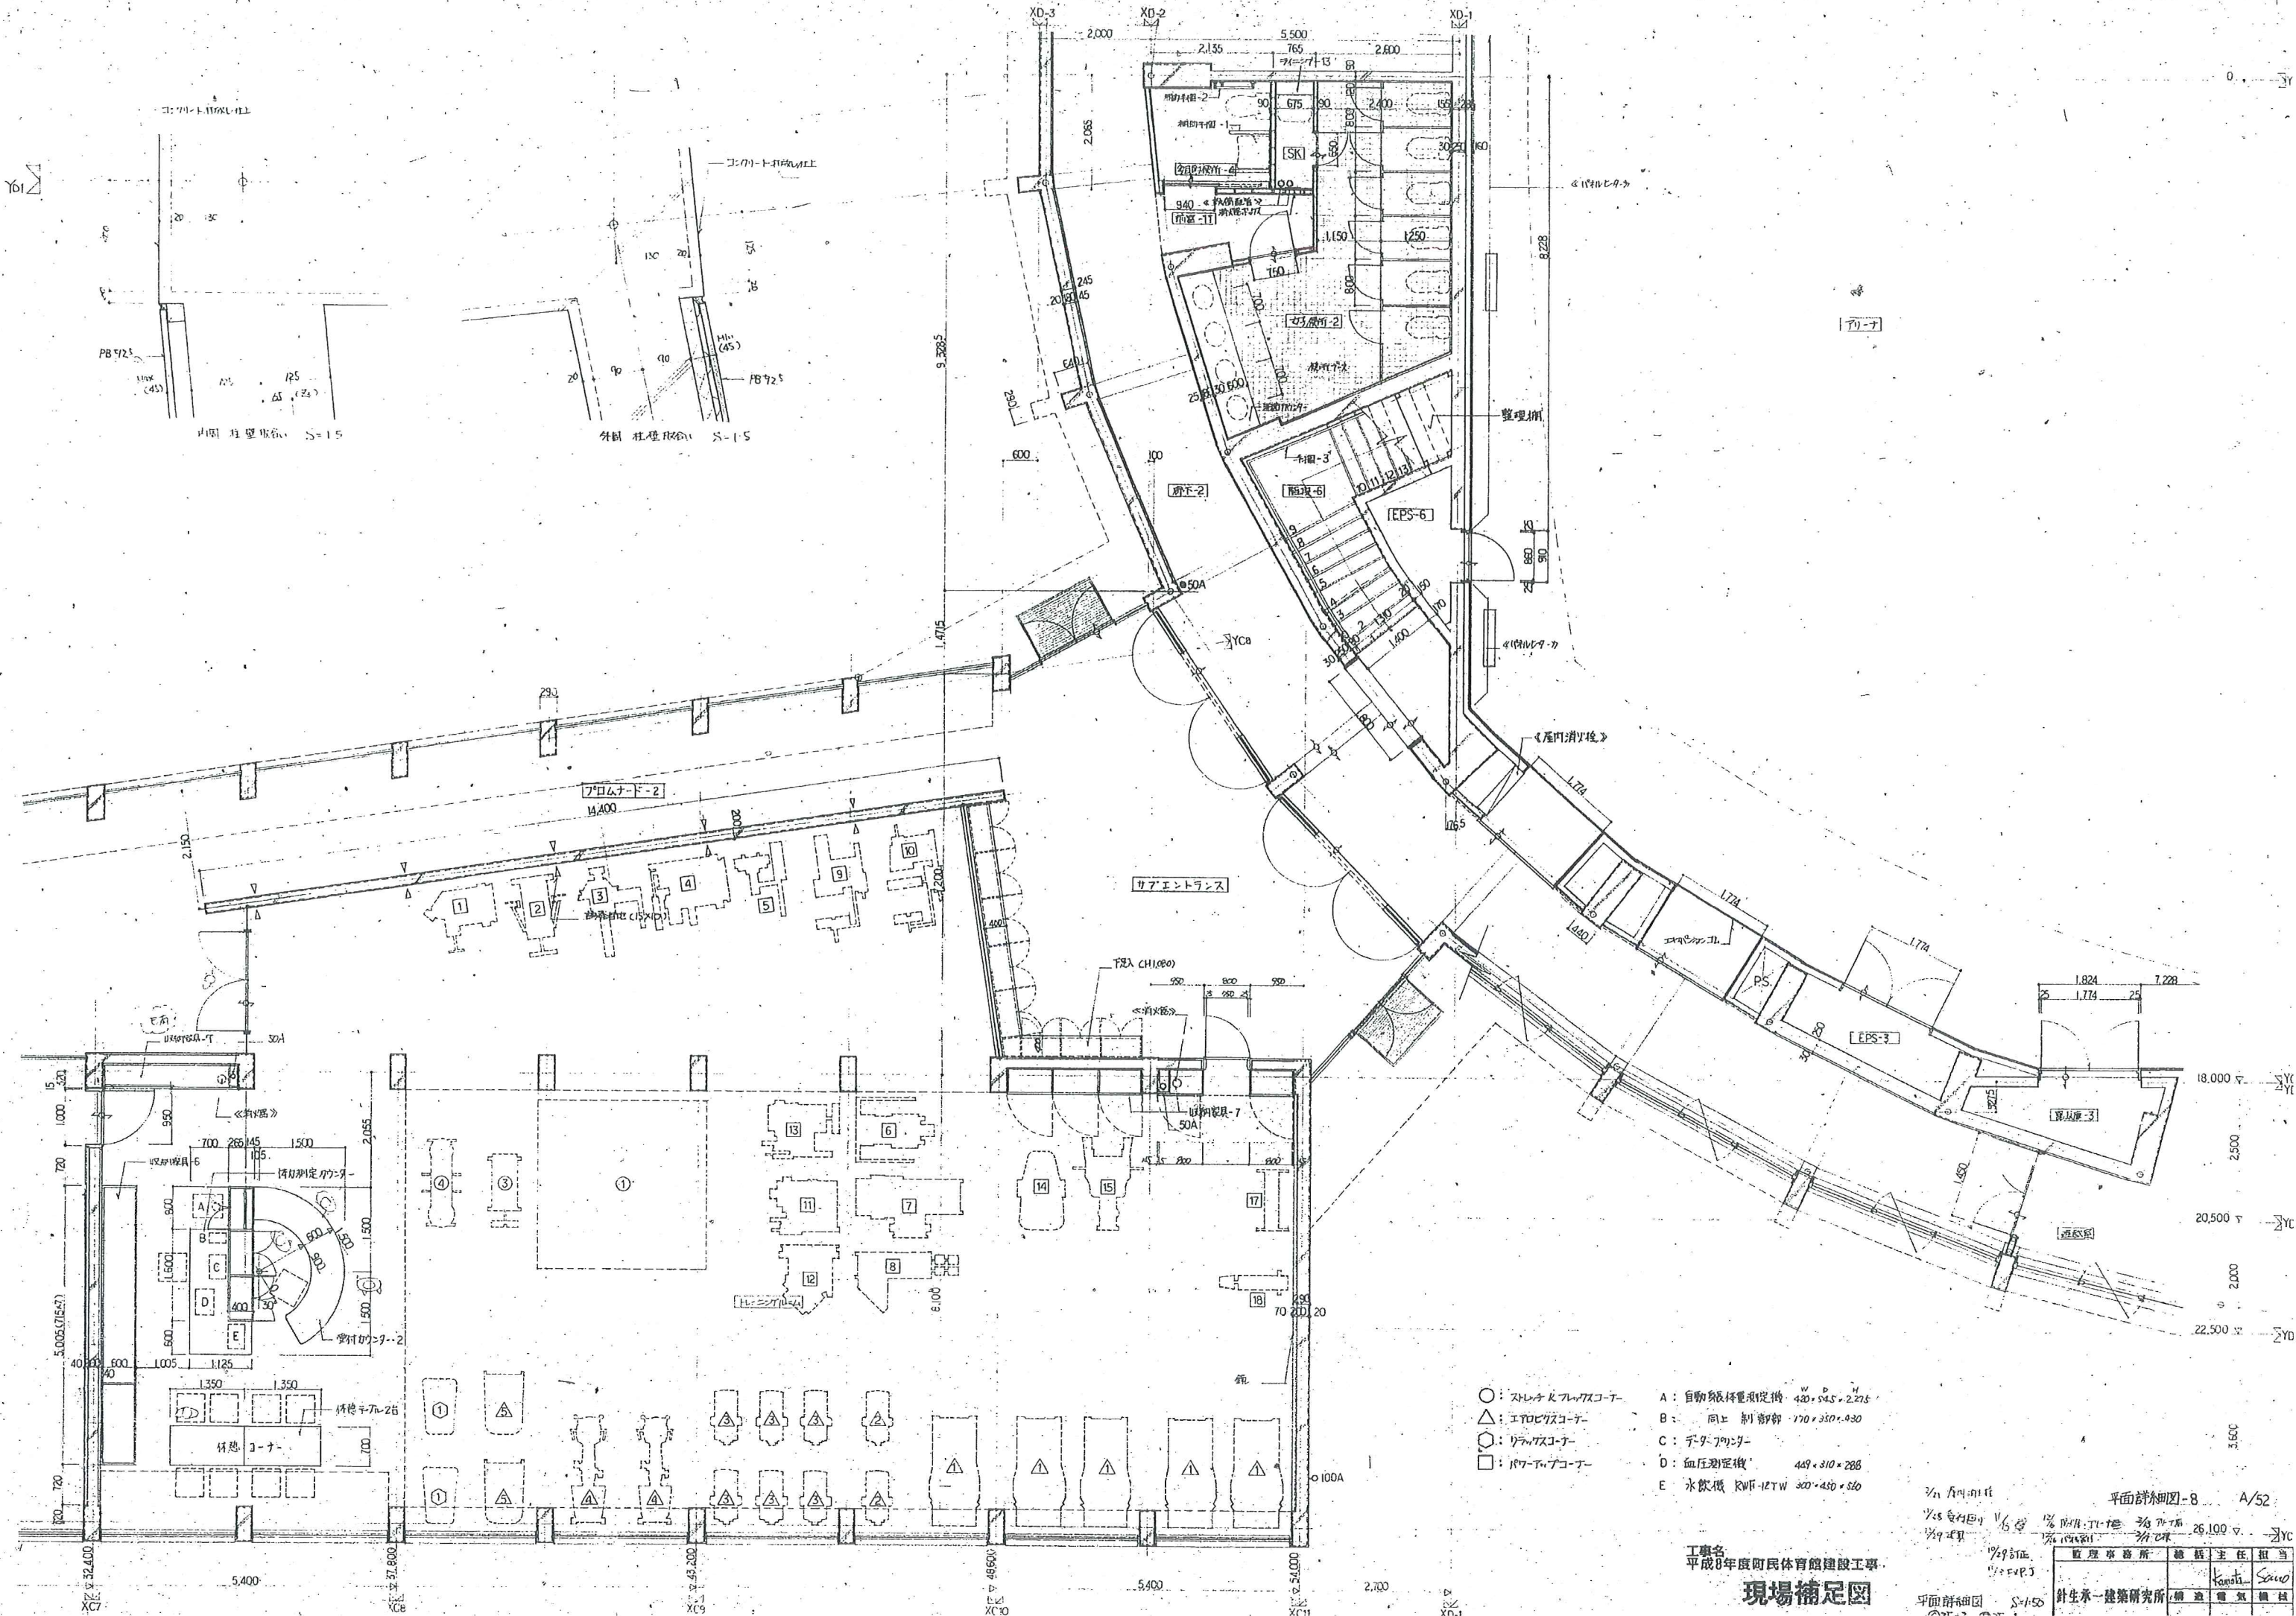

- ストレックフロアコート
- △ エアロビクスコート
- ◇ リラックスコート
- パワーアップコート

- A: 自動身体重量測定機 420×545×2,225
- B: 同上 制御部 170×350×430
- C: ティーチング
- D: 血圧測定機 485×310×288
- E: 水飲機 RWF-12TW 300×430×320

工務名  
平成8年度町民体育館建設工事  
**現場補足図**


平面詳細図-8 A/52

監理事務所 総務主任 担当  
針生一建築研究所 編造 電気 機械

平面詳細図 S=1/50



YD3 25.500  
 2.000  
 YD2 20.500  
 2.500  
 YD1 18.000

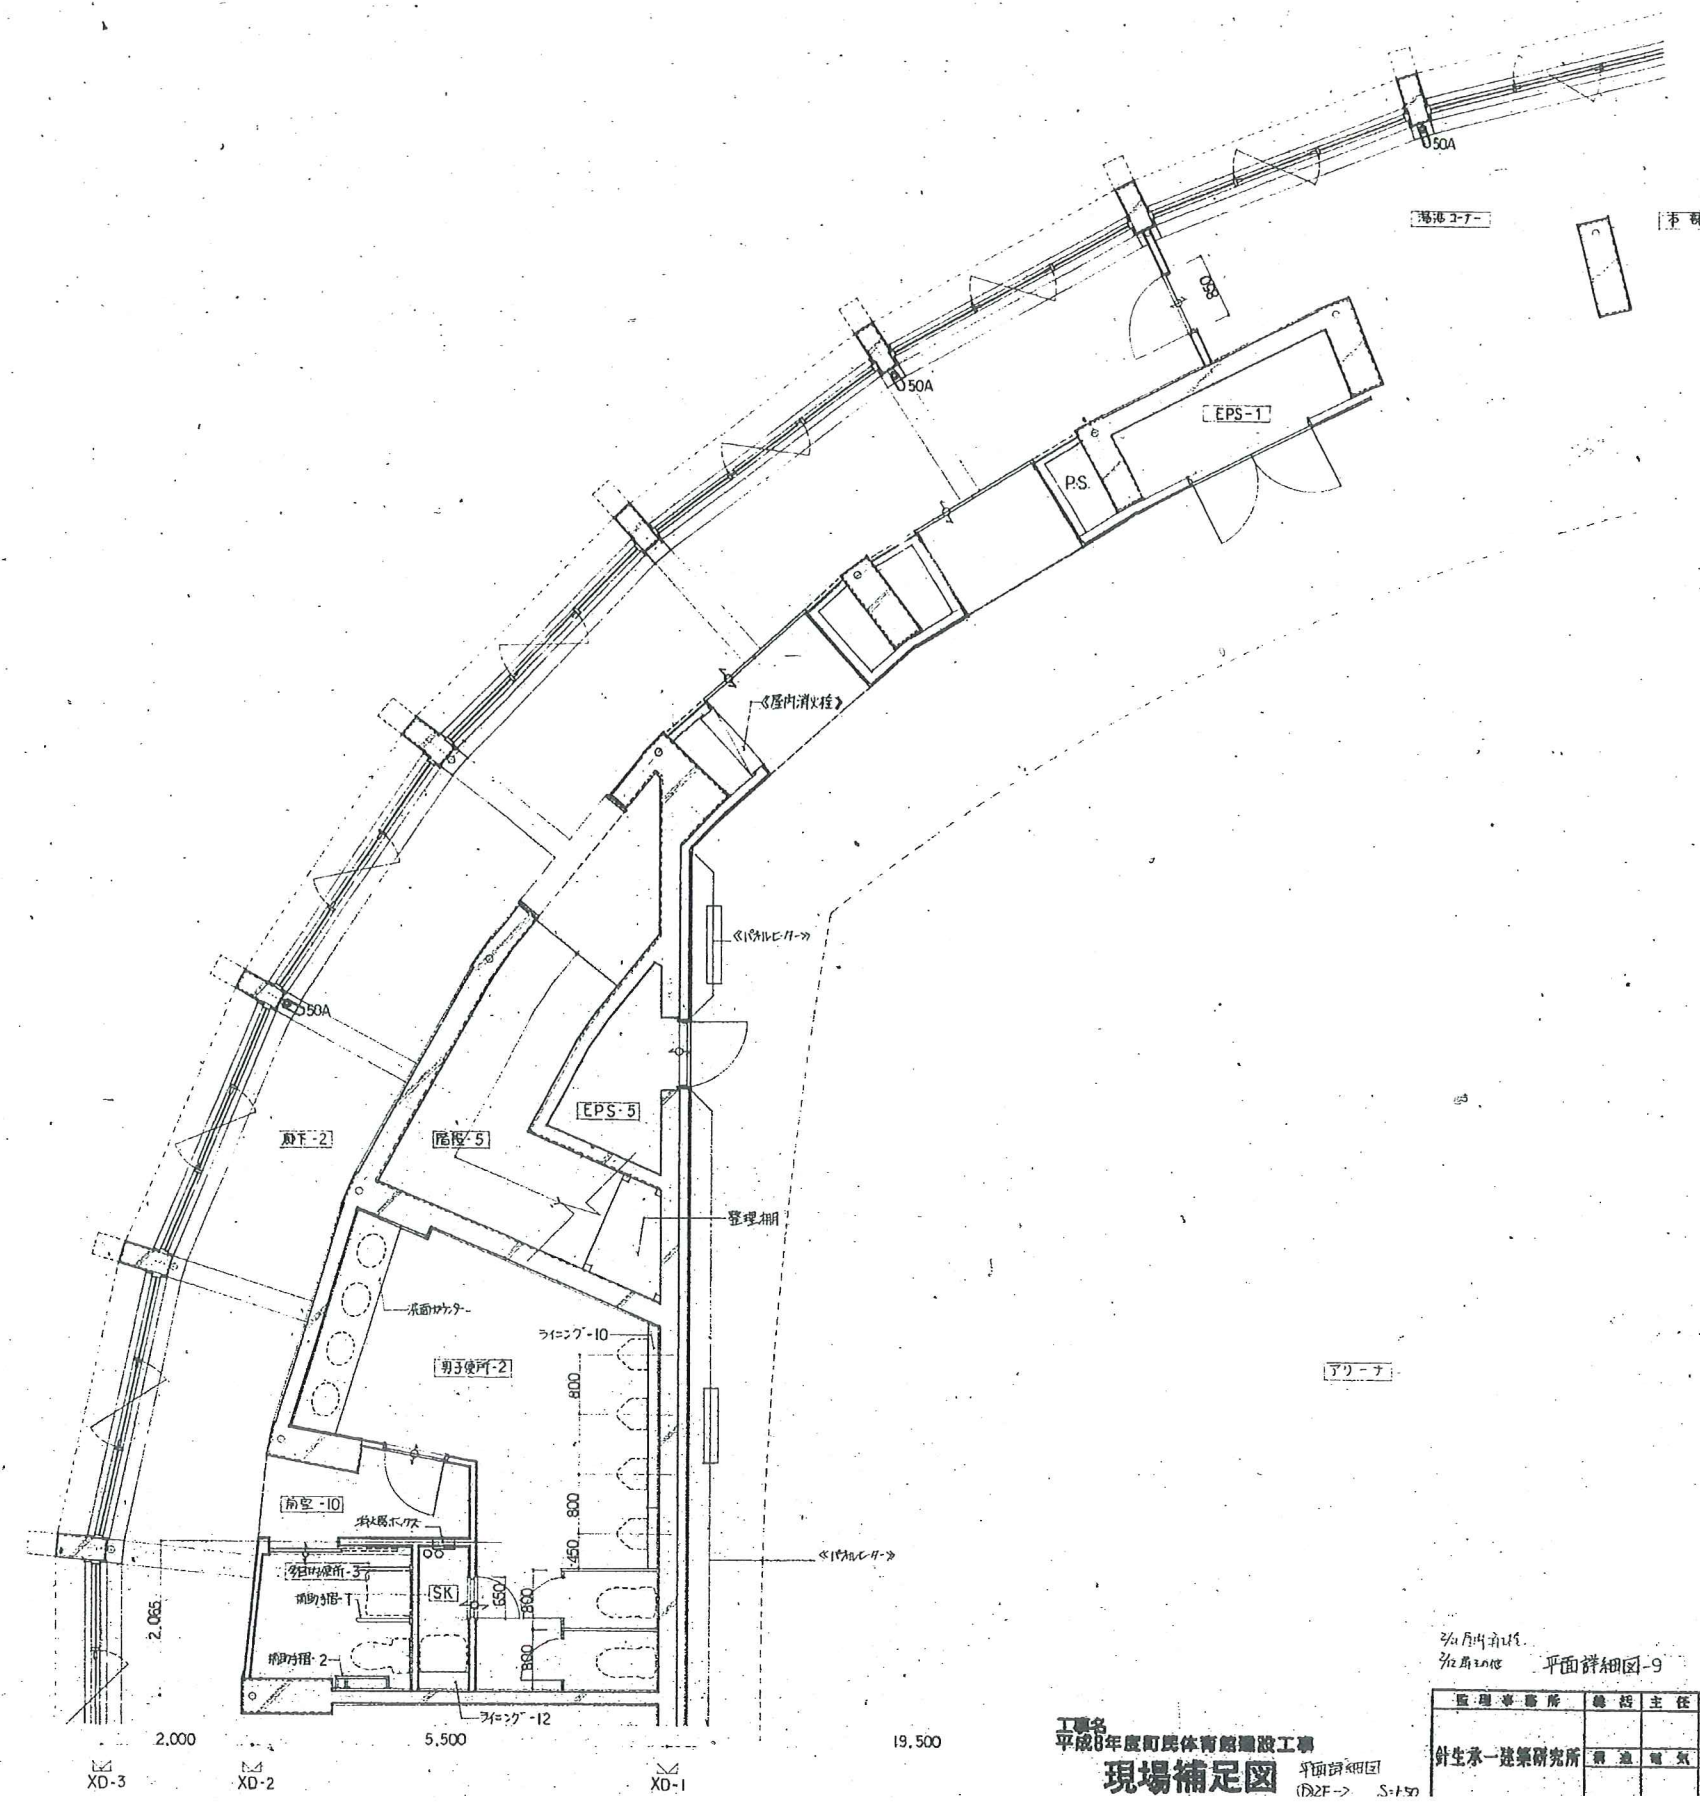

YD0 0

工事名  
 平成8年度町民体育館増設工事  
**現場補足図**  
 平面詳細図  
 (D2F) S+30


2/4 1/4 1/4 1/4  
 1/2 1/2 1/2 1/2  
 平面詳細図-9 A/53

監理者	監督	主任	担当
針生永一建築研究所	森田	電気	機務










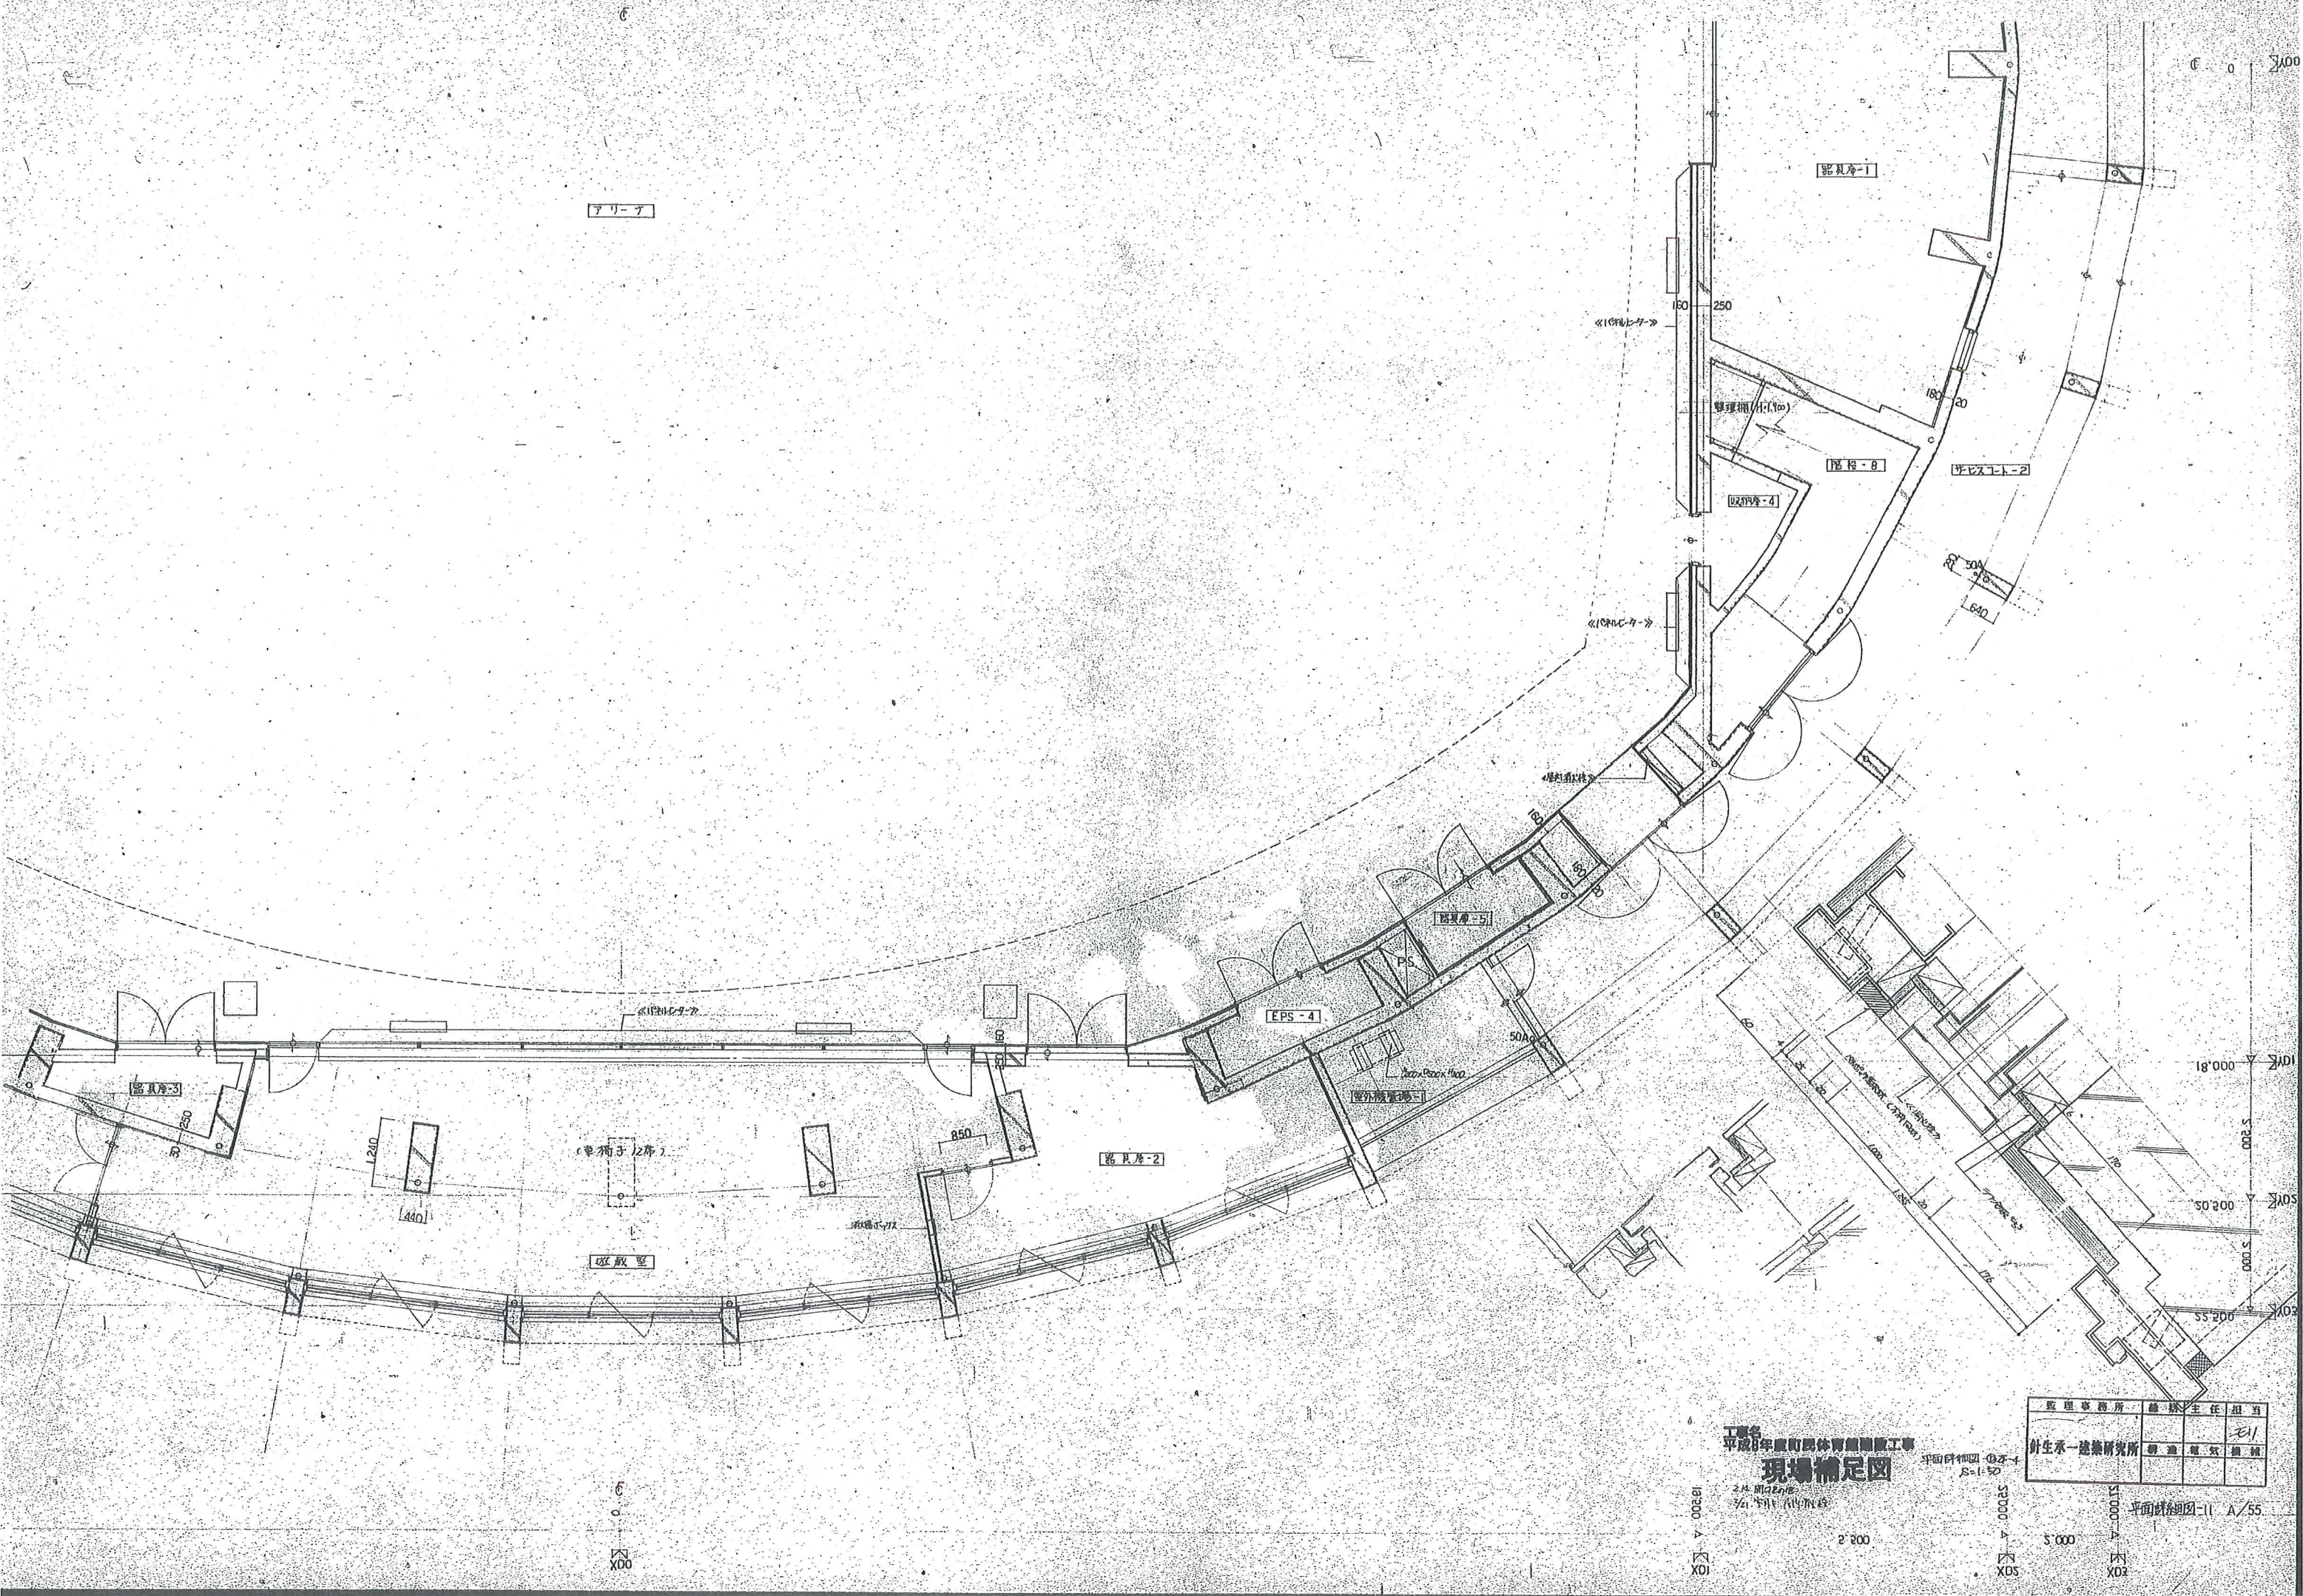


工事名  
 平成8年度町民体育館増設工事  
**現場補足図**  
 2H 1/200  
 1/2  
 1990.4.10

監理事務所	主任	担当
針生水一建築研究所	野島 隆	橋本 誠

平面図補図-11 A/55  
 1990.4.10



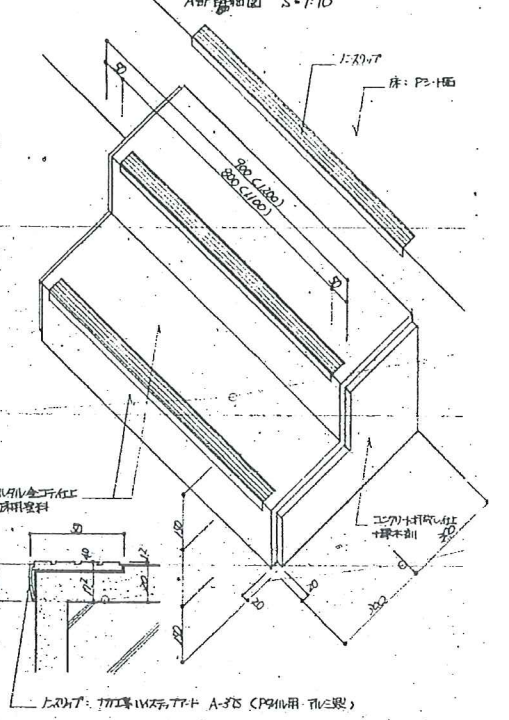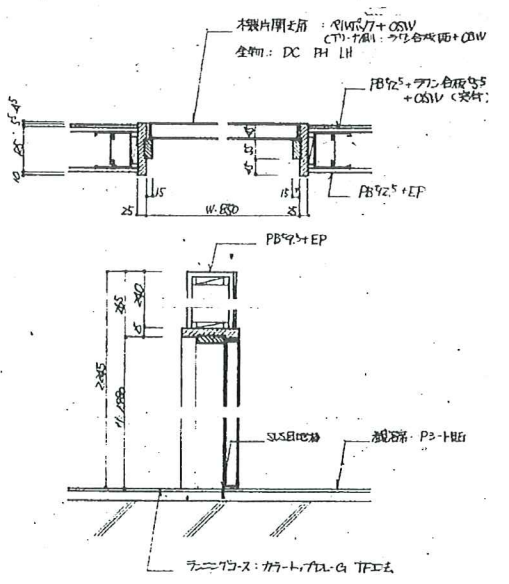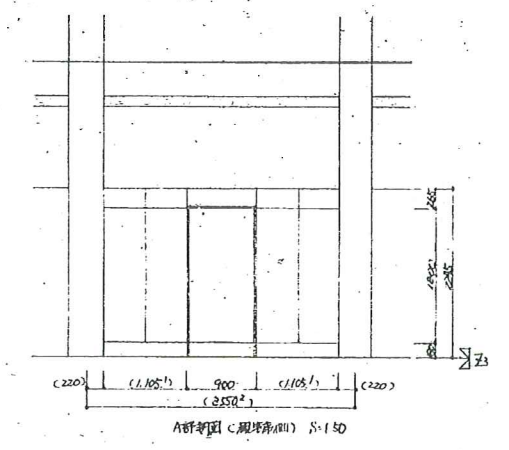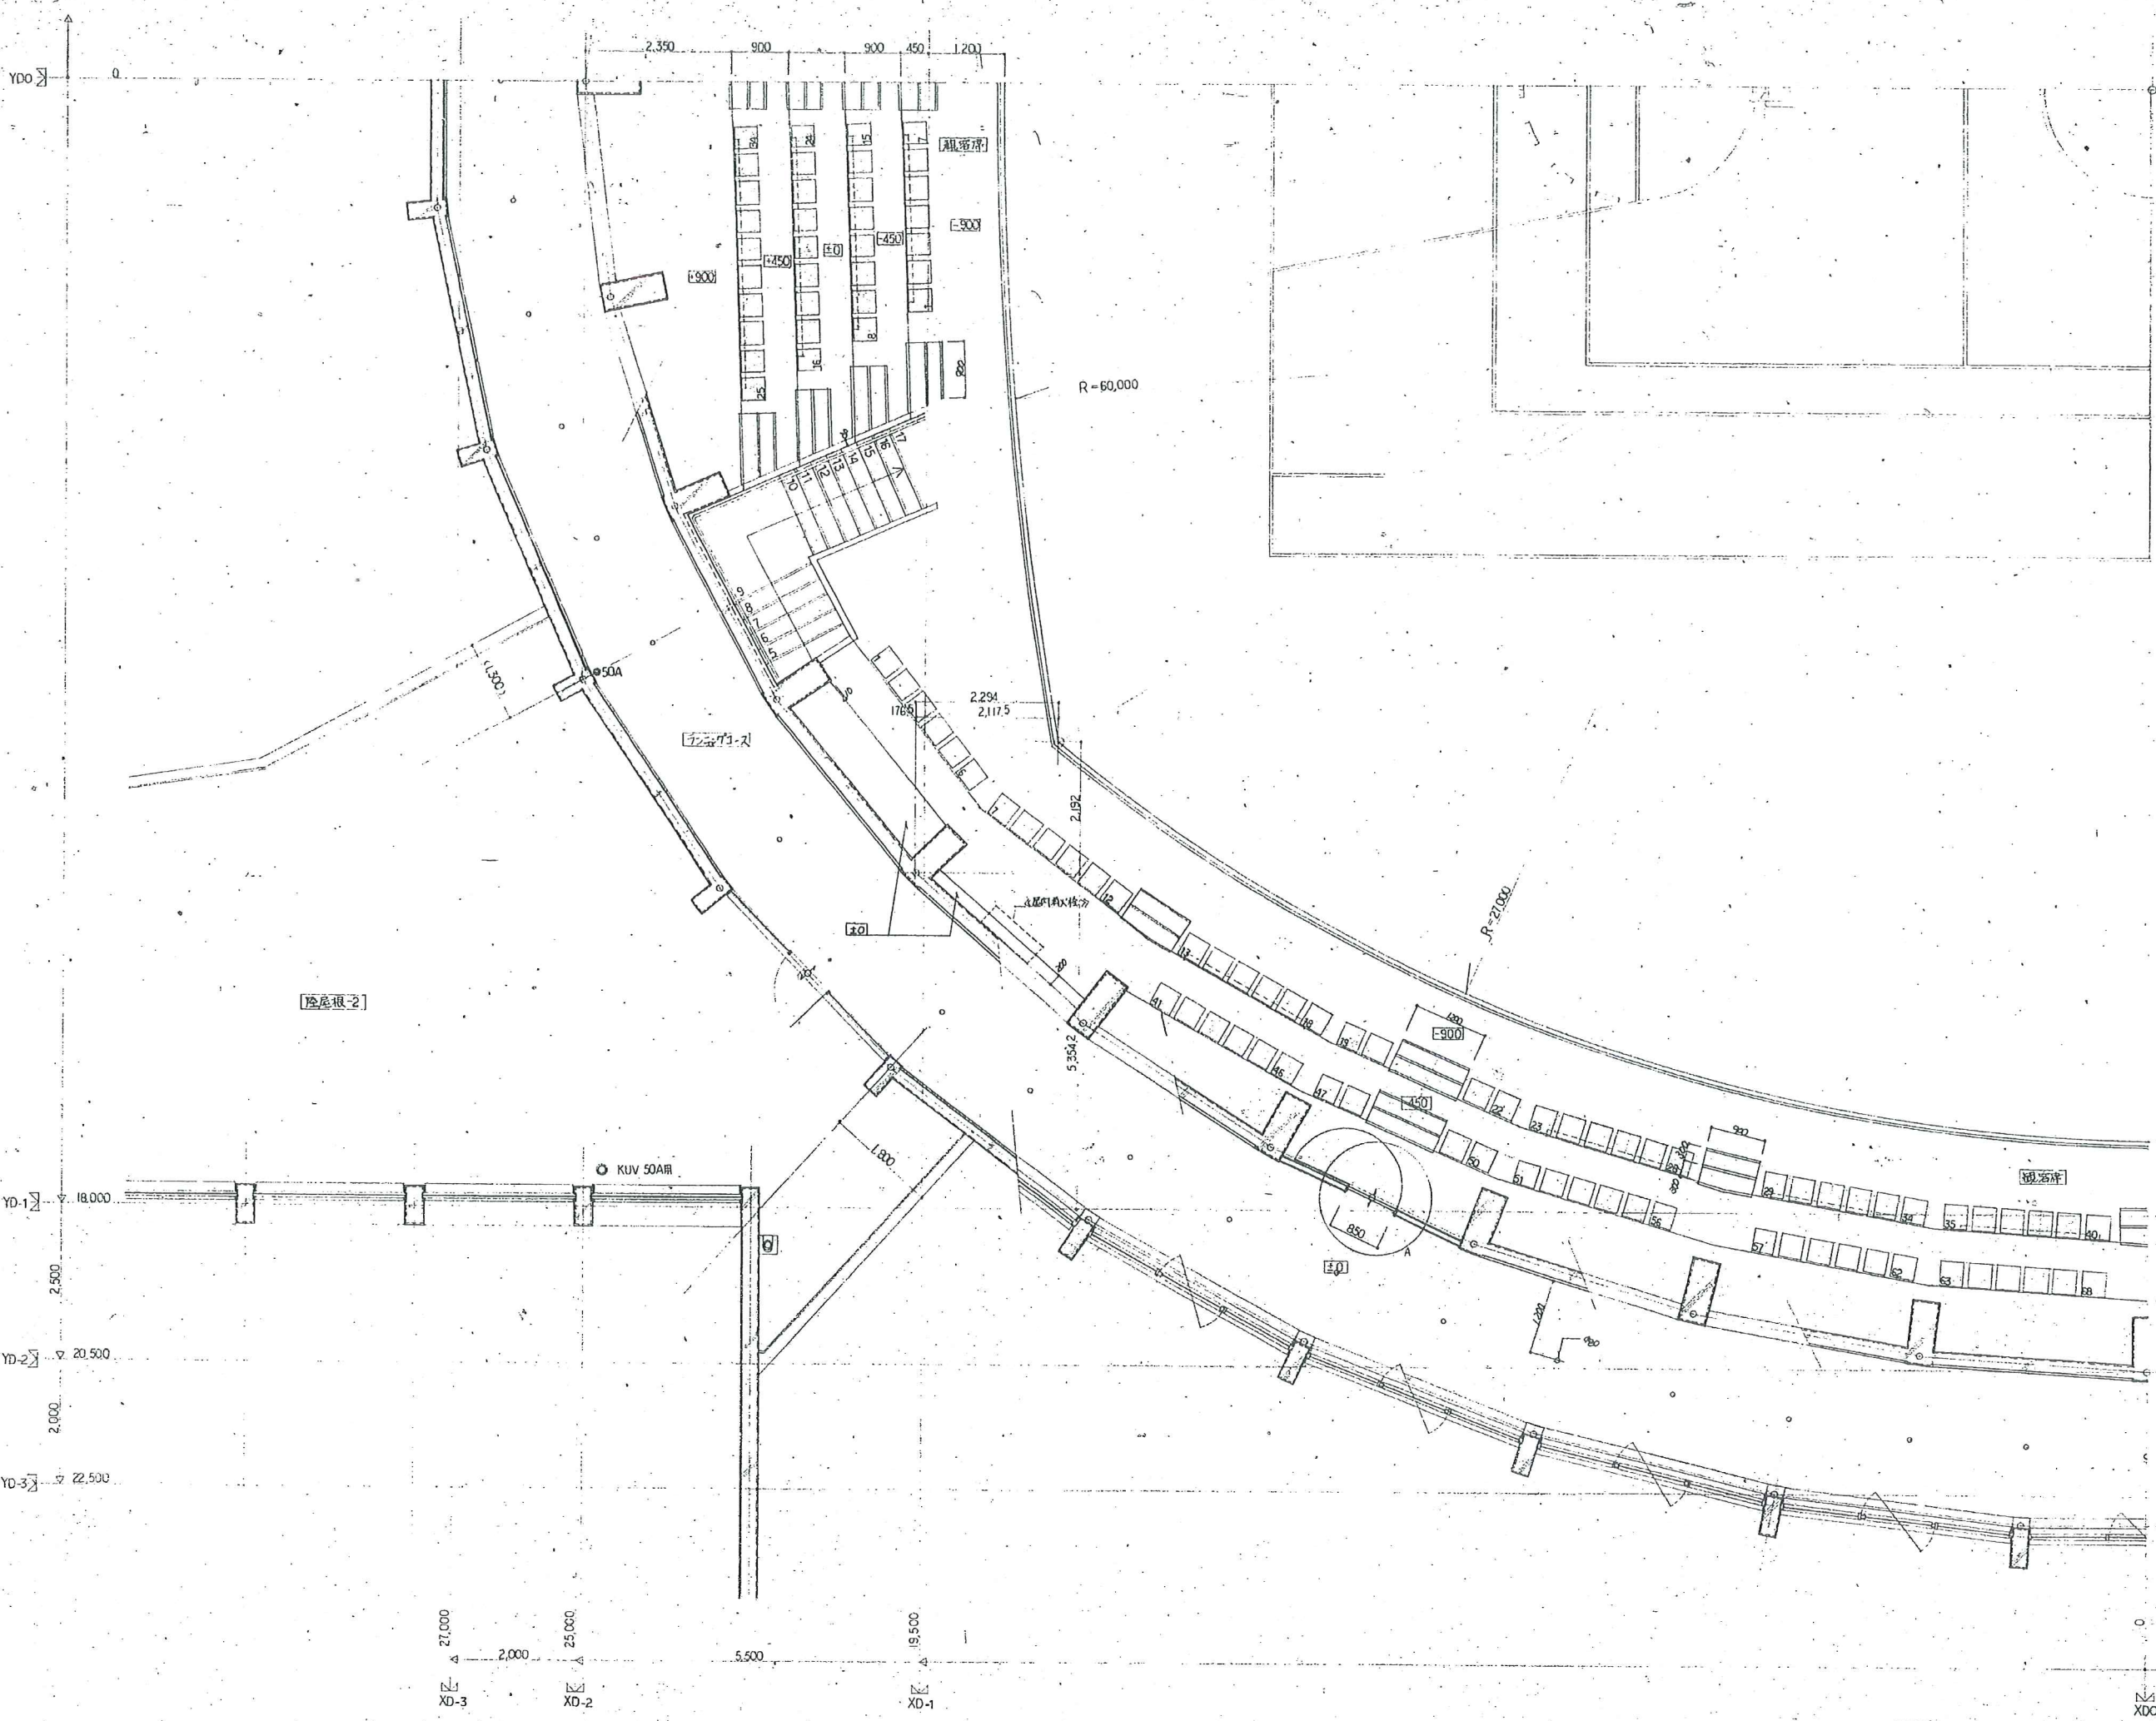







工事名  
平成8年度町民体育館建設工事  
現場補足図

平面群細図-12 A/56

監理事務所	監理主任	担当
針生一建築研究所	針生 一	針生 一
	豊田 隆	豊田 隆
	豊田 隆	豊田 隆

針生一建築研究所  
豊田 隆  
豊田 隆




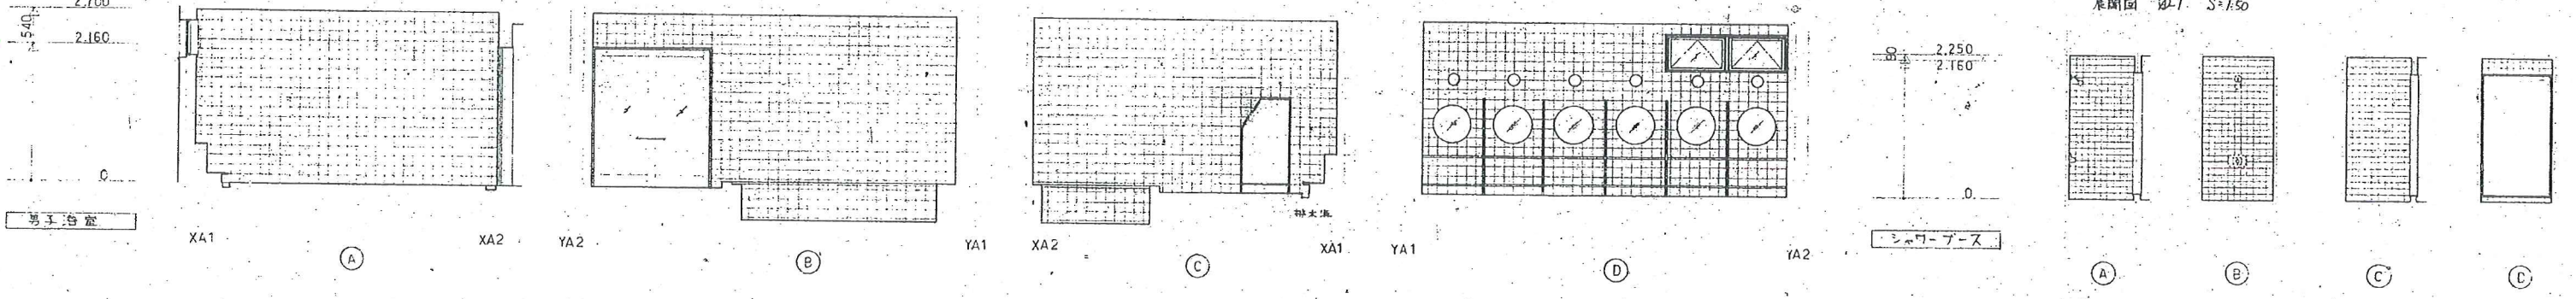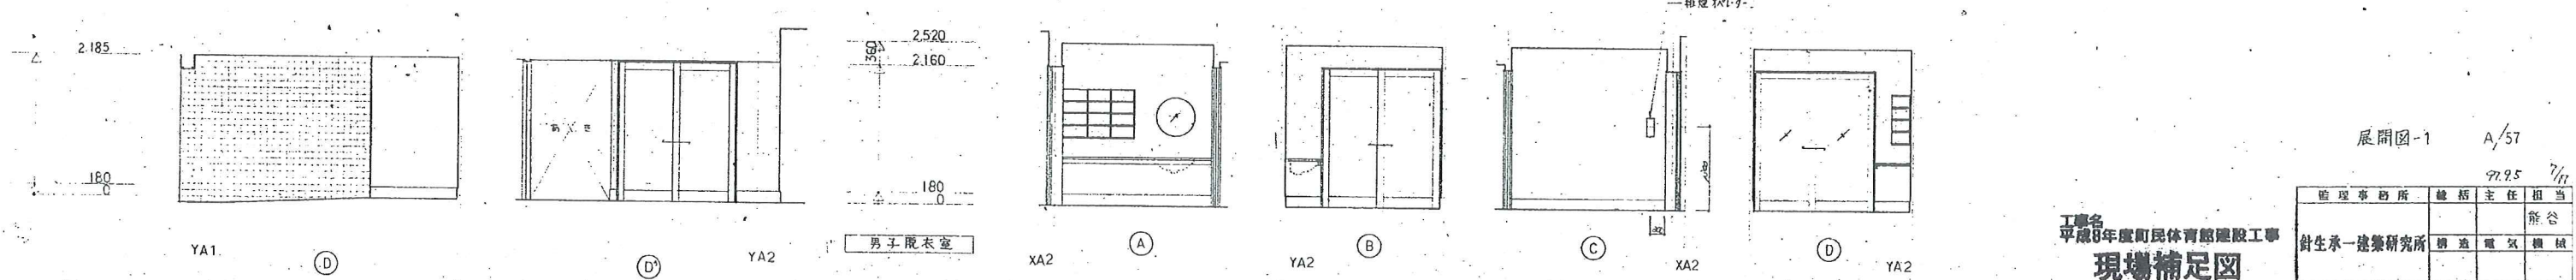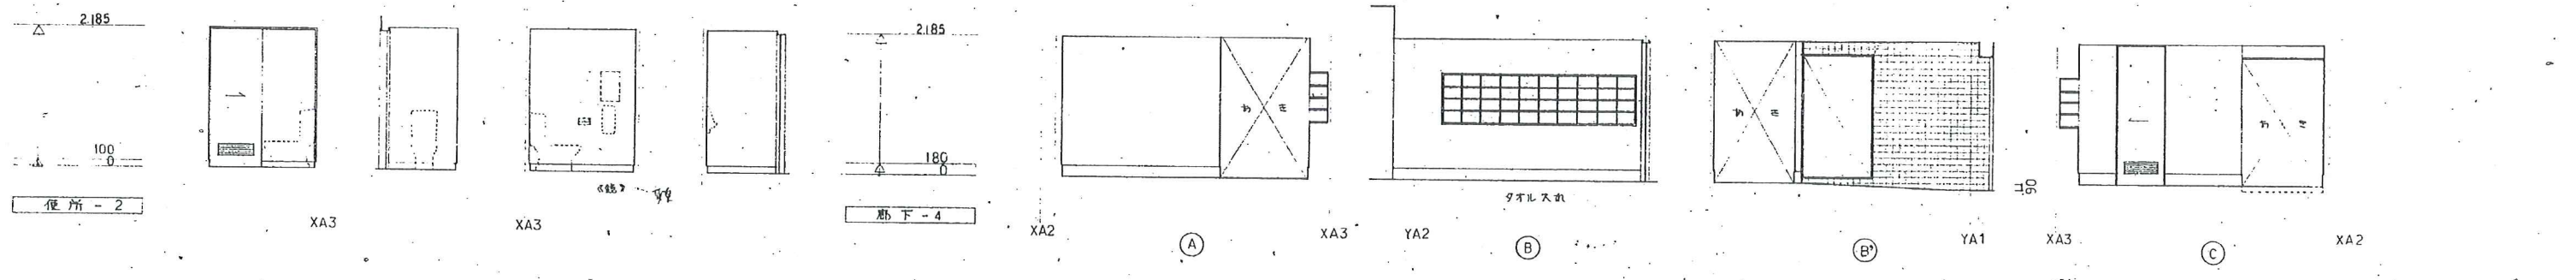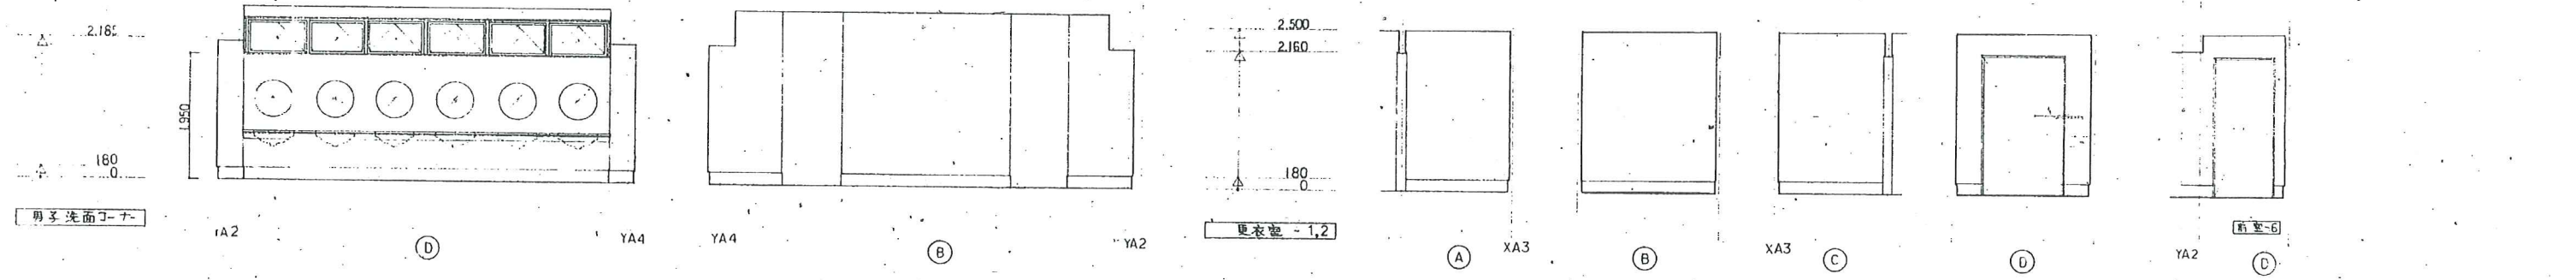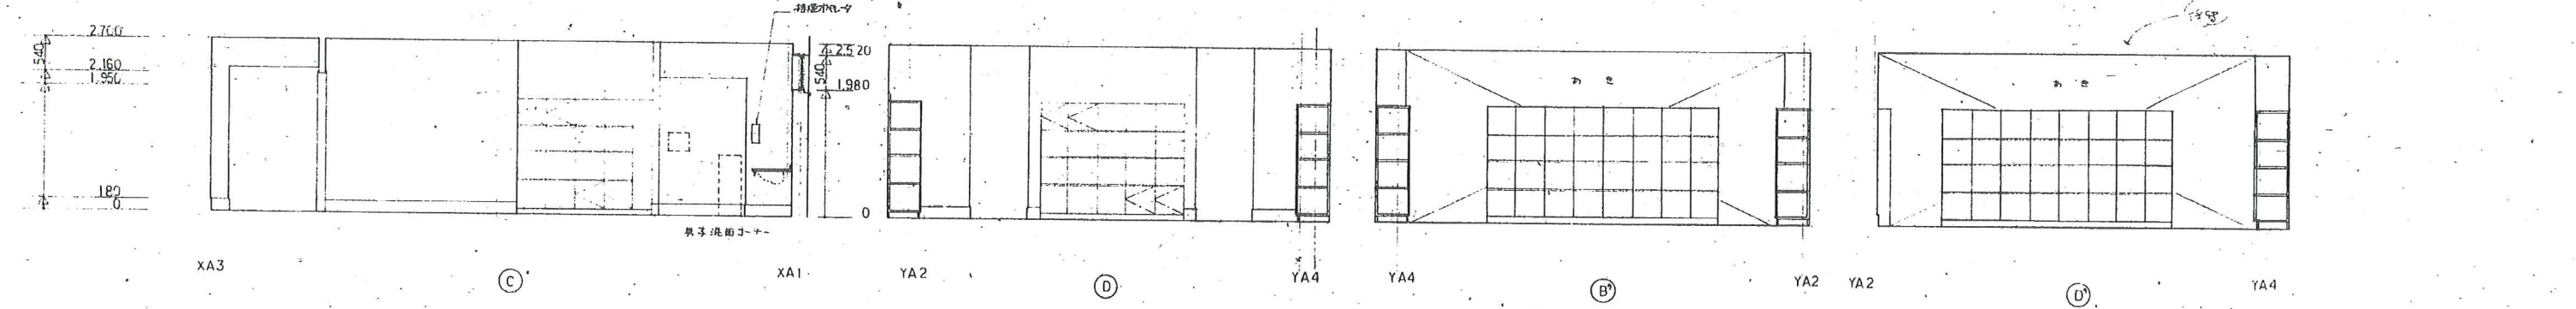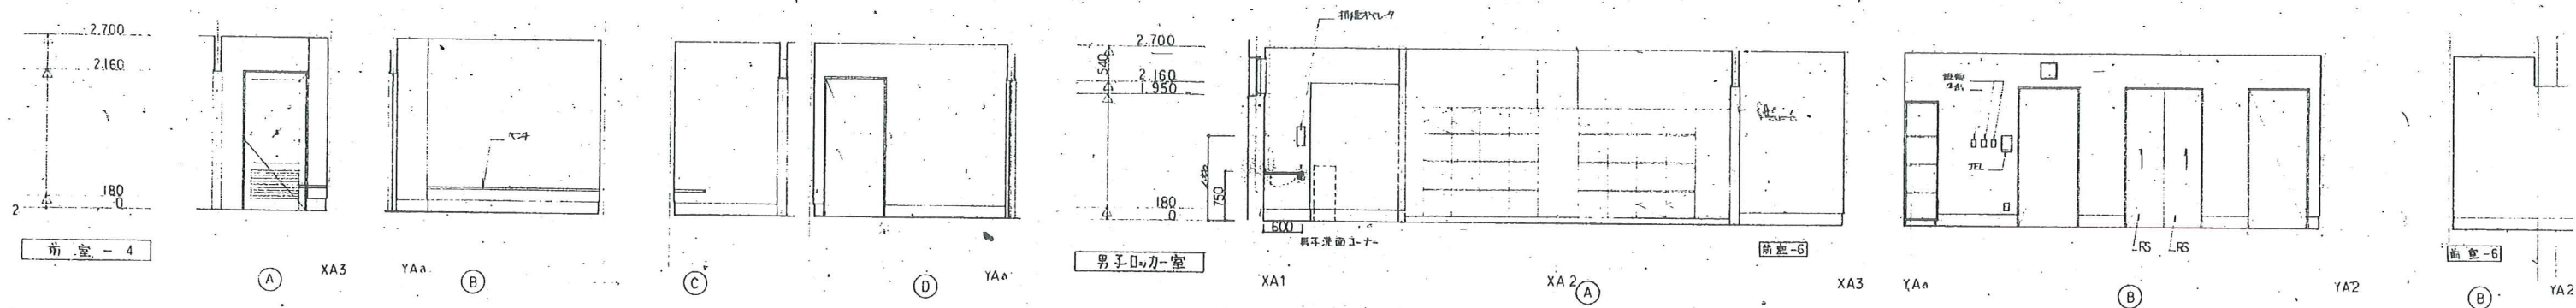







展開図-1 A/57  
77.95 7/11

監理事務所	総務主任	担当
針生承一建築研究所	構造電気機械	熊谷

工事名  
平成8年度町民体育館建設工事  
現場補足図  
展開図 01- S=1/50

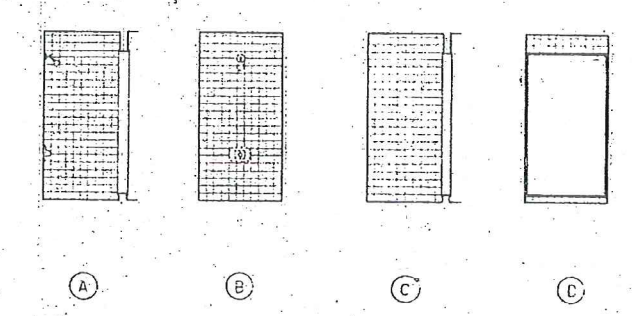









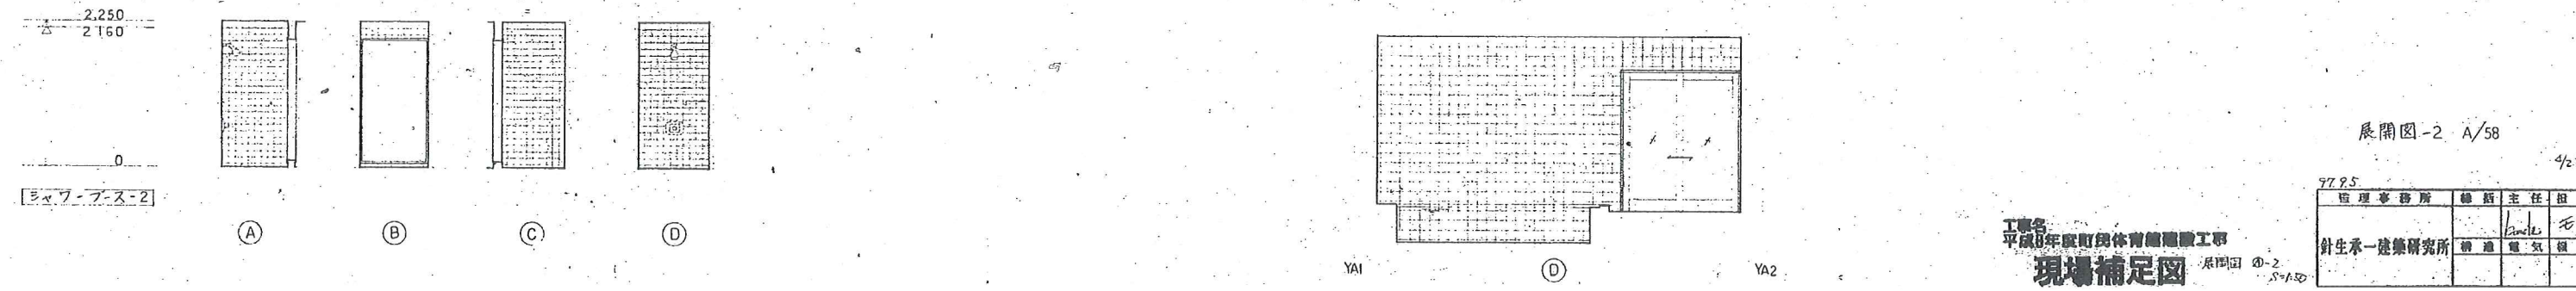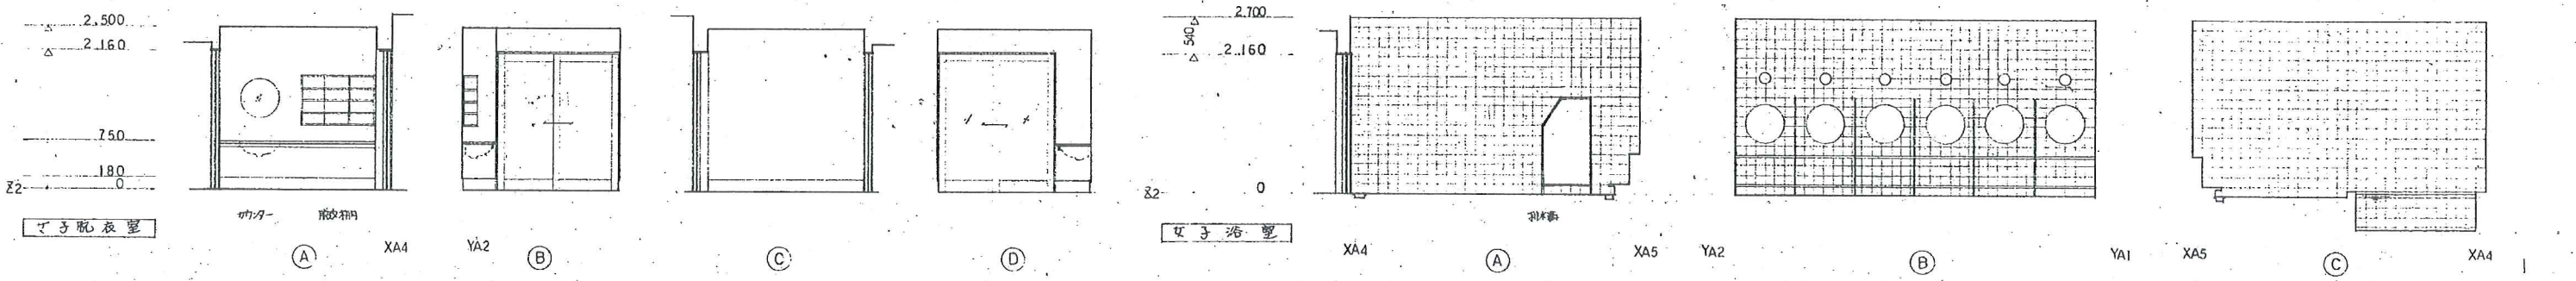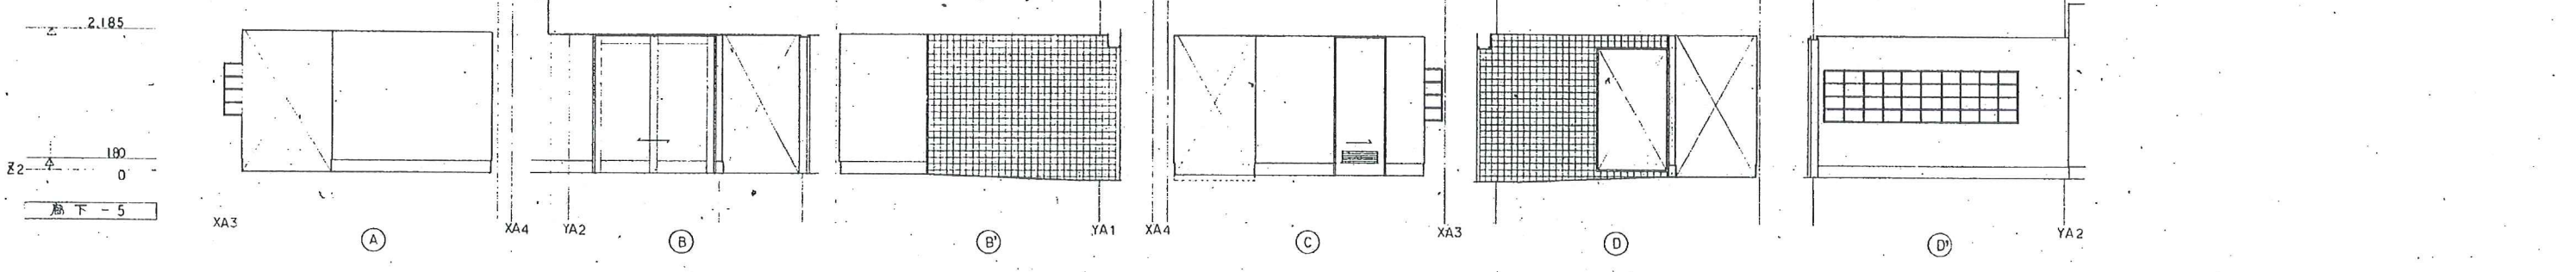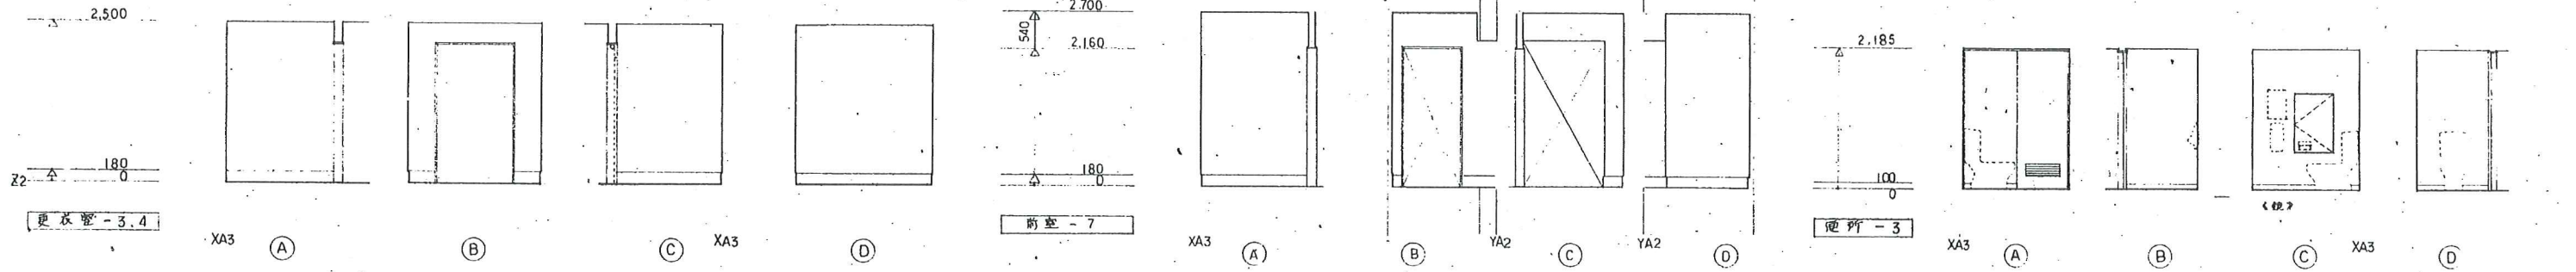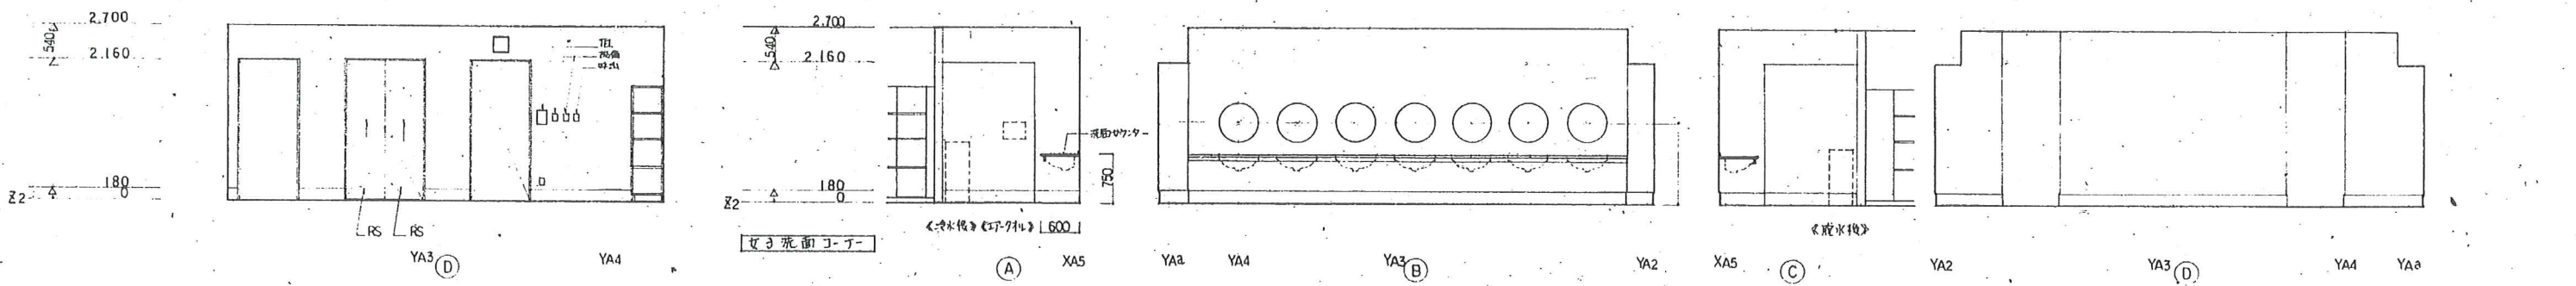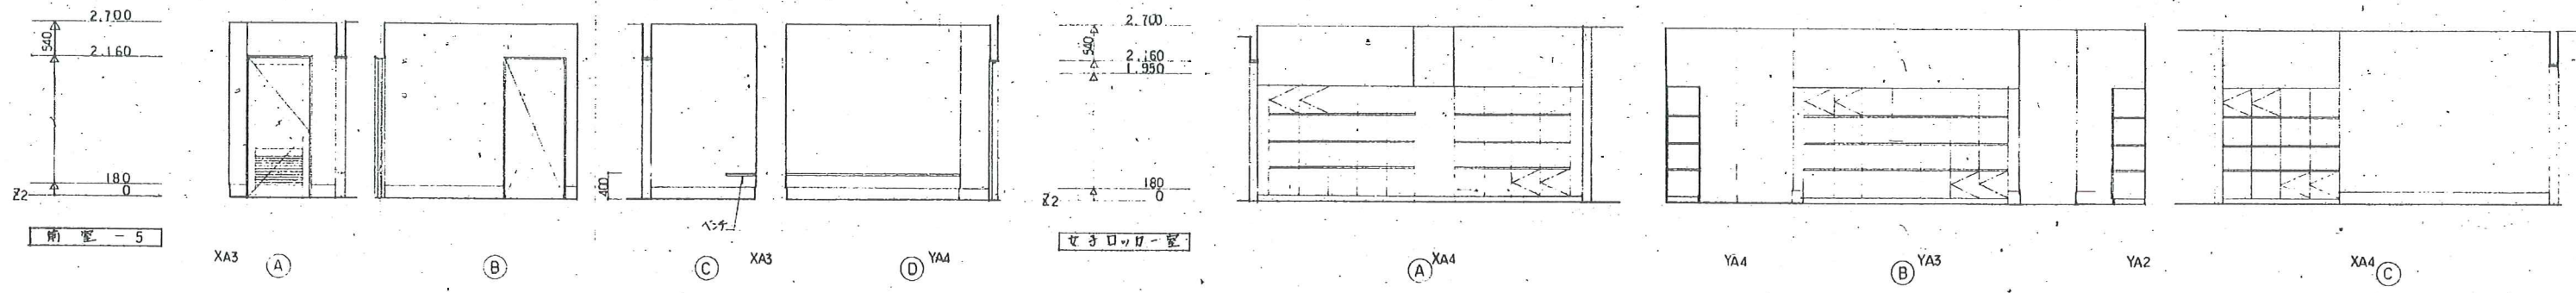

工事名 平成19年度町営体育館増設工事  
現場補足図 図面 No. 2

監理事務所	総務主任担当		
針生承一建築研究所	補遺電気関係		



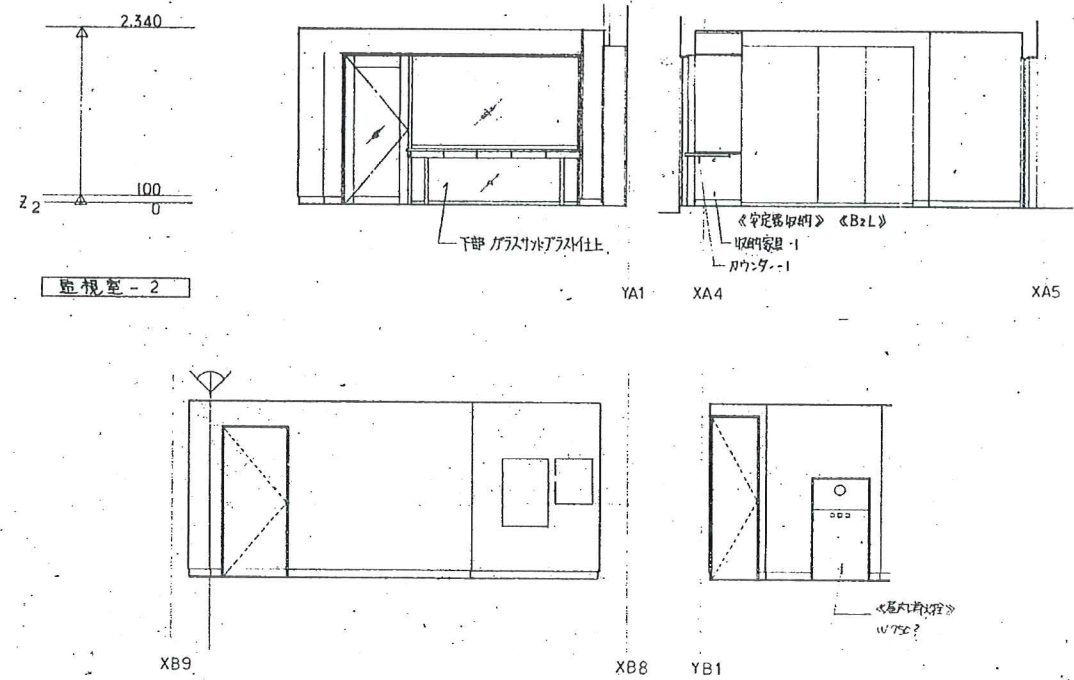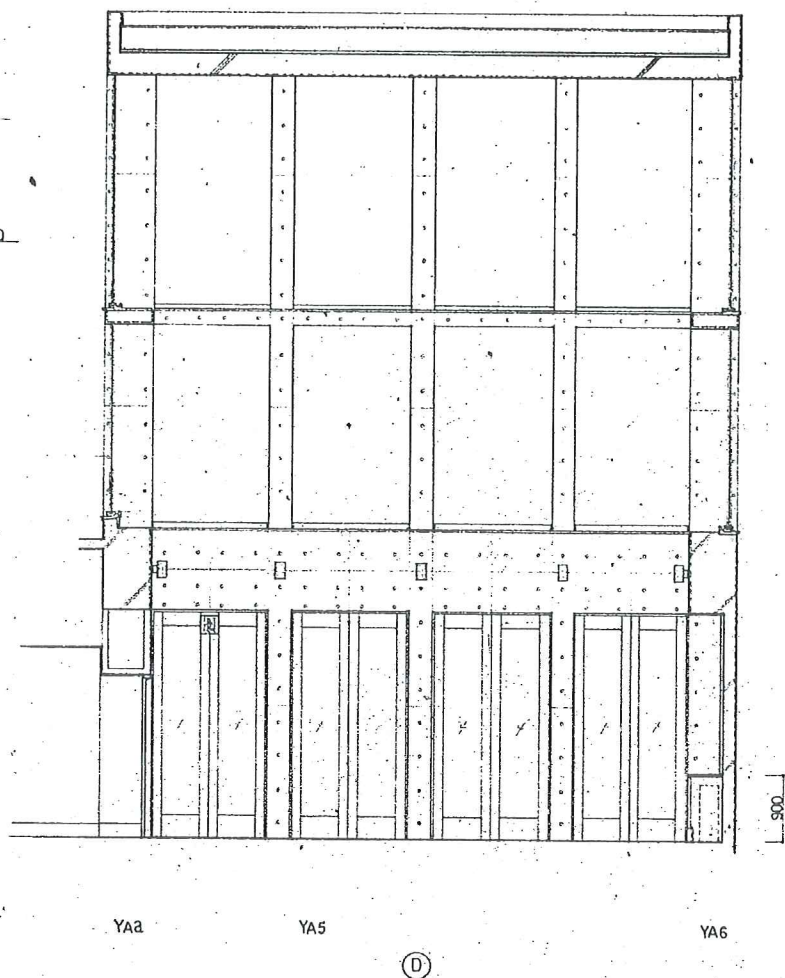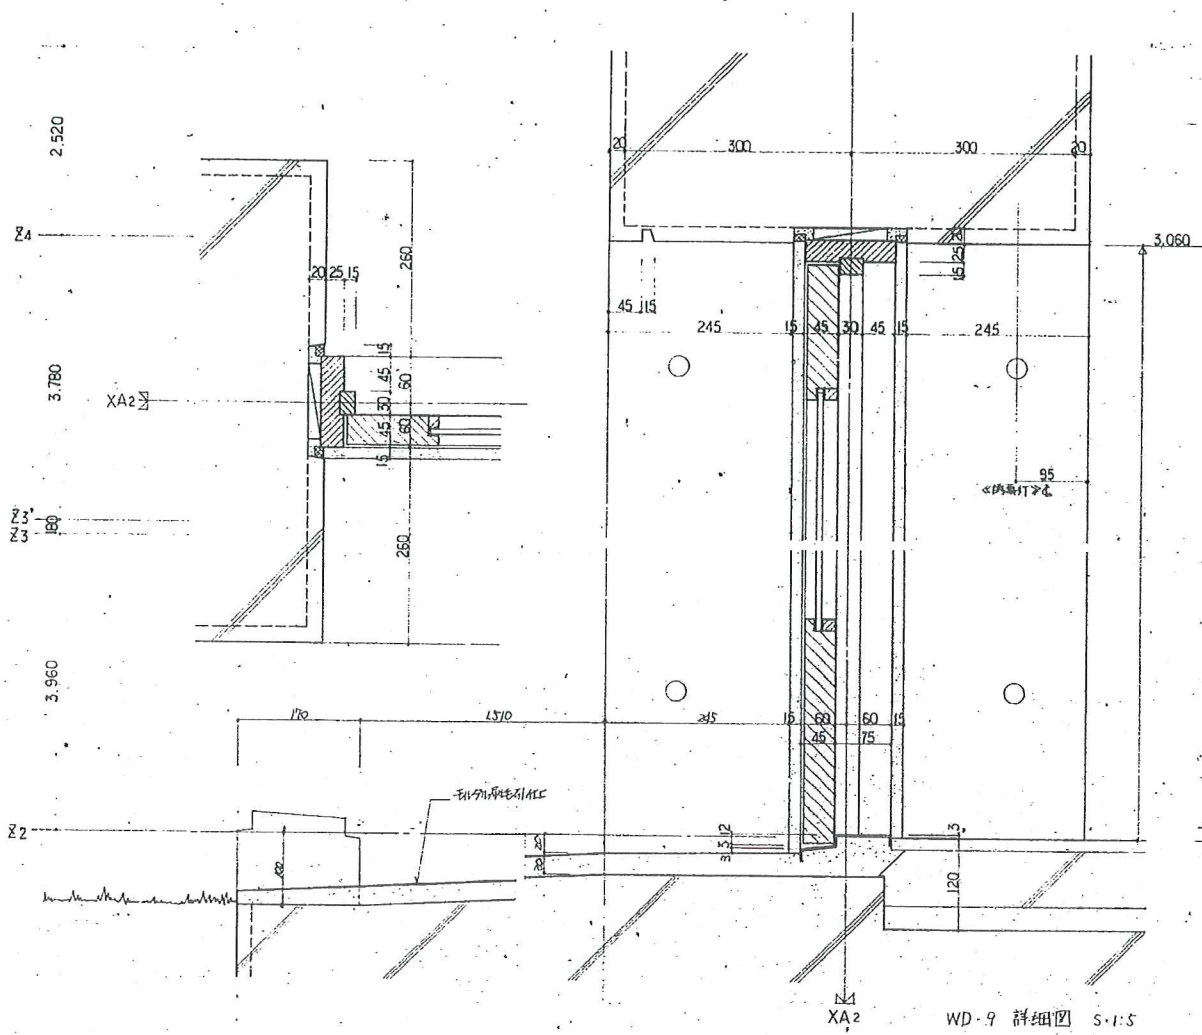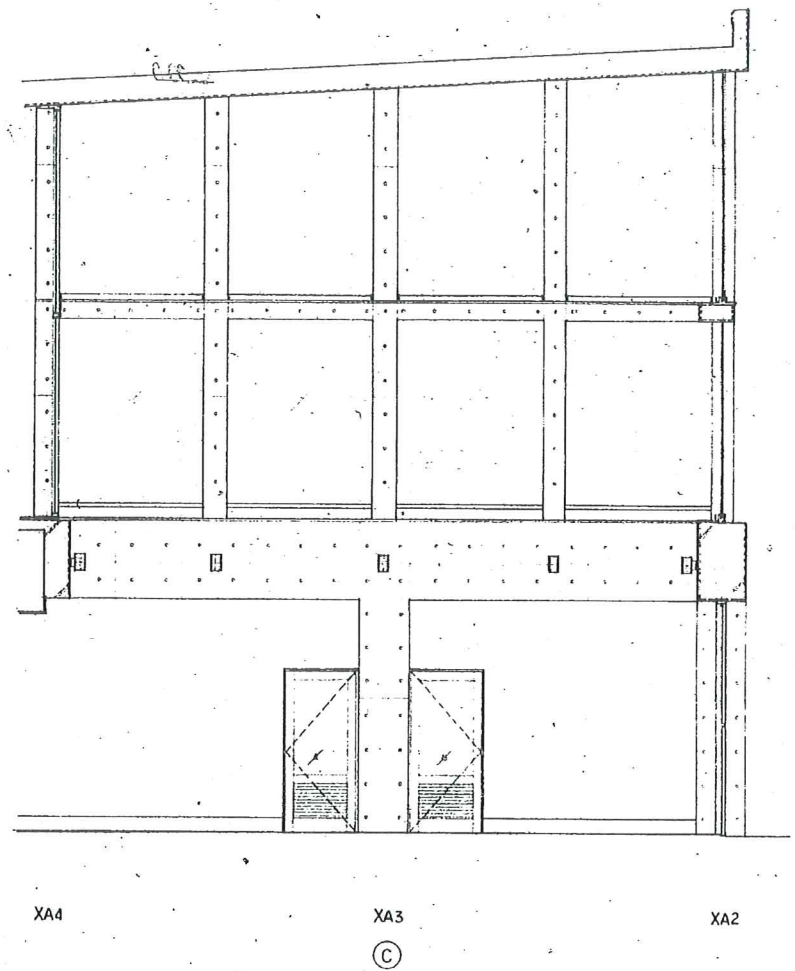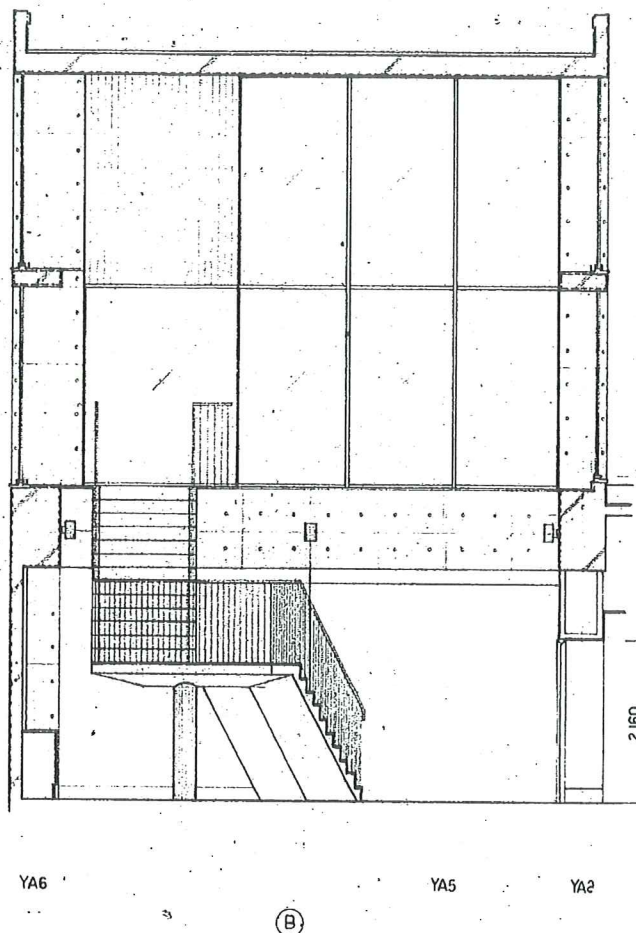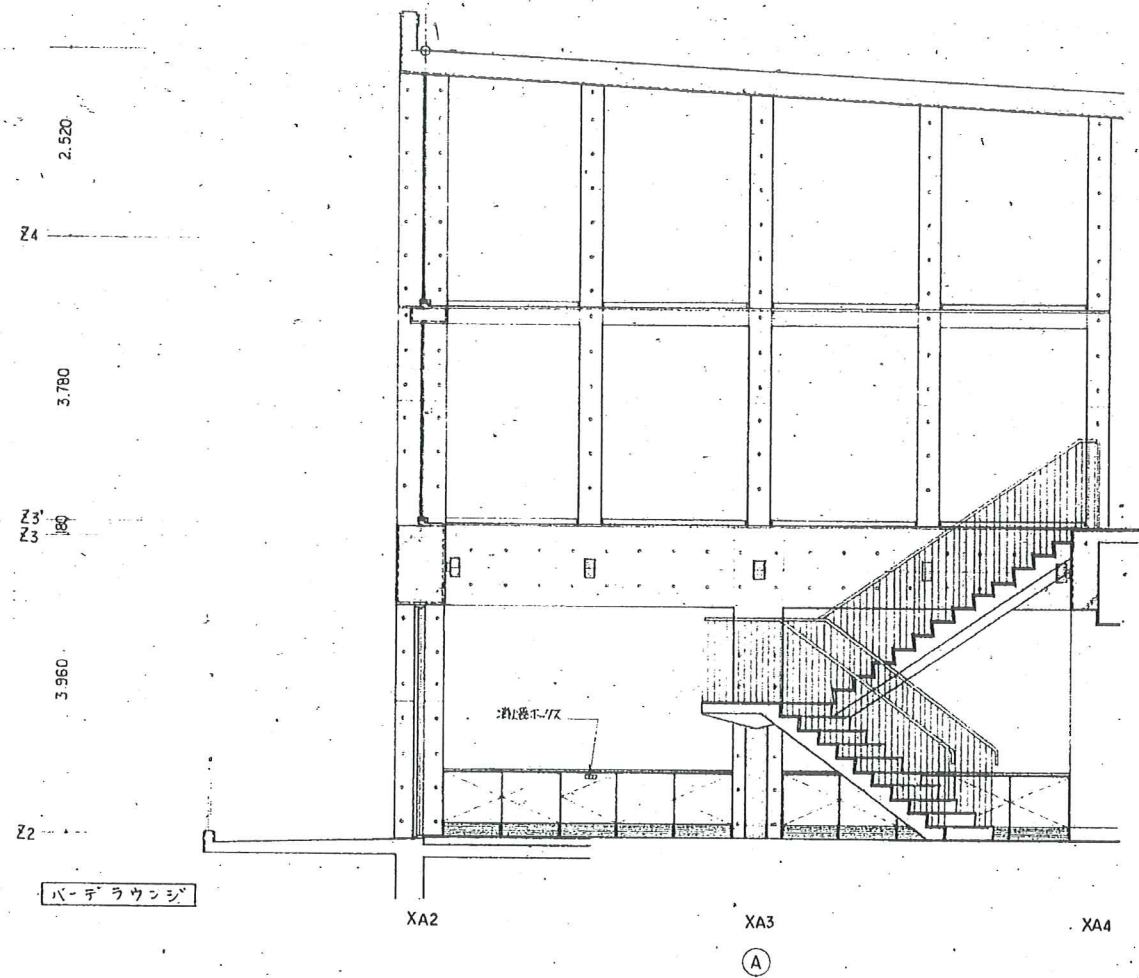

8/24  
7/15  
7/23  
8/11  
8/28

展開図-3 A/59

監理事務所	設計主任	担当
衛生承一建築研究所	田中	田中
	田中	田中

現場補足図 展開図 A-3 S-1:50